


ZONA 1

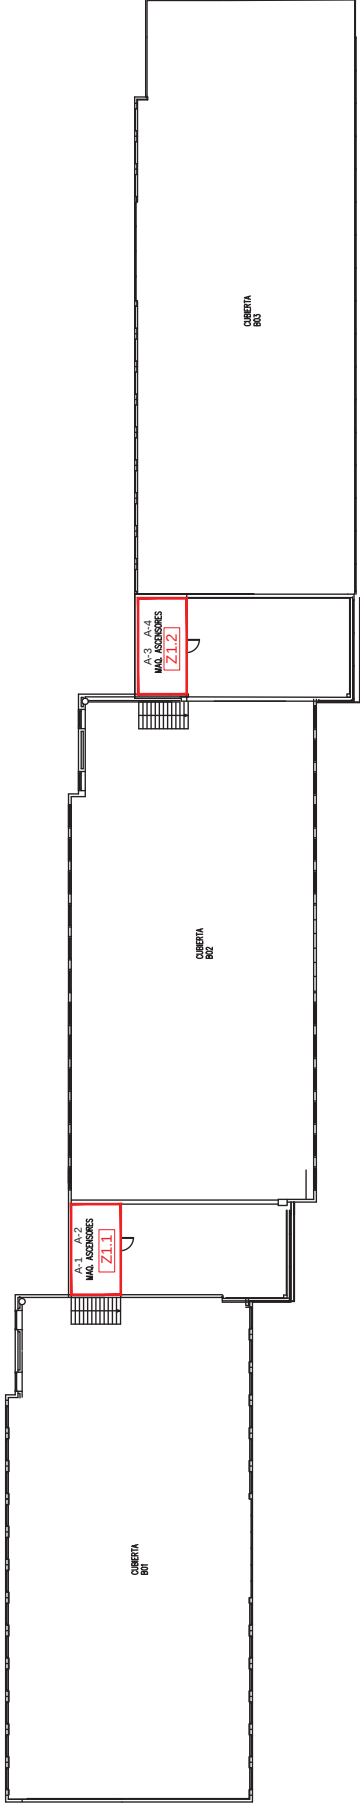

LEYENDA


SECTOR DE INCENDIOS




PLAN DE AUTOPROTECCIÓN  
CENTRO DE PRODUCCIÓN DE PROGRAMAS RTVE CATALUNYA  
ZONA 1 (B01 - B02 - B03)  
Carrer de Mercè Vilaret, 1, 08174 Sant Cugat del Vallès (Barcelona)  
dlh-A3



|                                                                                     |  |                                            |  |            |       |
|-------------------------------------------------------------------------------------|--|--------------------------------------------|--|------------|-------|
|  |  |                                            |  | NÚMERO     |       |
|                                                                                     |  | TÍTULO<br>SECTORIZACIÓN<br>PLANTA CUBIERTA |  | ESCALA     | 1/500 |
|                                                                                     |  |                                            |  | FECHA      | 5.1   |
|                                                                                     |  |                                            |  | Junio 2020 |       |

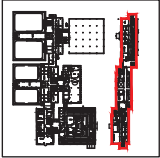

ZONA 1

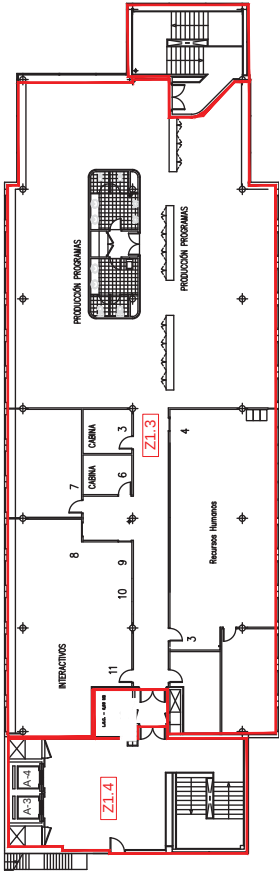

LEYENDA

|  |                     |
|--|---------------------|
|  | SECTOR DE INCENDIOS |
|--|---------------------|




PLAN DE AUTOPROTECCIÓN  
CENTRO DE PRODUCCIÓN DE PROGRAMAS RTVE CATALUNYA  
ZONA 1 (BO3)  
Carrer de Mercè Vilaret, 1, 08174 Sant Cugat del Vallès (Barcelona)  
dln-A3


TÍTULO  
SECTORIZACIÓN  
PLANTA QUINTA

ESCALA  
1/500  
FECHA  
Junio 2020

NÚMERO  
5.2

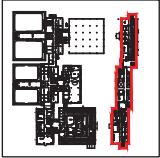

ZONA 1

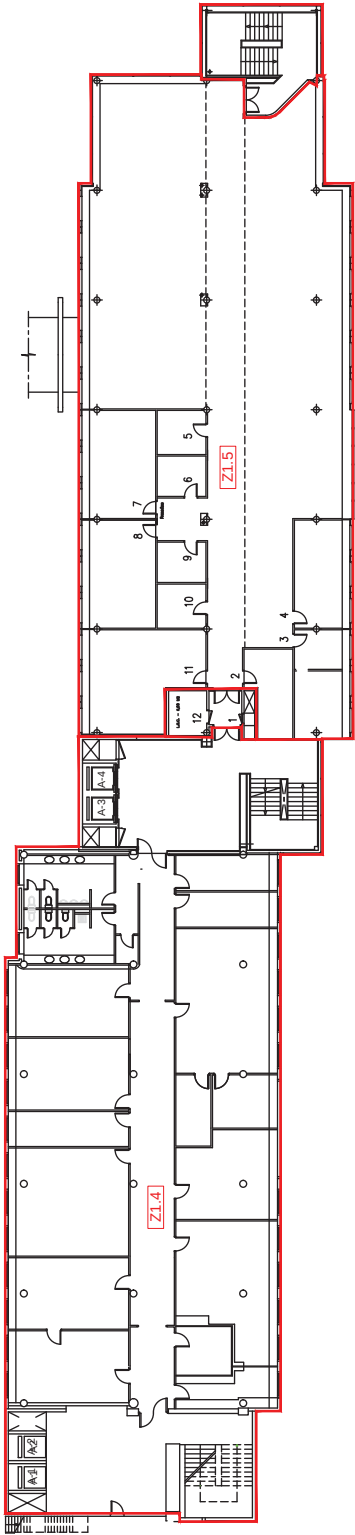

LEYENDA

 SECTOR DE INCENDIOS




PLAN DE AUTOPROTECCIÓN  
CENTRO DE PRODUCCIÓN DE PROGRAMAS RTVE CATALUNYA  
ZONA 1 (BO3 - BO2)  
Carrer de Mercè Vilaret, 1, 08174 Sant Cugat del Vallès (Barcelona)  
dln-A3


TÍTULO  
SECTORIZACIÓN  
PLANTA CUARTA

ESCALA  
1/500  
FECHA  
Junio 2020

NÚMERO  
5.3

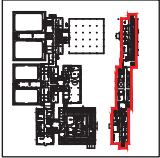


ZONA 1

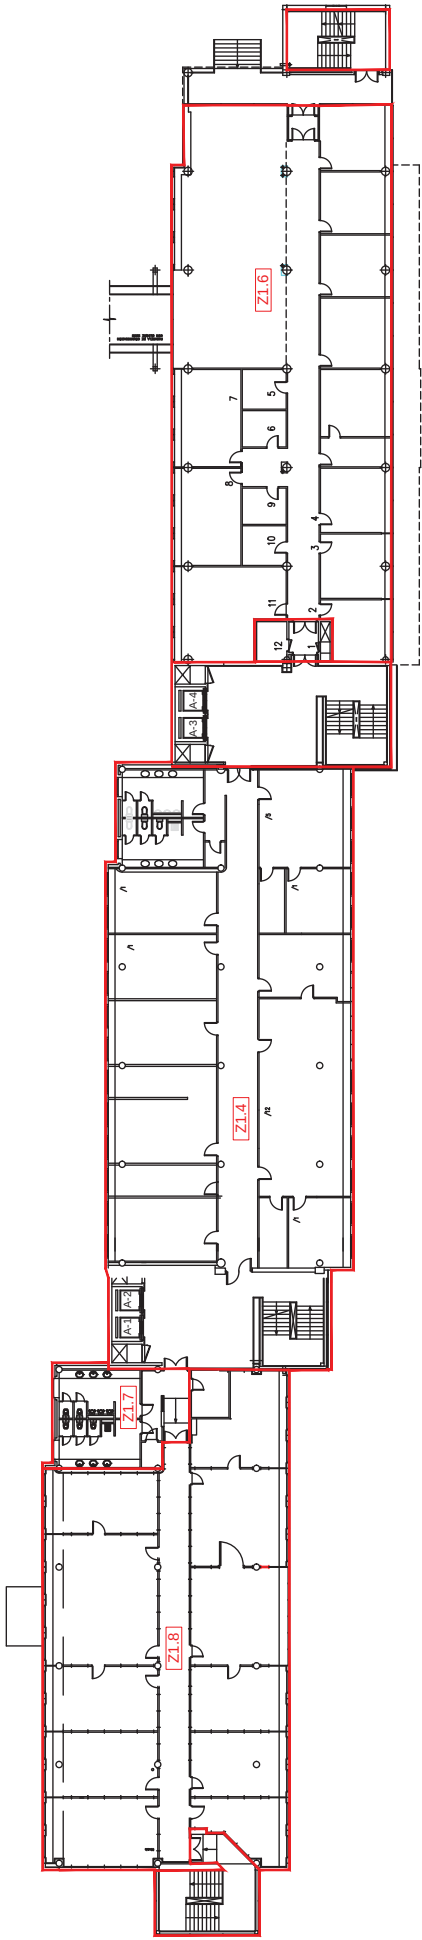


LEYENDA

 SECTOR DE INCENDIOS

|                                                                                                                                                                                         |               |                                                                                     |        |
|-----------------------------------------------------------------------------------------------------------------------------------------------------------------------------------------|---------------|-------------------------------------------------------------------------------------|--------|
|                                                                                                      |               |  |        |
| PLAN DE AUTOPROTECCIÓN<br>CENTRO DE PRODUCCIÓN DE PROGRAMAS RTVE CATALUNYA<br>ZONA 1 (BO3 - BO2 - BO1)<br>Carrer de Mercè Vilaret, 1, 08174 Sant Cugat del Valles (Barcelona)<br>dlh-A3 |               |   |        |
| TÍTULO                                                                                                                                                                                  | SECTORIZACIÓN | ESCALA                                                                              | NÚMERO |
| PLANTA TERCERA                                                                                                                                                                          |               | 1/500                                                                               | 5.4    |
|                                                                                                                                                                                         |               | FECHA                                                                               |        |
|                                                                                                                                                                                         |               | Junio 2020                                                                          |        |

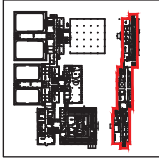

ZONA 1

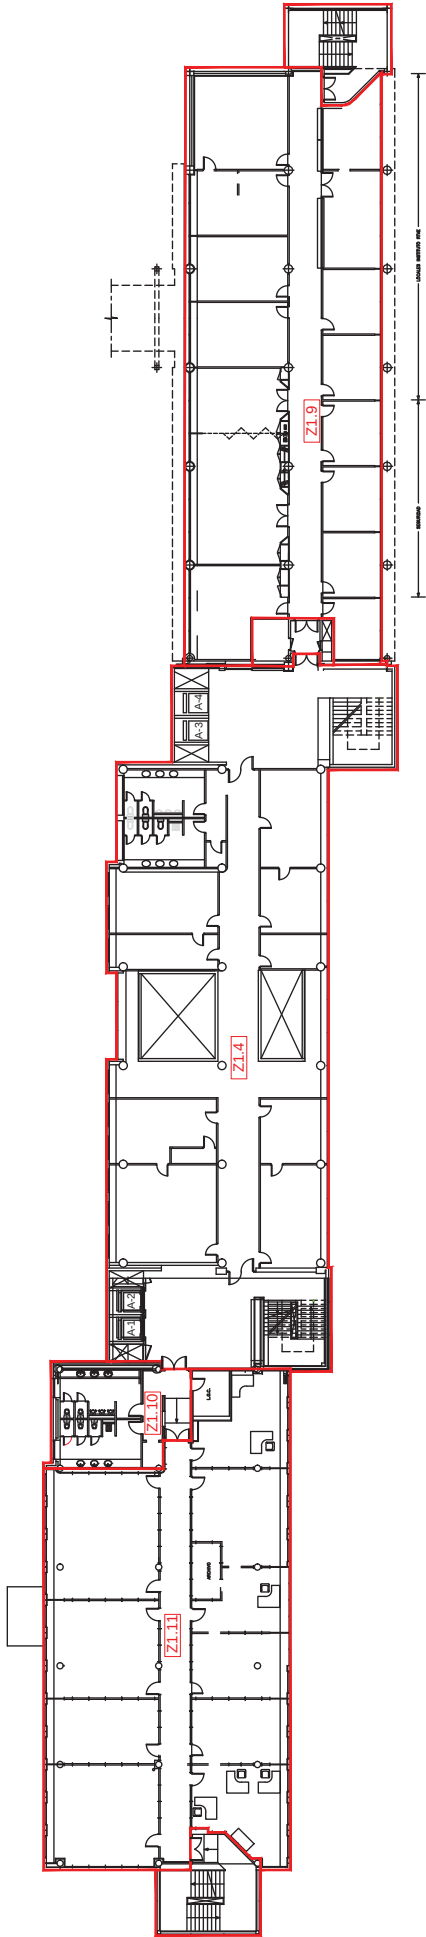

LEYENDA

SECTOR DE INCENDIOS



PLAN DE AUTOPROTECCIÓN  
CENTRO DE PRODUCCIÓN DE PROGRAMAS RTVE CATALUNYA  
ZONA 1 (BO3 - BO2 - BO1)  
Carrer de Mercè Vilaret, 1, 08174 Sant Cugat del Val·lès (Barcelona)  
dln-A3



TÍTULO  
SECTORIZACIÓN  
PLANTA SEGUNDA

ESCALA


1/500

FECHA


Junio 2020

NÚMERO

5.5

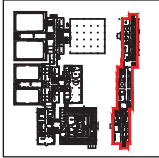

ZONA 1

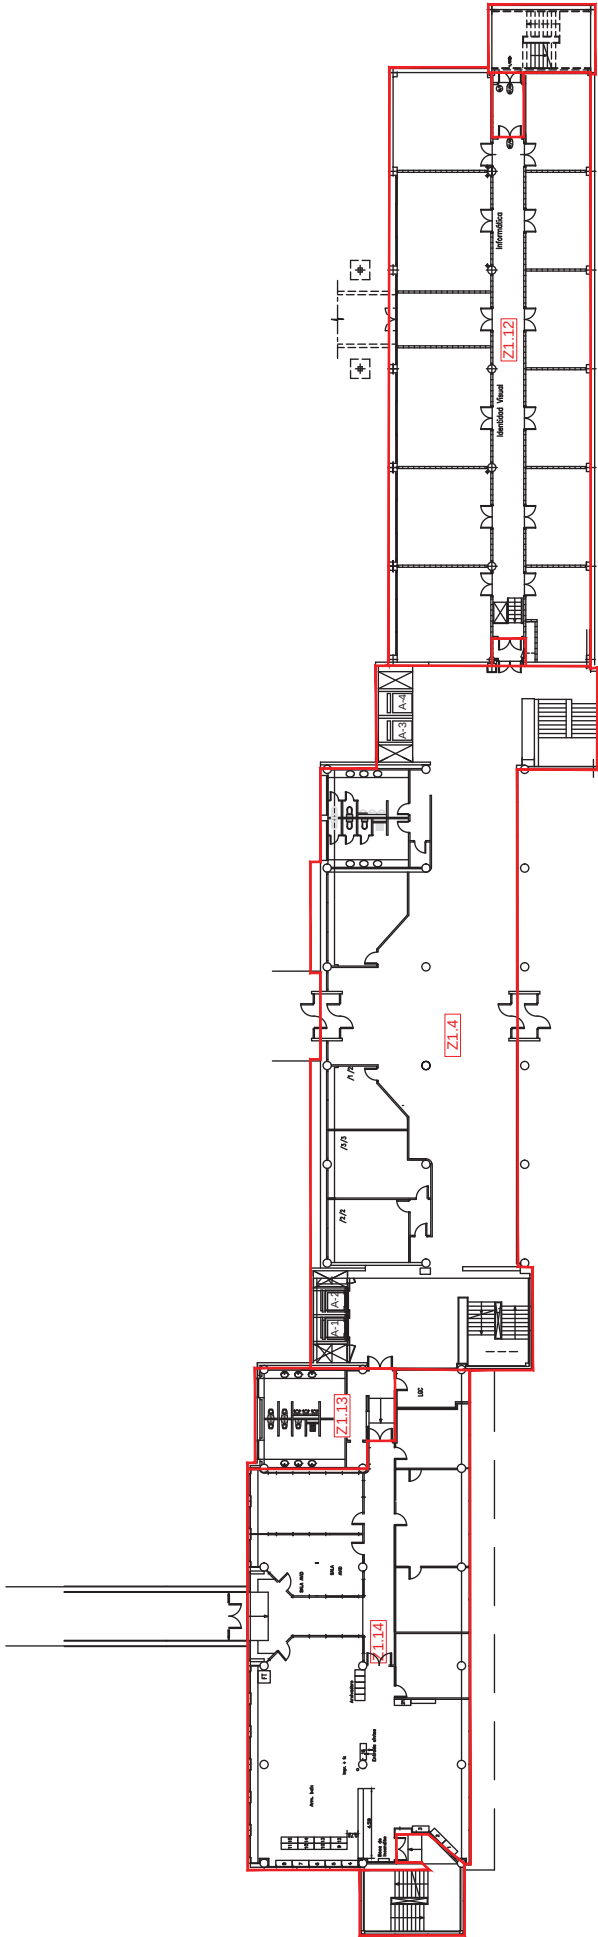

LEYENDA

SECTOR DE INCENDIOS



PLAN DE AUTOPROTECCIÓN  
CENTRO DE PRODUCCIÓN DE PROGRAMAS RTVE CATALUNYA  
ZONA 1 (B03 - B02 - B01)  
Carrer de Mercè Vilaret, 1, 08174 Sant Cugat del Valles (Barcelona)  
dln-A3



TÍTULO  
SECTORIZACIÓN  
PLANTA PRIMERA

ESCALA


1/500

FECHA


Junio 2020

NÚMERO

5.6

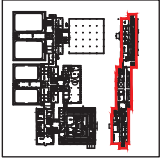

ZONA 1

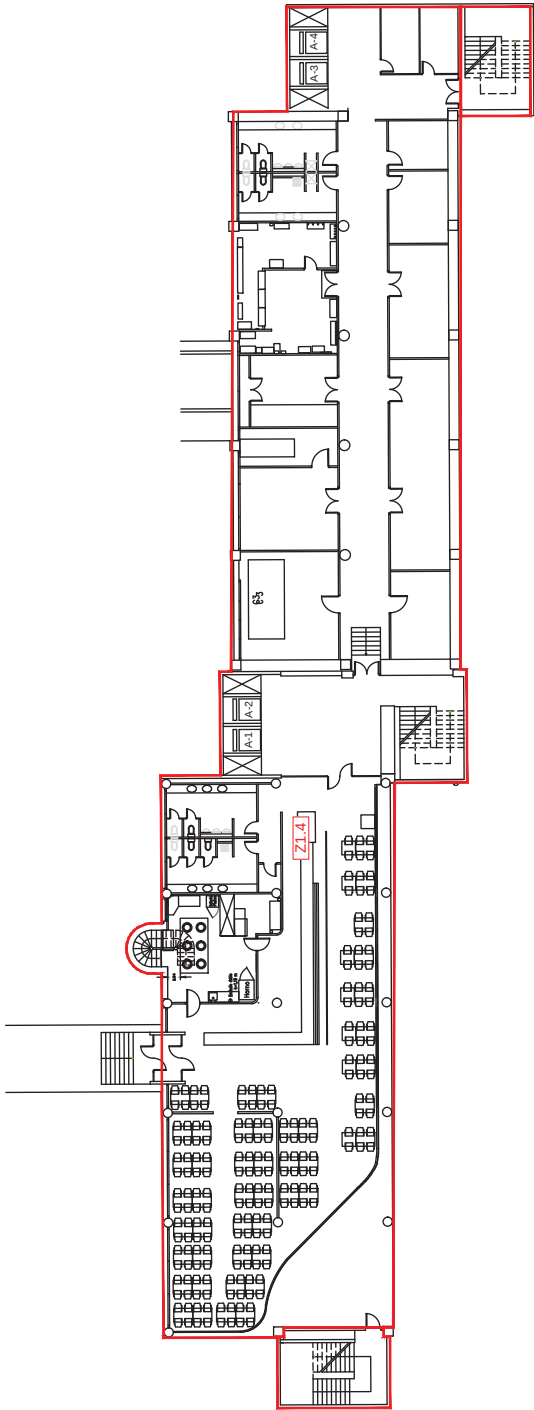

LEYENDA

SECTOR DE INCENDIOS



PLAN DE AUTOPROTECCIÓN  
CENTRO DE PRODUCCIÓN DE PROGRAMAS RTVE CATALUNYA  
ZONA 1 (BOZ - B01)  
Carrer de Mercè Vilaret, 1, 08174 Sant Cugat del Vallès (Barcelona)  
dln-A3



TÍTULO  
SECTORIZACIÓN  
PLANTA BAJA

ESCALA


1/500

FECHA


Junio 2020

NÚMERO

5.7

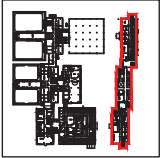

ZONA 1

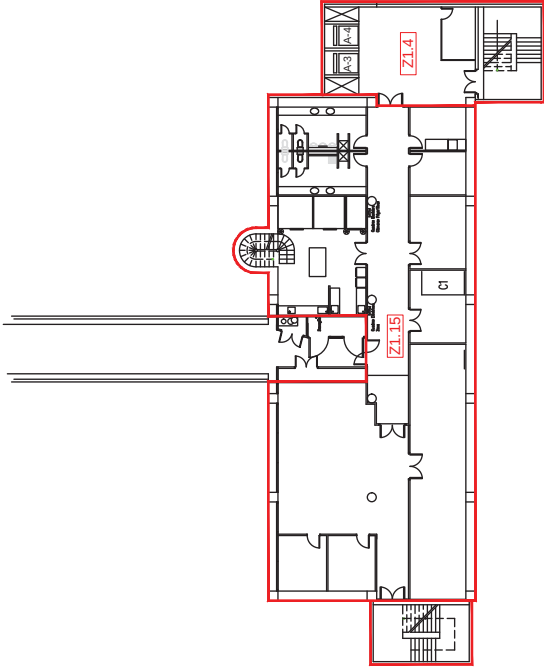

LEYENDA

|  |                     |
|--|---------------------|
|  | SECTOR DE INCENDIOS |
|--|---------------------|



PLAN DE AUTOPROTECCIÓN  
CENTRO DE PRODUCCIÓN DE PROGRAMAS RTVE CATALUNYA  
ZONA 1 (BO1)  
Carrer de Mercè Vilaret, 1, 08174 Sant Cugat del Vallès (Barcelona)  
dlh-A3



TÍTULO  
SECTORIZACIÓN  
PLANTA SÓTANO - 1

ESCALA

1/500

FECHA


Junio 2020

NÚMERO

5.8



ZONA 2

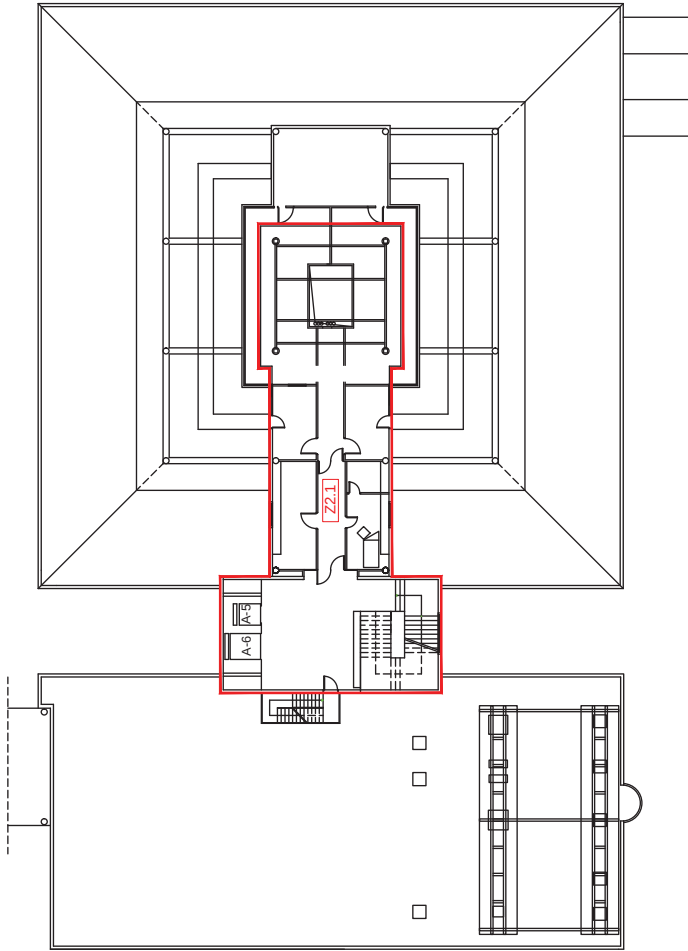

LEYENDA

SECTOR DE INCENDIOS



PLAN DE AUTOPROTECCIÓN  
CENTRO DE PRODUCCIÓN DE PROGRAMAS RTVE CATALUNYA  
ZONA 2 (BT - BC1)  
Carrer de Mercè Vilaret, 1, 08174 Sant Cugat del Valiès (Barcelona)  
dfr-A3



TÍTULO  
SECTORIZACIÓN  
PLANTA TERCERA

ESCALA

1/500

FECHA


Junio 2020

NÚMERO

5.9



ZONA 2

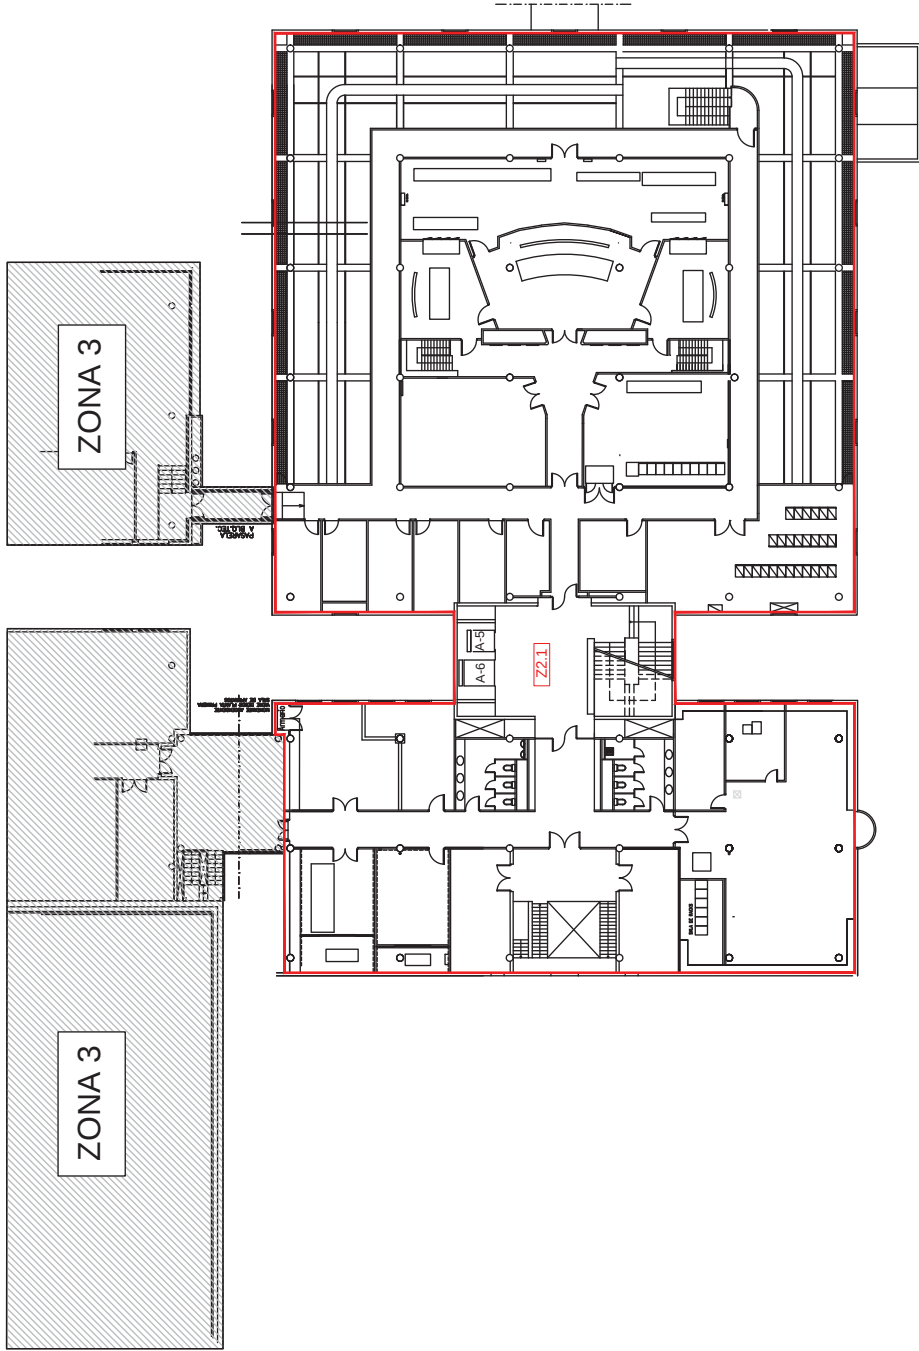

LEYENDA

 SECTOR DE INCENDIOS



rtve

PLAN DE AUTOPROTECCIÓN  
CENTRO DE PRODUCCIÓN DE PROGRAMAS RTVE CATALUNYA  
ZONA 2 (BT - BC1)  
Carrer de Mercè Vilaret, 1, 08174 Sant Cugat del Valles (Barcelona)  
dln-A3



| TÍTULO         |  | ESCALA | NÚMERO     |
|----------------|--|--------|------------|
| SECTORIZACIÓN  |  | 1/500  | 5.10       |
| PLANTA SEGUNDA |  | FECHA  | Junio 2020 |





SECTOR DE INCENDIOS



**PLAN DE AUTOPROTECCIÓN**  
CENTRO DE PRODUCCIÓN DE PROGRAMAS RTVE CATALUNYA  
ZONA 2 (BT – BC1-E1 – PM1)  
Carrer de Mercè Vilaret, 1, 08174 Sant Cugat del Vallès (Barcel  
din-A3

TÍTULO  
SECTORIZACIÓN  
PLANTA BAJA

**ESCALA**

Junio 2020

Junio 2020

NÚMERO


## 5.12





ZONA 2

ZONA 3

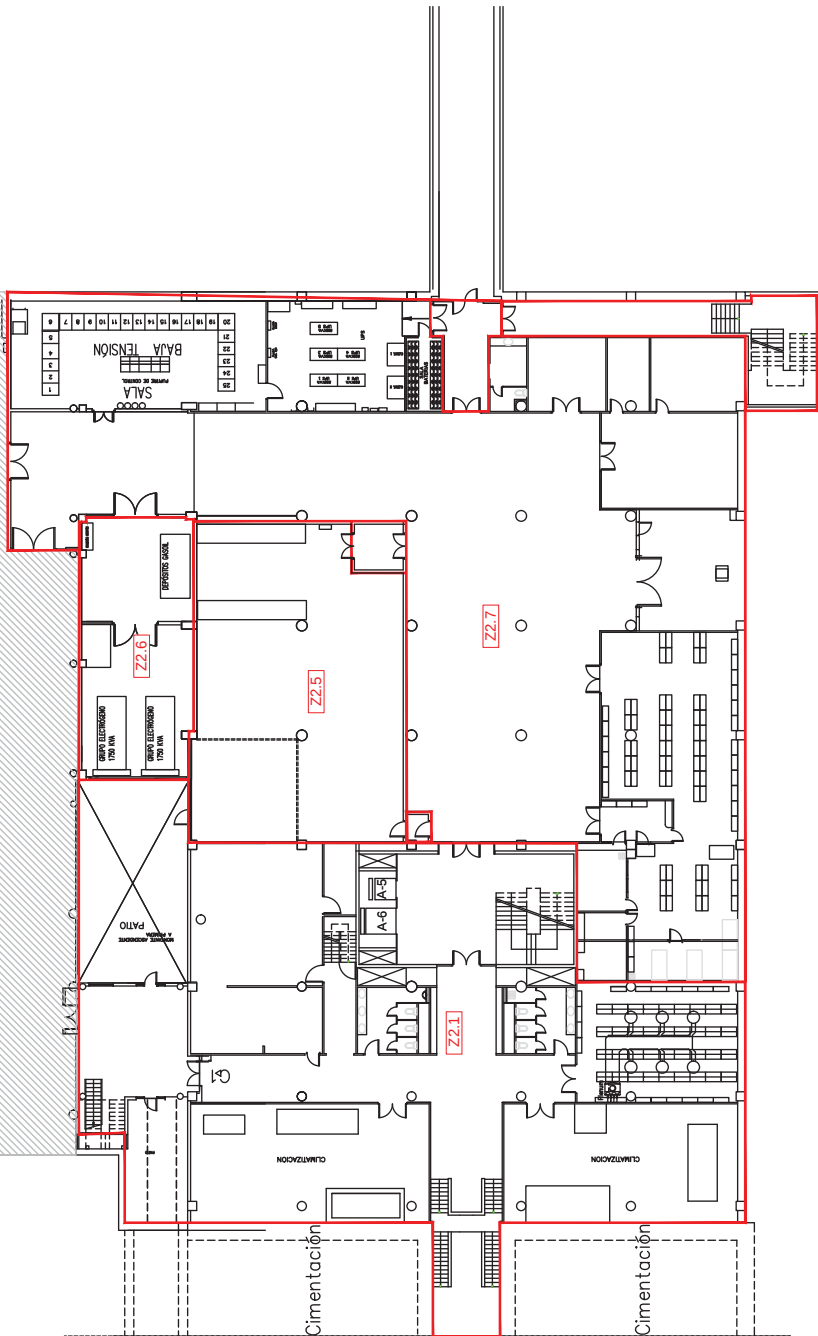

LEYENDA

SECTOR DE INCENDIOS



PLAN DE AUTOPROTECCIÓN  
CENTRO DE PRODUCCIÓN DE PROGRAMAS RTVE CATALUNYA  
ZONA 2 (BT - BC1)  
Carrer de Mercè Vilaret, 1, 08174 Sant Cugat del Valles (Barcelona)  
dln-A3



TÍTULO  
SECTORIZACIÓN  
PLANTA SÓTANO - 1

ESCALA

1/500

FECHA


Junio 2020

NÚMERO

5.13



ZONA 2

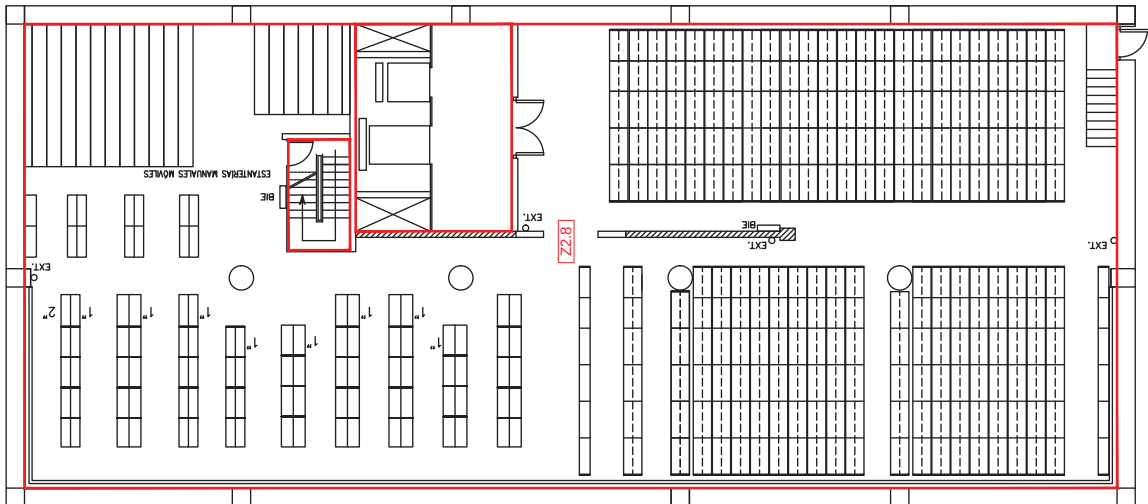

LEYENDA

SECTOR DE INCENDIOS



PLAN DE AUTOPROTECCIÓN  
CENTRO DE PRODUCCIÓN DE PROGRAMAS RTVE CATALUNYA  
ZONA 2 (BC1)  
Carrer de Mercè Vilaret, 1, 08174 Sant Cugat del Vallès (Barcelona)  
dln-A3



TÍTULO  
SECTORIZACIÓN  
PLANTA SÓTANO - 2

ESCALA

1/250

FECHA

Junio 2020





NÚMERO

5.14



ZONA 3

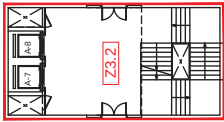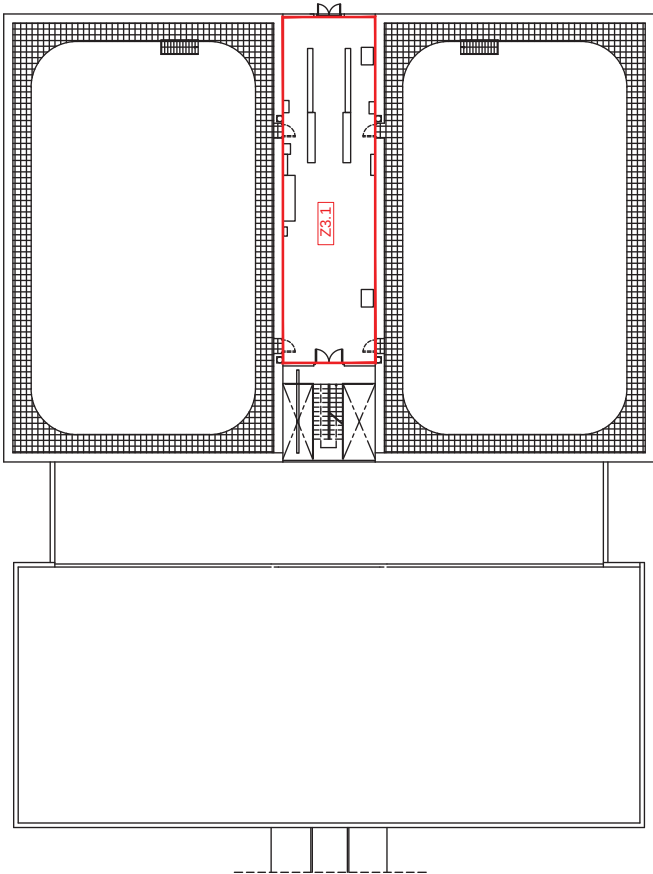

LEYENDA

 SECTOR DE INCENDIOS



PLAN DE AUTOPROTECCIÓN  
CENTRO DE PRODUCCIÓN DE PROGRAMAS RTVE CATALUNYA  
ZONA 3 (E2)  
Carrer de Mercè Vilaret, 1, 08174 Sant Cugat del Vallès (Barcelona)  
dln-A3




TÍTULO  
SECTORIZACIÓN  
PLANTA TERCERA

ESCALA  
1/500  
FECHA  
Junio 2020

NÚMERO  
5.15



ZONA 3

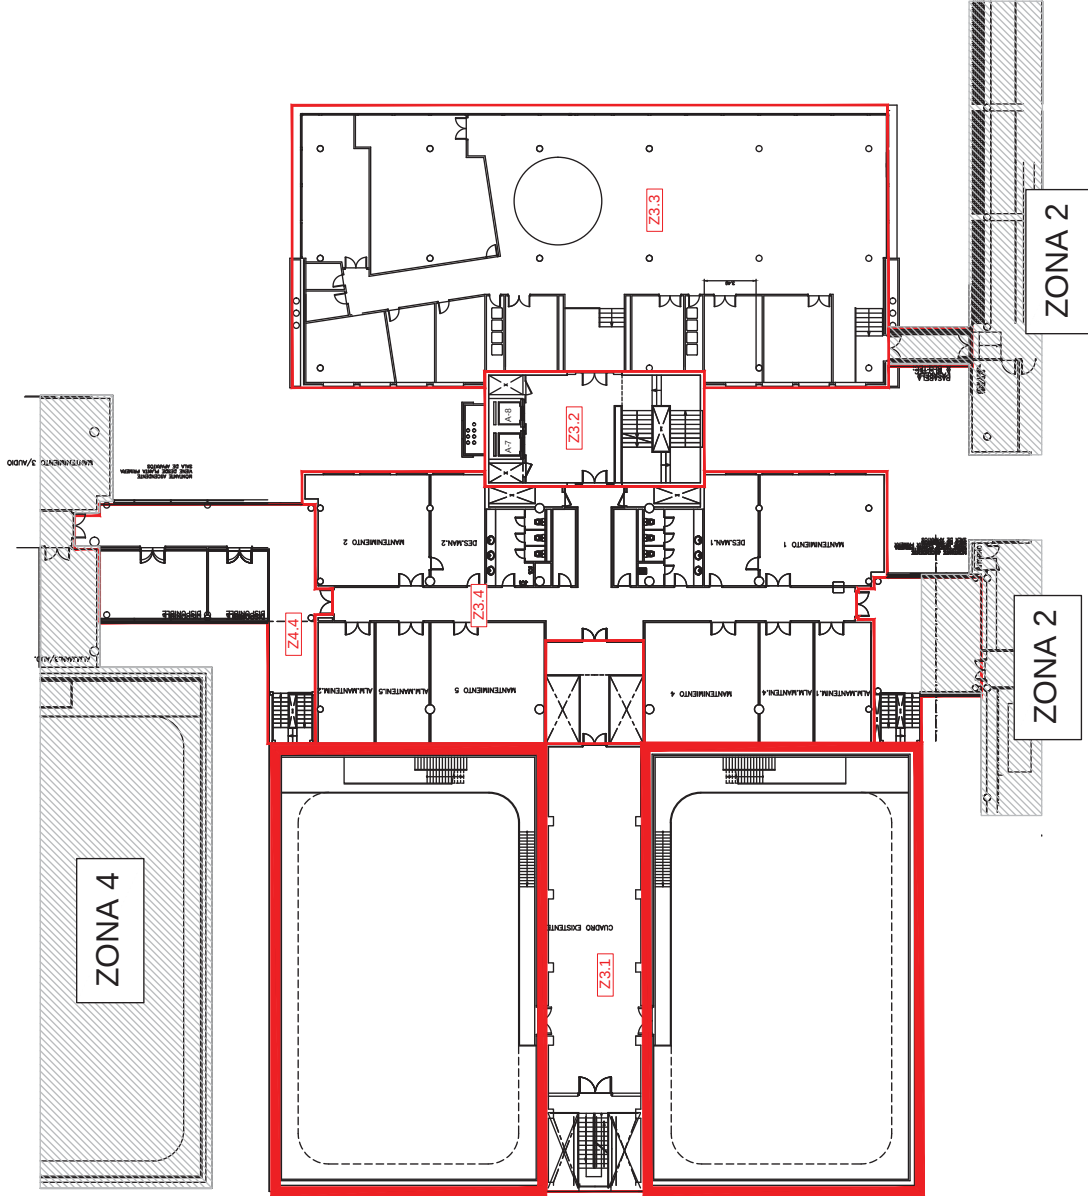

LEYENDA

SECTOR DE INCENDIOS

PLAN DE AUTOPROTECCIÓN  
CENTRO DE PRODUCCIÓN DE PROGRAMAS RTVE CATALUNYA  
ZONA 3 (E2 - BC2 - MC)  
Carrer de Merce Vilaret, 1, 08174 Sant Cugat del Valles (Barcelona)  
dln-A3



TÍTULO  
SECTORIZACIÓN  
PLANTA SEGUNDA

rtve

ESCALA


1/500

FECHA

Junio 2020

NÚMERO

5.16

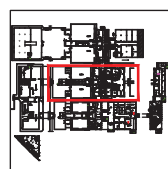


ZONA 3

ZONA 4

ZONA 2

ZONA 2

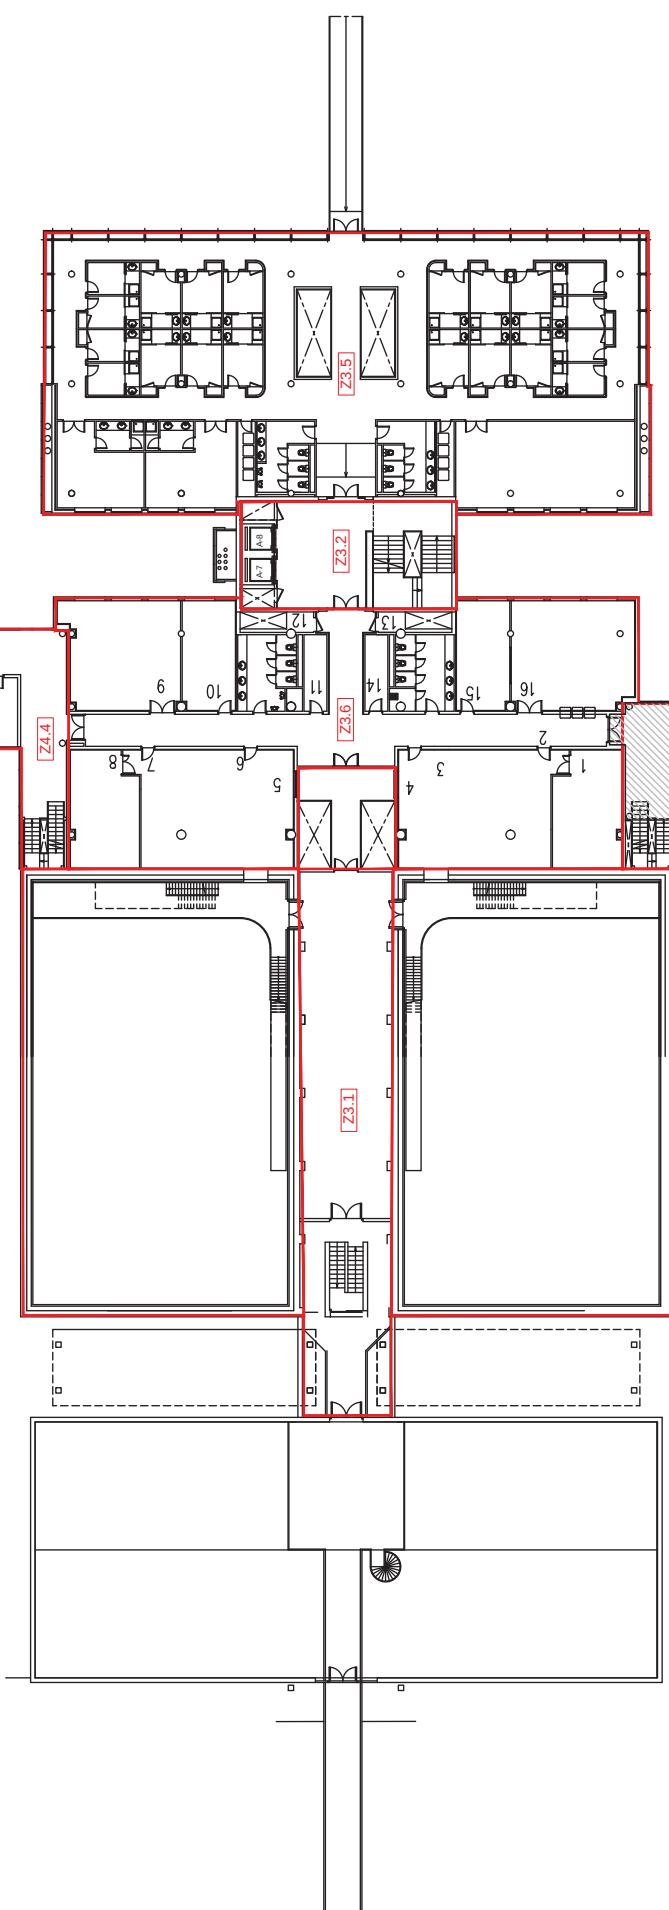

LEYENDA

SECTOR DE INCENDIOS



PLAN DE AUTOPROTECCIÓN  
CENTRO DE PRODUCCIÓN DE PROGRAMAS RTVE CATALUNYA  
ZONA 3 (MC - BC2 - E2 - PM2)  
Carrer de Mercè Vilaret, 1, 08174 Sant Cugat del Valles (Barcelona)  
dln-A3



TÍTULO  
SECTORIZACIÓN  
PLANTA PRIMERA



ESCALA

1/500

FECHA


Junio 2020

NÚMERO

5.17



ZONA 3

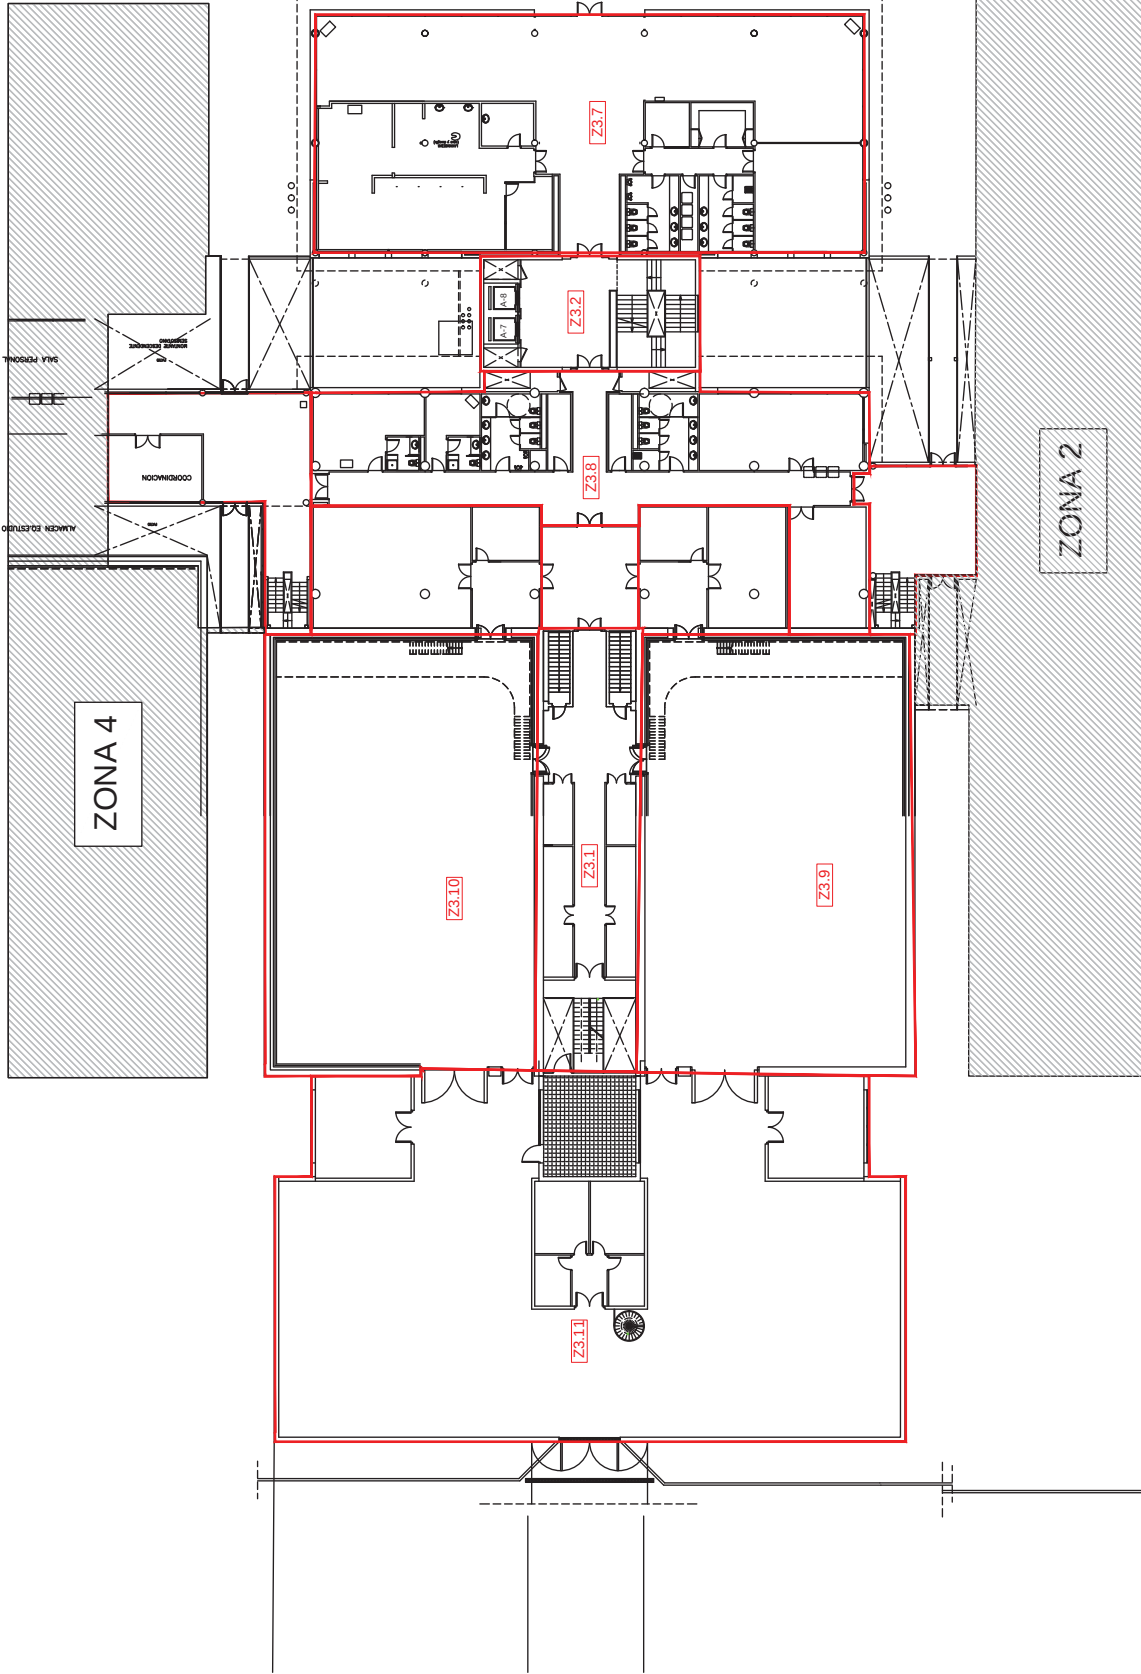

ZONA 4

ZONA 2

LEYENDA

SECTOR DE INCENDIOS



PLAN DE AUTOPROTECCIÓN  
CENTRO DE PRODUCCIÓN DE PROGRAMAS RTVE CATALUNYA  
ZONA 3 (MC - BC2 - E2 - PM2)  
Carrer de Mercè Vilaret, 1, 08174 Sant Cugat del Valles (Barcelona)  
dln-A3

TÍTULO  
SECTORIZACIÓN  
PLANTA BAJA

ESCALA


1/500

FECHA


Junio 2020

NÚMERO

5.18

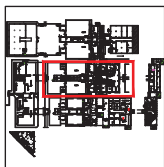

ZONA 3

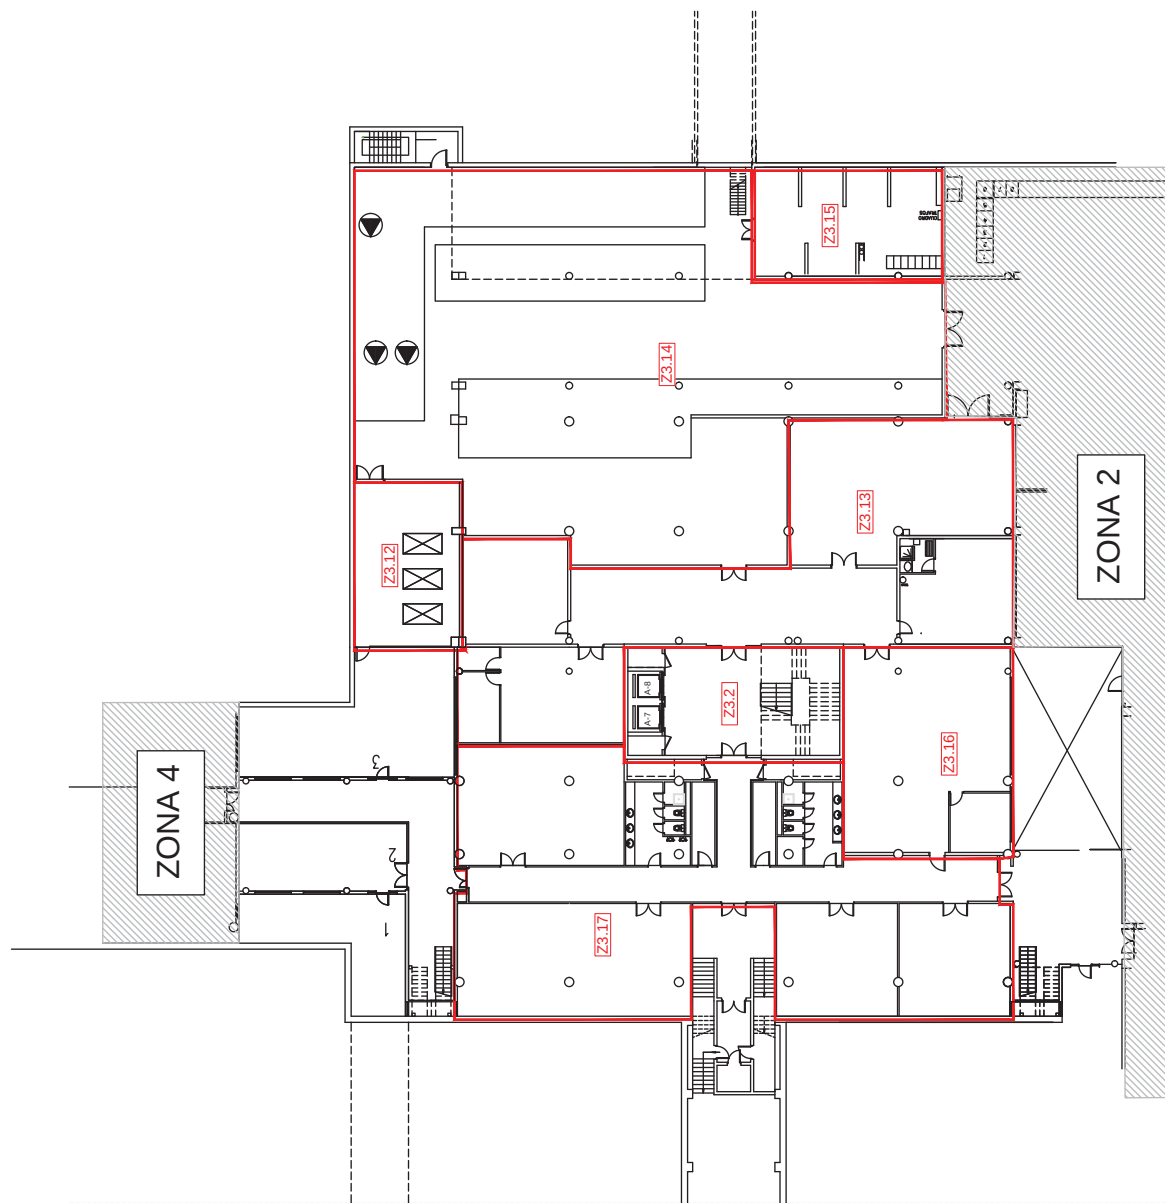

LEYENDA

 SECTOR DE INCENDIOS



PLAN DE AUTOPROTECCIÓN  
CENTRO DE PRODUCCIÓN DE PROGRAMAS RTVE CATALUNYA  
ZONA 3 (BC2 - E2)  
Carrer de Mercè Vilaret, 1, 08174 Sant Cugat del Val·lès (Barcelona)  
dln-A3

TÍTULO  
SECTORIZACIÓN  
PLANTA SÓTANO - 1

ESCALA

1/500

FECHA


Junio 2020

NÚMERO

5.19



 ZONA 4



LEYENDA

 SECTOR DE INCENDIOS



PLAN DE AUTOPROTECCIÓN  
CENTRO DE PRODUCCIÓN DE PROGRAMAS RTVE CATALUNYA  
ZONA 4 (BC3)  
Carrer de Mercè Vilaret, 1, 08174 Sant Cugat del Vallès (Barcelona)  
dln-A3



TÍTULO  
SECTORIZACIÓN  
PLANTA QUINTA

ESCALA

1/600

FECHA


Junio 2020

NÚMERO

5.20



ZONA 4

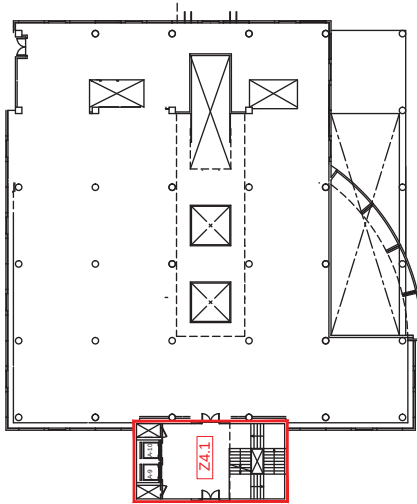

Zona sin habitar

LEYENDA

SECTOR DE INCENDIOS





PLAN DE AUTOPROTECCIÓN  
CENTRO DE PRODUCCIÓN DE PROGRAMAS RTVE CATALUNYA  
ZONA 4 (BC3 - UV)  
Carrer de Mercè Vilaret, 1, 08174 Sant Cugat del Valiès (Barcelona)  
dfr-A3



|               |  |            |        |
|---------------|--|------------|--------|
| TÍTULO        |  | ESCALA     | NÚMERO |
| SECTORIZACIÓN |  | 1/600      | 5.21   |
| PLANTA CUARTA |  | FECHA      |        |
|               |  | Junio 2020 |        |



ZONA 4

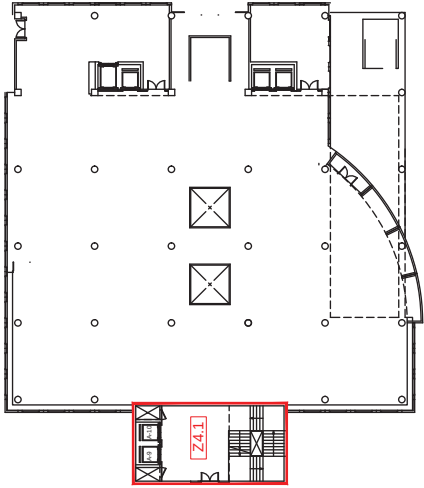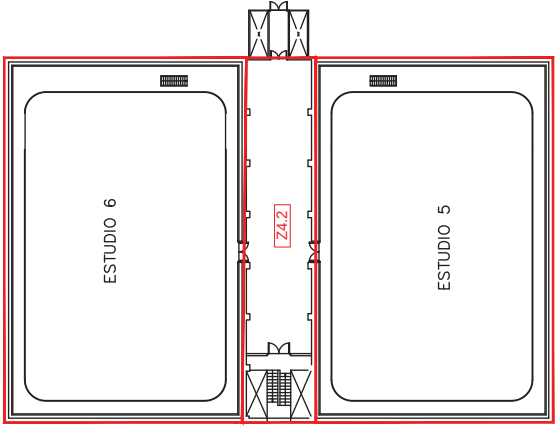

Planta en construcción

LEYENDA

 SECTOR DE INCENDIOS



rtve



PLAN DE AUTOPROTECCIÓN  
CENTRO DE PRODUCCIÓN DE PROGRAMAS RTVE CATALUNYA  
ZONA 4 (E3 - UV)  
Carrer de Mercè Vilaret, 1, 08174 Sant Cugat del Val·lès (Barcelona)  
dfr-A3


TÍTULO  
SECTORIZACIÓN  
PLANTA TERCERA

ESCALA  
1/600  
FECHA  
Junio 2020

NÚMERO  
5.22



ZONA 4

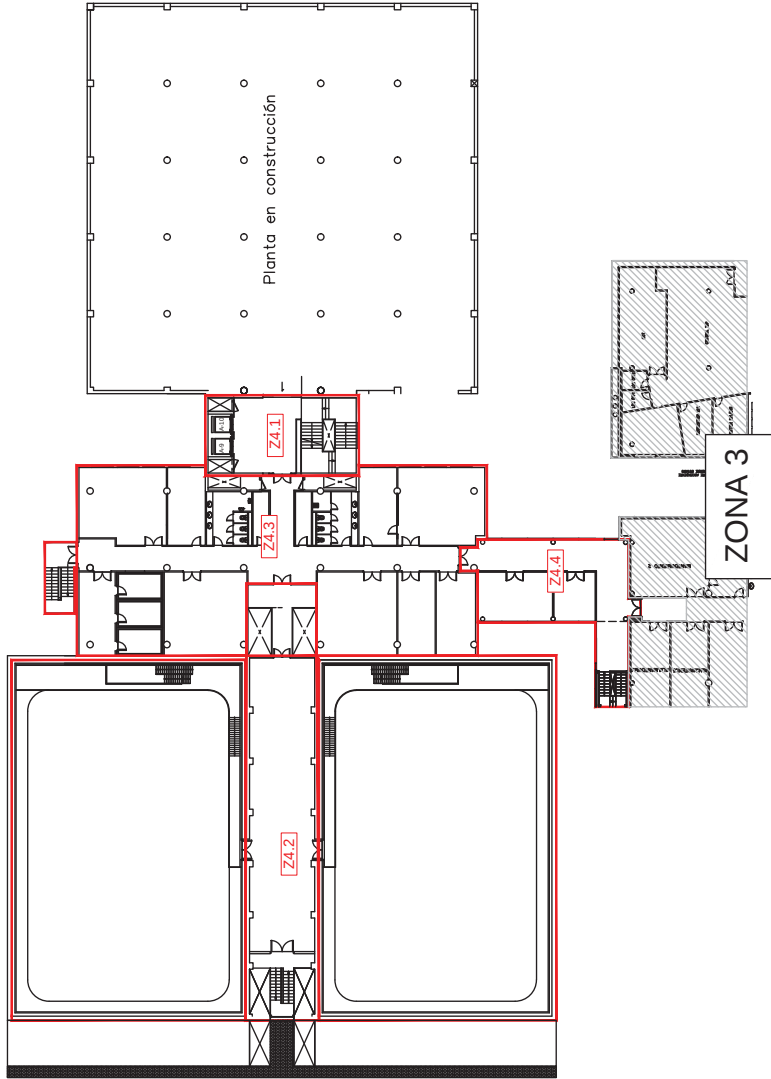

LEYENDA

 SECTOR DE INCENDIOS



PLAN DE AUTOPROTECCIÓN  
CENTRO DE PRODUCCIÓN DE PROGRAMAS RTVE CATALUNYA  
ZONA 4 (E3 - BC3 - UV)  
Carrer de Mercè Vilaret, 1, 08174 Sant Cugat del Val·lès (Barcelona)  
dfr-A3



TÍTULO  
SECTORIZACIÓN  
PLANTA SEGUNDA

ESCALA

1/600

FECHA

Junio 2020






NÚMERO

5.23



ZONA 4

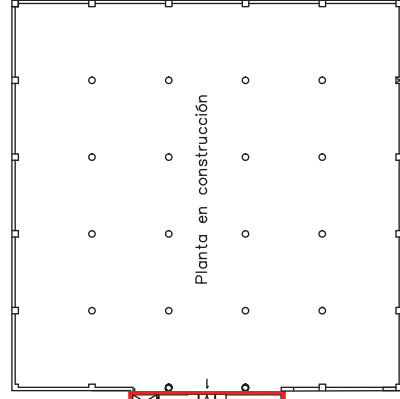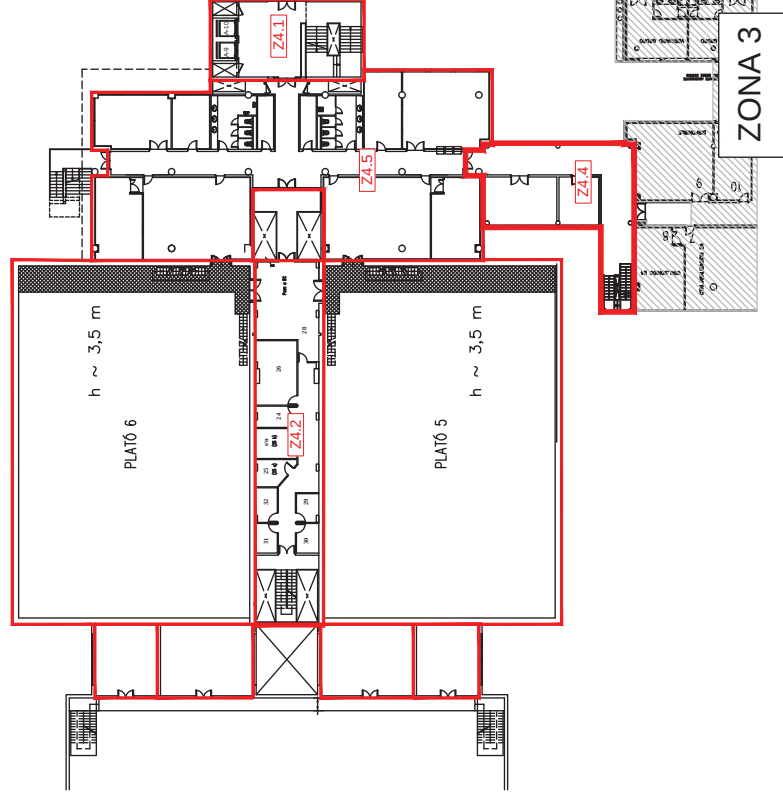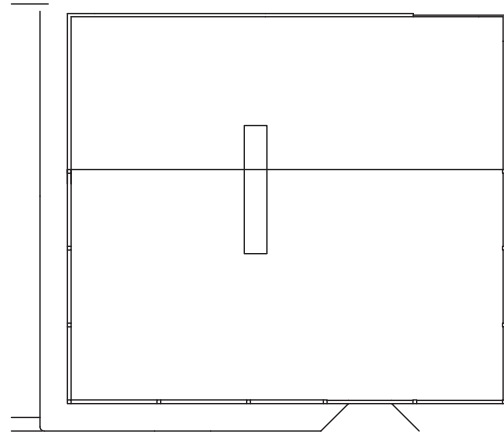

Planta en construcción

LEYENDA

SECTOR DE INCENDIOS



PLAN DE AUTOPROTECCIÓN  
CENTRO DE PRODUCCIÓN DE PROGRAMAS RTVE CATALUNYA  
ZONA 4 (AD - E3 - BC3 - UV)  
Carrer de Mercè Vilaret, 1, 08174 Sant Cugat del Val·lès (Barcelona)  
dlh-A3

TÍTULO  
SECTORIZACIÓN  
PLANTA PRIMERA

ESCALA

1/600

FECHA


Junio 2020

NÚMERO

5.24



ZONA 4

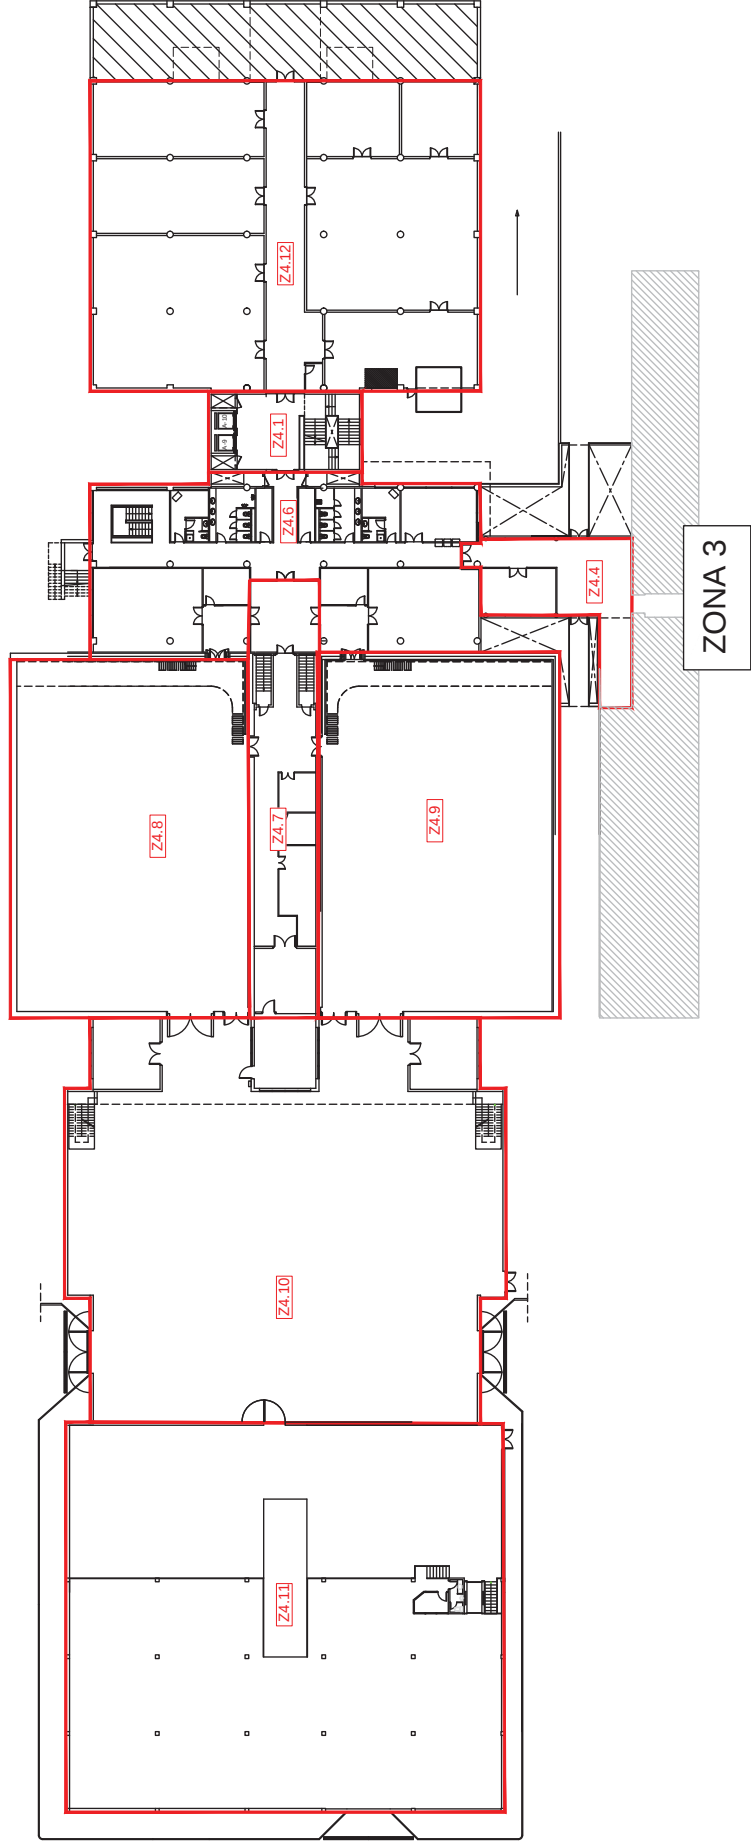

ZONA 3

LEYENDA

SECTOR DE INCENDIOS





PLAN DE AUTOPROTECCIÓN  
CENTRO DE PRODUCCIÓN DE PROGRAMAS RTVE CATALUNYA  
ZONA 4 (UV - BC3 - E3 - PM3 - AD)  
Carrer de Mercè Vilaret, 1, 08174 Sant Cugat del Valles (Barcelona)  
dln-A3

| TÍTULO        |  | ESCALA | NÚMERO     |
|---------------|--|--------|------------|
| SECTORIZACIÓN |  | 1/600  | 5.25       |
| PLANTA BAJA   |  | FECHA  | Junio 2020 |



ZONA 4

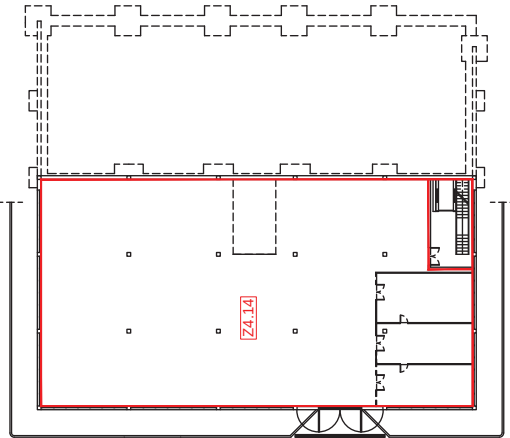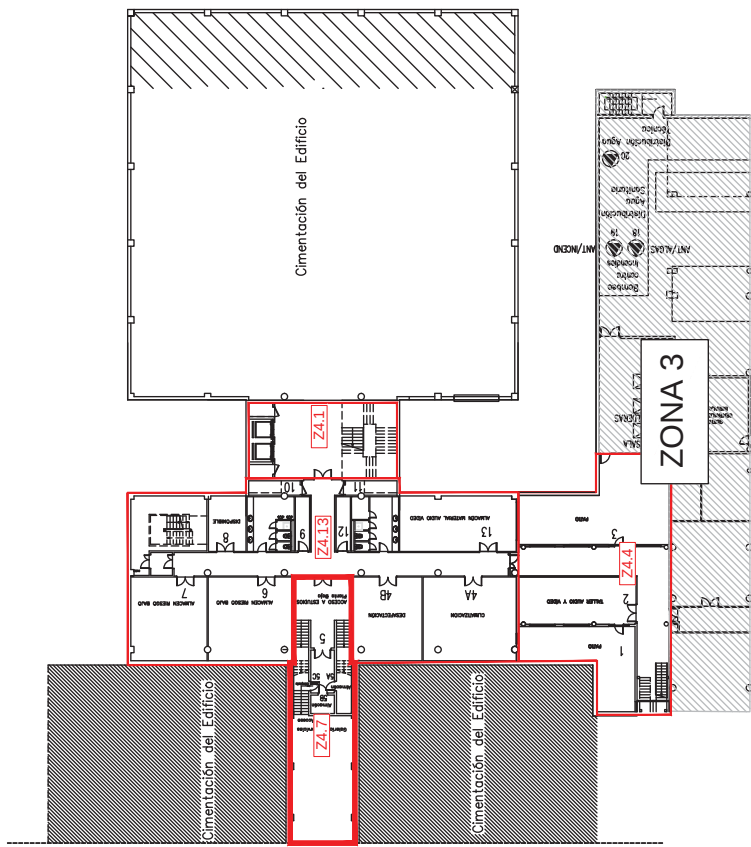

LEYENDA

SECTOR DE INCENDIOS



PLAN DE AUTOPROTECCIÓN  
CENTRO DE PRODUCCIÓN DE PROGRAMAS RTVE CATALUNYA  
ZONA 4 (AD y BC3)  
Carrer de Mercè Vilaret, 1, 08174 Sant Cugat del Valles (Barcelona)  
dln-A3

TÍTULO  
SECTORIZACIÓN  
PLANTA SÓTANO - 1

ESCALA

1/600

FECHA

Junio 2020

NÚMERO

5.26



SECTOR DE INCENDIOS



CENTRO DE PRODUCCIÓN DE PROGRAMAS RTVE CATALUNYA  
ZONA 5 (TD)  
Carrer de Mercé Vilaret, 1, 08174 Sant Cugat del Val·lès (Barcel·lin-A3

| TÍTULO | SECTORIZACIÓN | PLANTA PRIMERA |
|--------|---------------|----------------|
|--------|---------------|----------------|

rtve

## ESCALA


Junio 2020

NÚMERO

## 5.27



ZONA 5

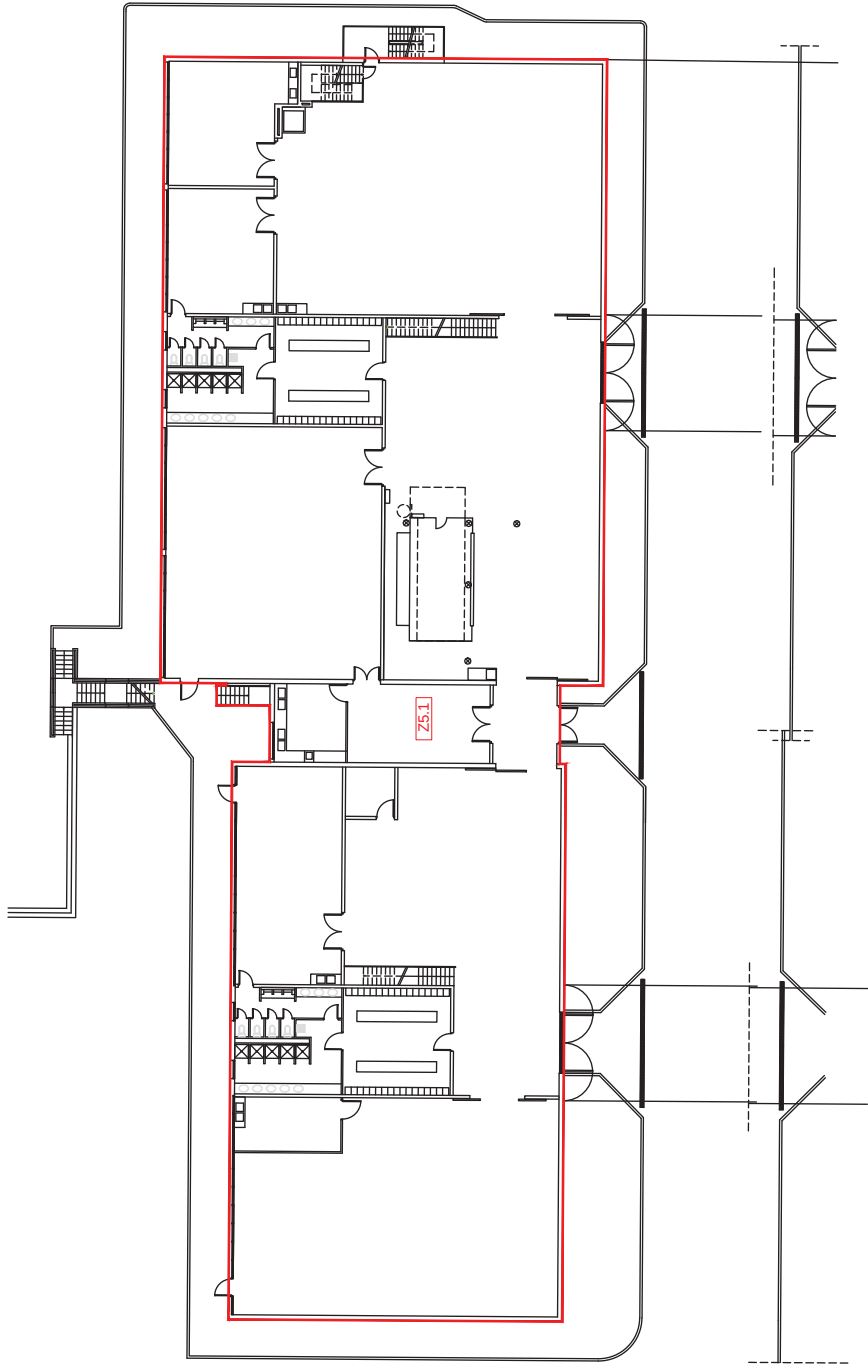

LEYENDA

SECTOR DE INCENDIOS



CENTRO DE PRODUCCIÓN DE PROGRAMAS RTVE CATALUNYA  
ZONA 5 (TD)  
Carrer de Mercè Vilaret, 1, 08174 Sant Cugat del Val·lès (Barcelona)  
dfr-A3



ESCALA

1/500

FECHA

Junio 2020

TÍTULO

SECTORIZACIÓN


PLANTA BAJA

rtve


NÚMERO

5.28

ESTACIÓN TRANSFORMADORA

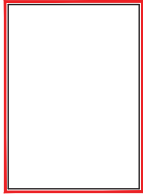

ZONA 5

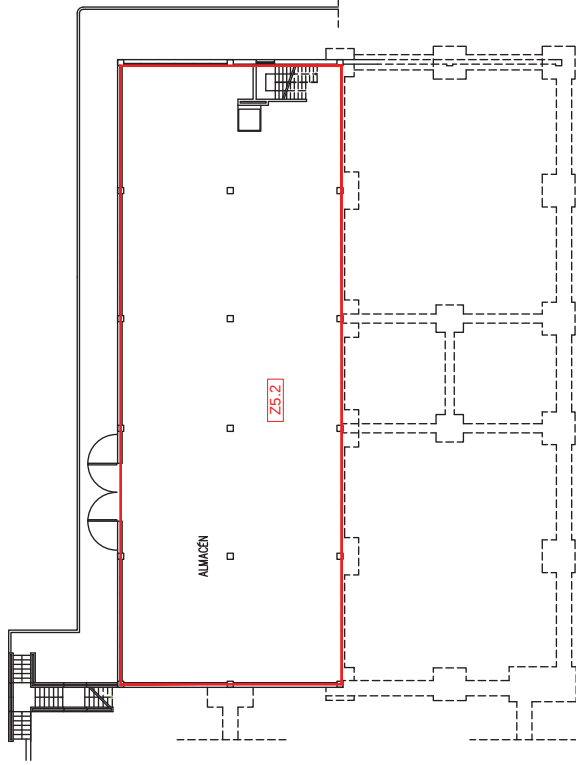

LEYENDA

 SECTOR DE INCENDIOS



CENTRO DE PRODUCCIÓN DE PROGRAMAS RTVE CATALUNYA  
ZONA 5 (TD)  
Carrer de Mercè Vilaret, 1, 08174 Sant Cugat del Valiès (Barcelona)  
dln-A3



TÍTULO  
SECTORIZACIÓN  
PLANTA SÓTANO - 1

ESCALA

1/500

FECHA

Junio 2020


NÚMERO

5.29

rtve



ZONA 6

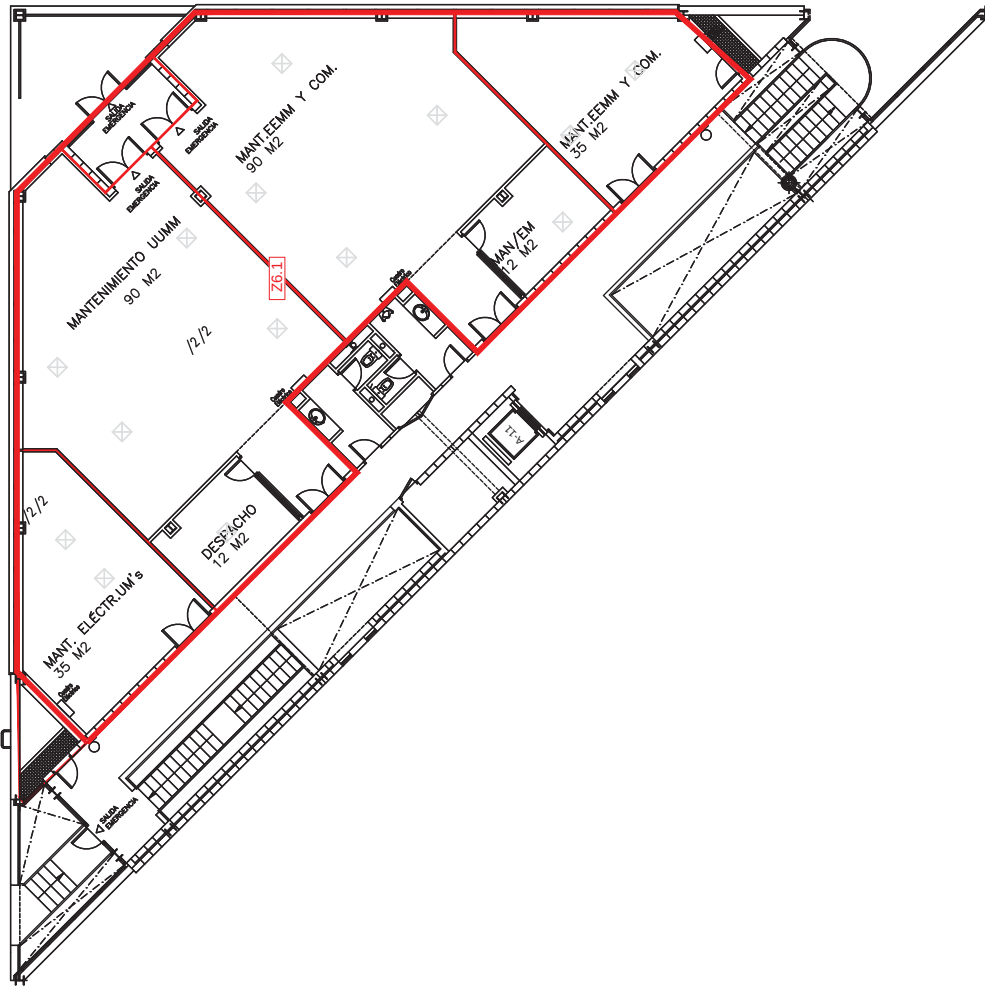

LEYENDA

SECTOR DE INCENDIOS



PLAN DE AUTOPROTECCIÓN  
CENTRO DE PRODUCCIÓN DE PROGRAMAS RTVE CATALUNYA  
ZONA 6 (UUVV)  
Carrer de Mercè Vilaret, 1, 08174 Sant Cugat del Val·lès (Barcelona)  
dln-A3

TÍTULO  
SECTORIZACIÓN  
PLANTA BAJA

ESCALA

1/250

FECHA

Junio 2020

NÚMERO

5.30



SECTOR DE INCENDIOS



| Political Party | Percentage |
|-----------------|------------|
| Democratic      | 65         |
| Republican      | 35         |

TÍTULO  
SECTORIZACIÓN  
PLANTA SÓTANO -1

**ESCALA**

rtve

FECHA

Junio 2020

NÚMERO

## 5.31

