



GOBIERNO  
DE ESPAÑA

MINISTERIO  
DE HACIENDA  
Y FUNCIÓN PÚBLICA

SECRETARÍA DE ESTADO  
DE HACIENDA

DIRECCIÓN GENERAL  
DEL CATASTRO




Sede Electrónica  
del Catastro

Provincia de BARCELONA  
Municipio de SANT CUGAT DEL VALLES

Coordenadas U.T.M. Huso: 31 ETRS89

ESCALA 1:3,000

 50m 0 50 100m



## CARTOGRAFÍA CATASTRAL

[422,247 ; 4,594,109]

[422,967 ; 4,594,109]



[422,247 ; 4,593,719]

Coordenadas del centro: X = 422,807 Y = 4,593,914

Este documento no es una certificación



Corporación RTVE

### DIRECCIÓN ÁREA TÉCNICA TELEVISIÓN DIRECCIÓN DE OPERACIONES

Edificio TVE AVDA. RADIOTELEVISIÓN 4. 28223 Pozuelo de Alarcón (MADRID)

PROYECTADO:  
ALBERTO PALOMO

DIBUJADO:  
ALBERTO PALOMO

FICHERO, Numero:

PLANO Nº :  
01


CENTRO DE PRODUCCION DE PROGRAMAS DE  
SANT CUGAT DEL VALLES

MODIFICACIÓN DE INSTALACIÓN ELÉCTRICA DE ILUMINACIÓN  
EN LOS ESTUDIOS E-1 Y E-2 EN EL C.P.P. DE RTVE EN  
SANT CUGAT DEL VALLES  
SITUACIÓN


ESCALA : S/E

FECHA: MAYO 2024

REFORMADO:

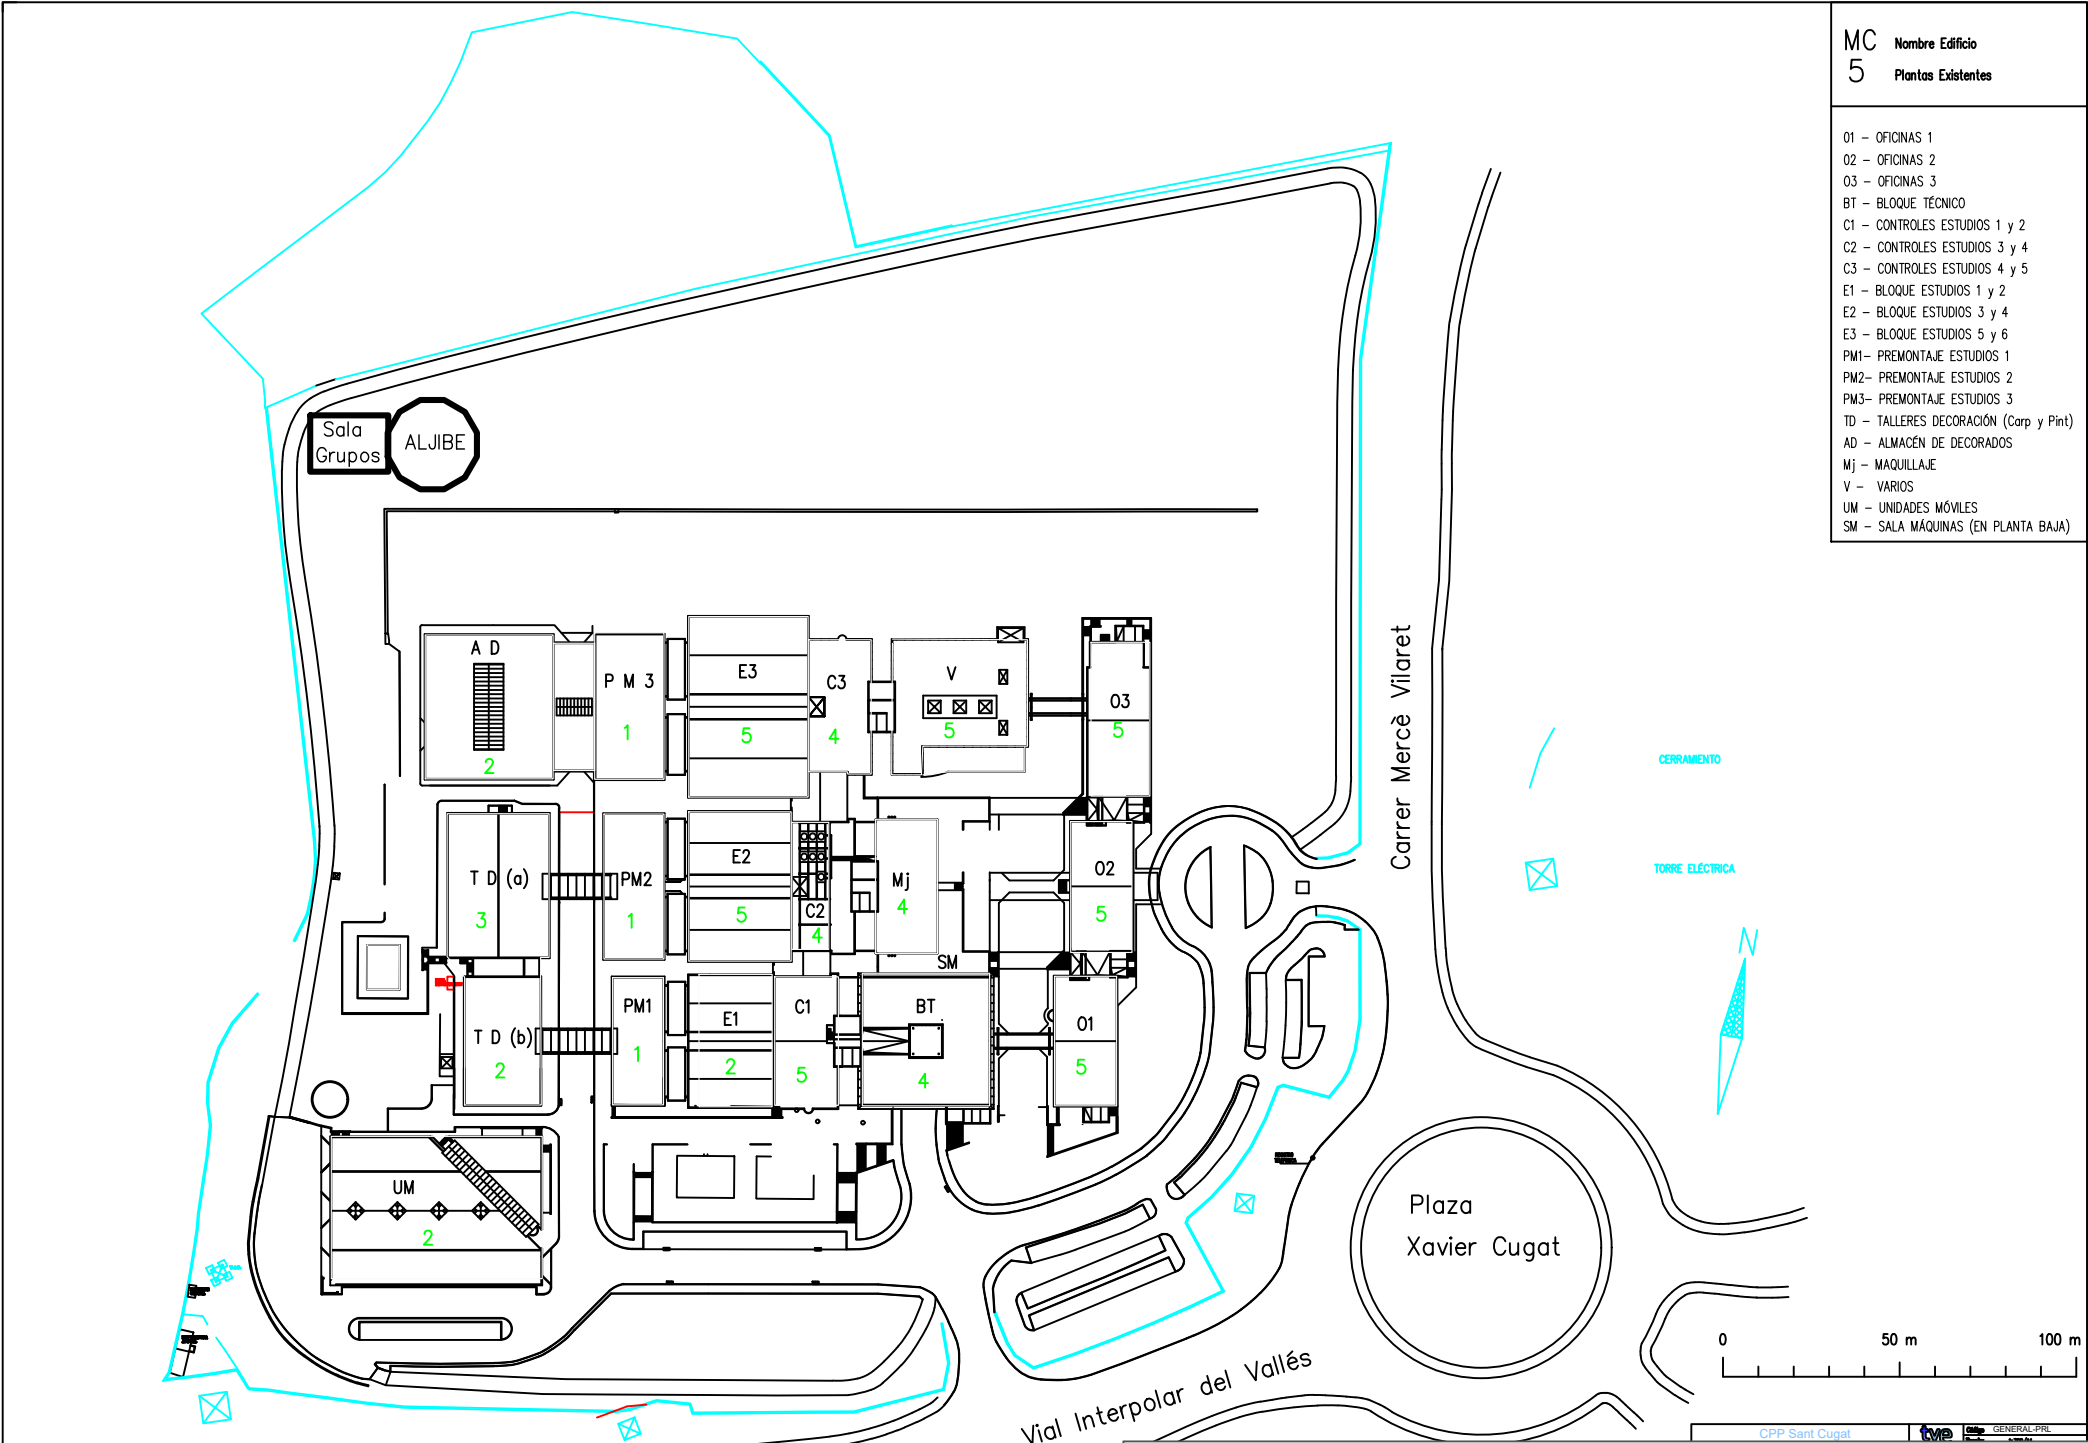



|                                                                                                                                                                                                                                    |                                                                                                                                                              |                  |
|------------------------------------------------------------------------------------------------------------------------------------------------------------------------------------------------------------------------------------|--------------------------------------------------------------------------------------------------------------------------------------------------------------|------------------|
| <div><div>rtve</div><div>Corporación RTVE</div></div> <div><div>DIRECCIÓN ÁREA TÉCNICA TELEVISIÓN</div><div>DIRECCIÓN DE OPERACIONES</div><div>Edificio TVE AVDA. RADIOTELEVISIÓN 4. 28223 Pozuelo de Alarcón (MADRID)</div></div> |                                                                                                                                                              |                  |
| PROYECTADO:<br>ALBERTO PALOMO                                                                                                                                                                                                      | CENTRO DE PRODUCCION DE PROGRAMAS DE<br><br>SANT CUGAT DEL VALLES                                                                                            | ESCALA : S/E     |
| DIBUJADO:<br>ALBERTO PALOMO                                                                                                                                                                                                        |                                                                                                                                                              | FECHA: MAYO 2024 |
| FICHERO, Numero:                                                                                                                                                                                                                   | MODIFICACIÓN DE INSTALACIÓN ELÉCTRICA DE ILUMINACIÓN<br>EN LOS ESTUDIOS E-1 Y E-2 EN EL C.P.P. DE RTVE EN<br>SANT CUGAT DEL VALLES<br>PLANTA GENERAL RECINTO | REFORMADO:       |
| PLANO Nº :<br>02                                                                                                                                                                                                                   |                                                                                                                                                              |                  |

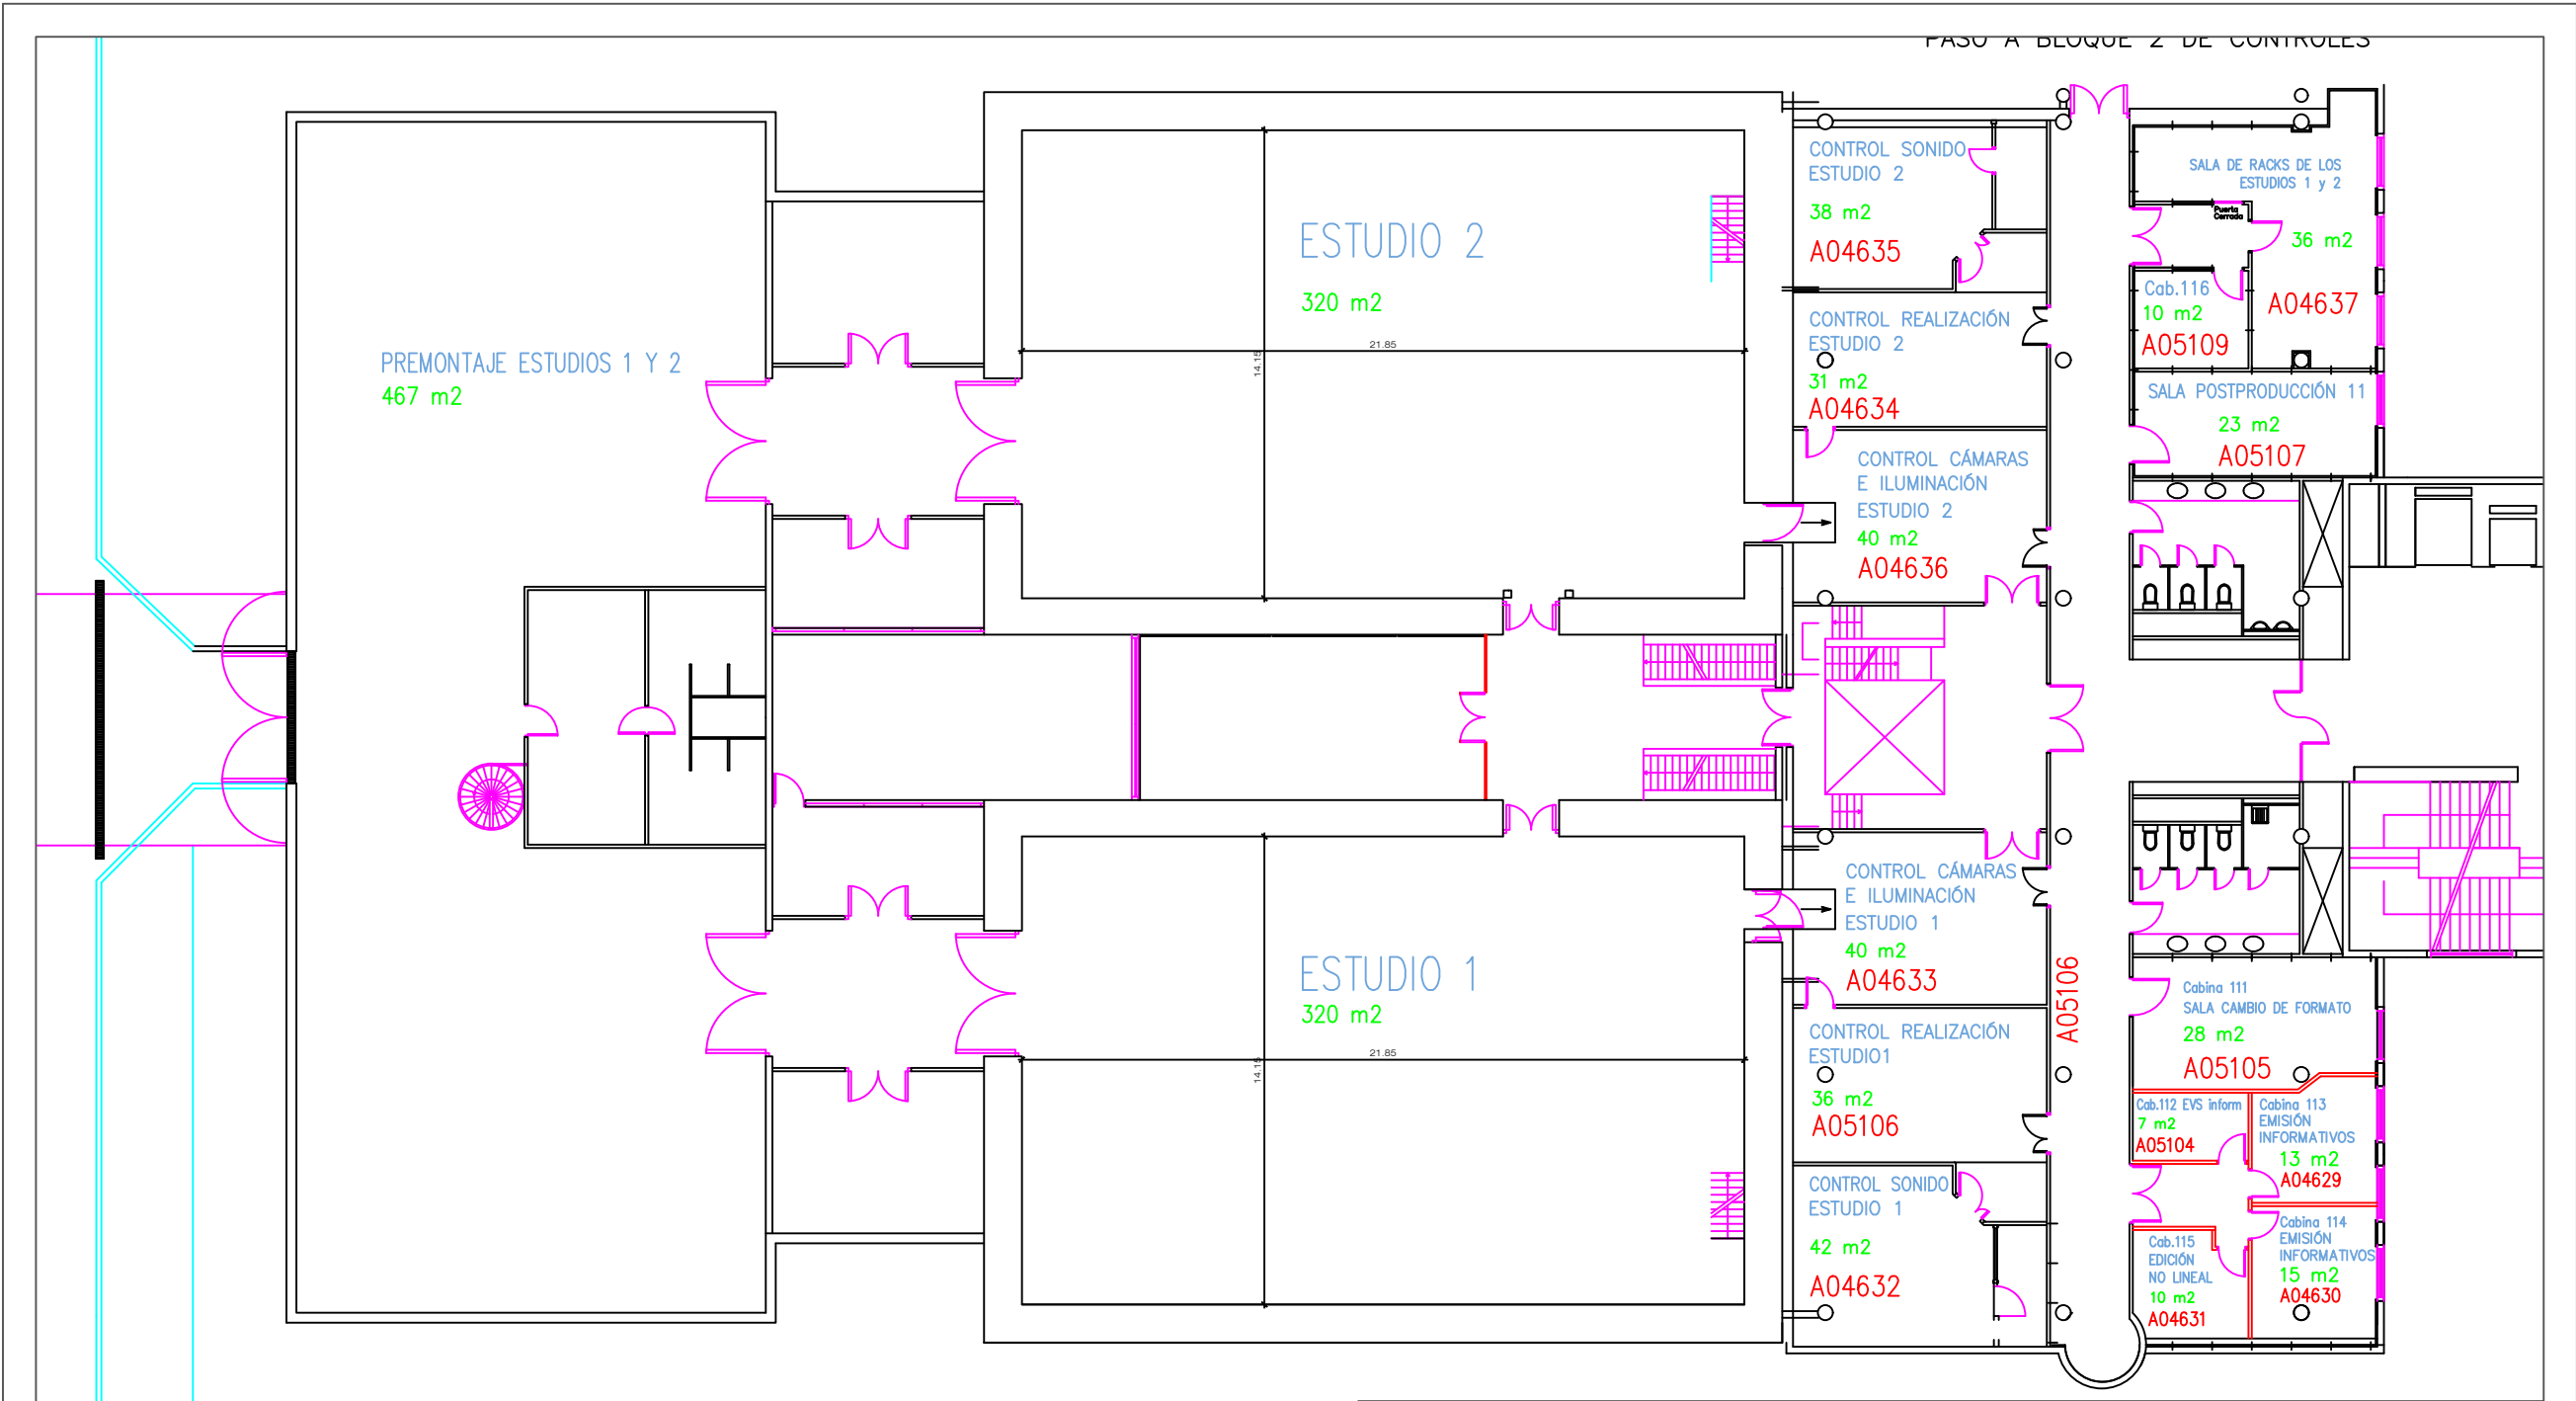

PREMONTAJE ↔ BLOQUE ESTUDIOS

|                                                                                                                                                                                                                                    |                                                                                                                                                            |                  |
|------------------------------------------------------------------------------------------------------------------------------------------------------------------------------------------------------------------------------------|------------------------------------------------------------------------------------------------------------------------------------------------------------|------------------|
| <div><div>rtve</div><div>Corporación RTVE</div></div> <div><div>DIRECCIÓN ÁREA TÉCNICA TELEVISIÓN</div><div>DIRECCIÓN DE OPERACIONES</div><div>Edificio TVE AVDA. RADIOTELEVISIÓN 4. 28223 Pozuelo de Alarcón (MADRID)</div></div> |                                                                                                                                                            |                  |
| PROYECTADO:<br>ALBERTO PALOMO                                                                                                                                                                                                      | CENTRO DE PRODUCCION DE PROGRAMAS DE<br><br>SANT CUGAT DEL VALLES                                                                                          | ESCALA : S/E     |
| DIBUJADO:<br>ALBERTO PALOMO                                                                                                                                                                                                        |                                                                                                                                                            | FECHA: MAYO 2024 |
| FICHERO, Numero:                                                                                                                                                                                                                   | MODIFICACIÓN DE INSTALACIÓN ELÉCTRICA DE ILUMINACIÓN<br>EN LOS ESTUDIOS E-1 Y E-2 EN EL C.P.P. DE RTVE EN<br>SANT CUGAT DEL VALLES<br>PLANTA BAJA ESTUDIOS | REFORMADO:       |
| PLANO Nº :<br><br>03                                                                                                                                                                                                               |                                                                                                                                                            |                  |

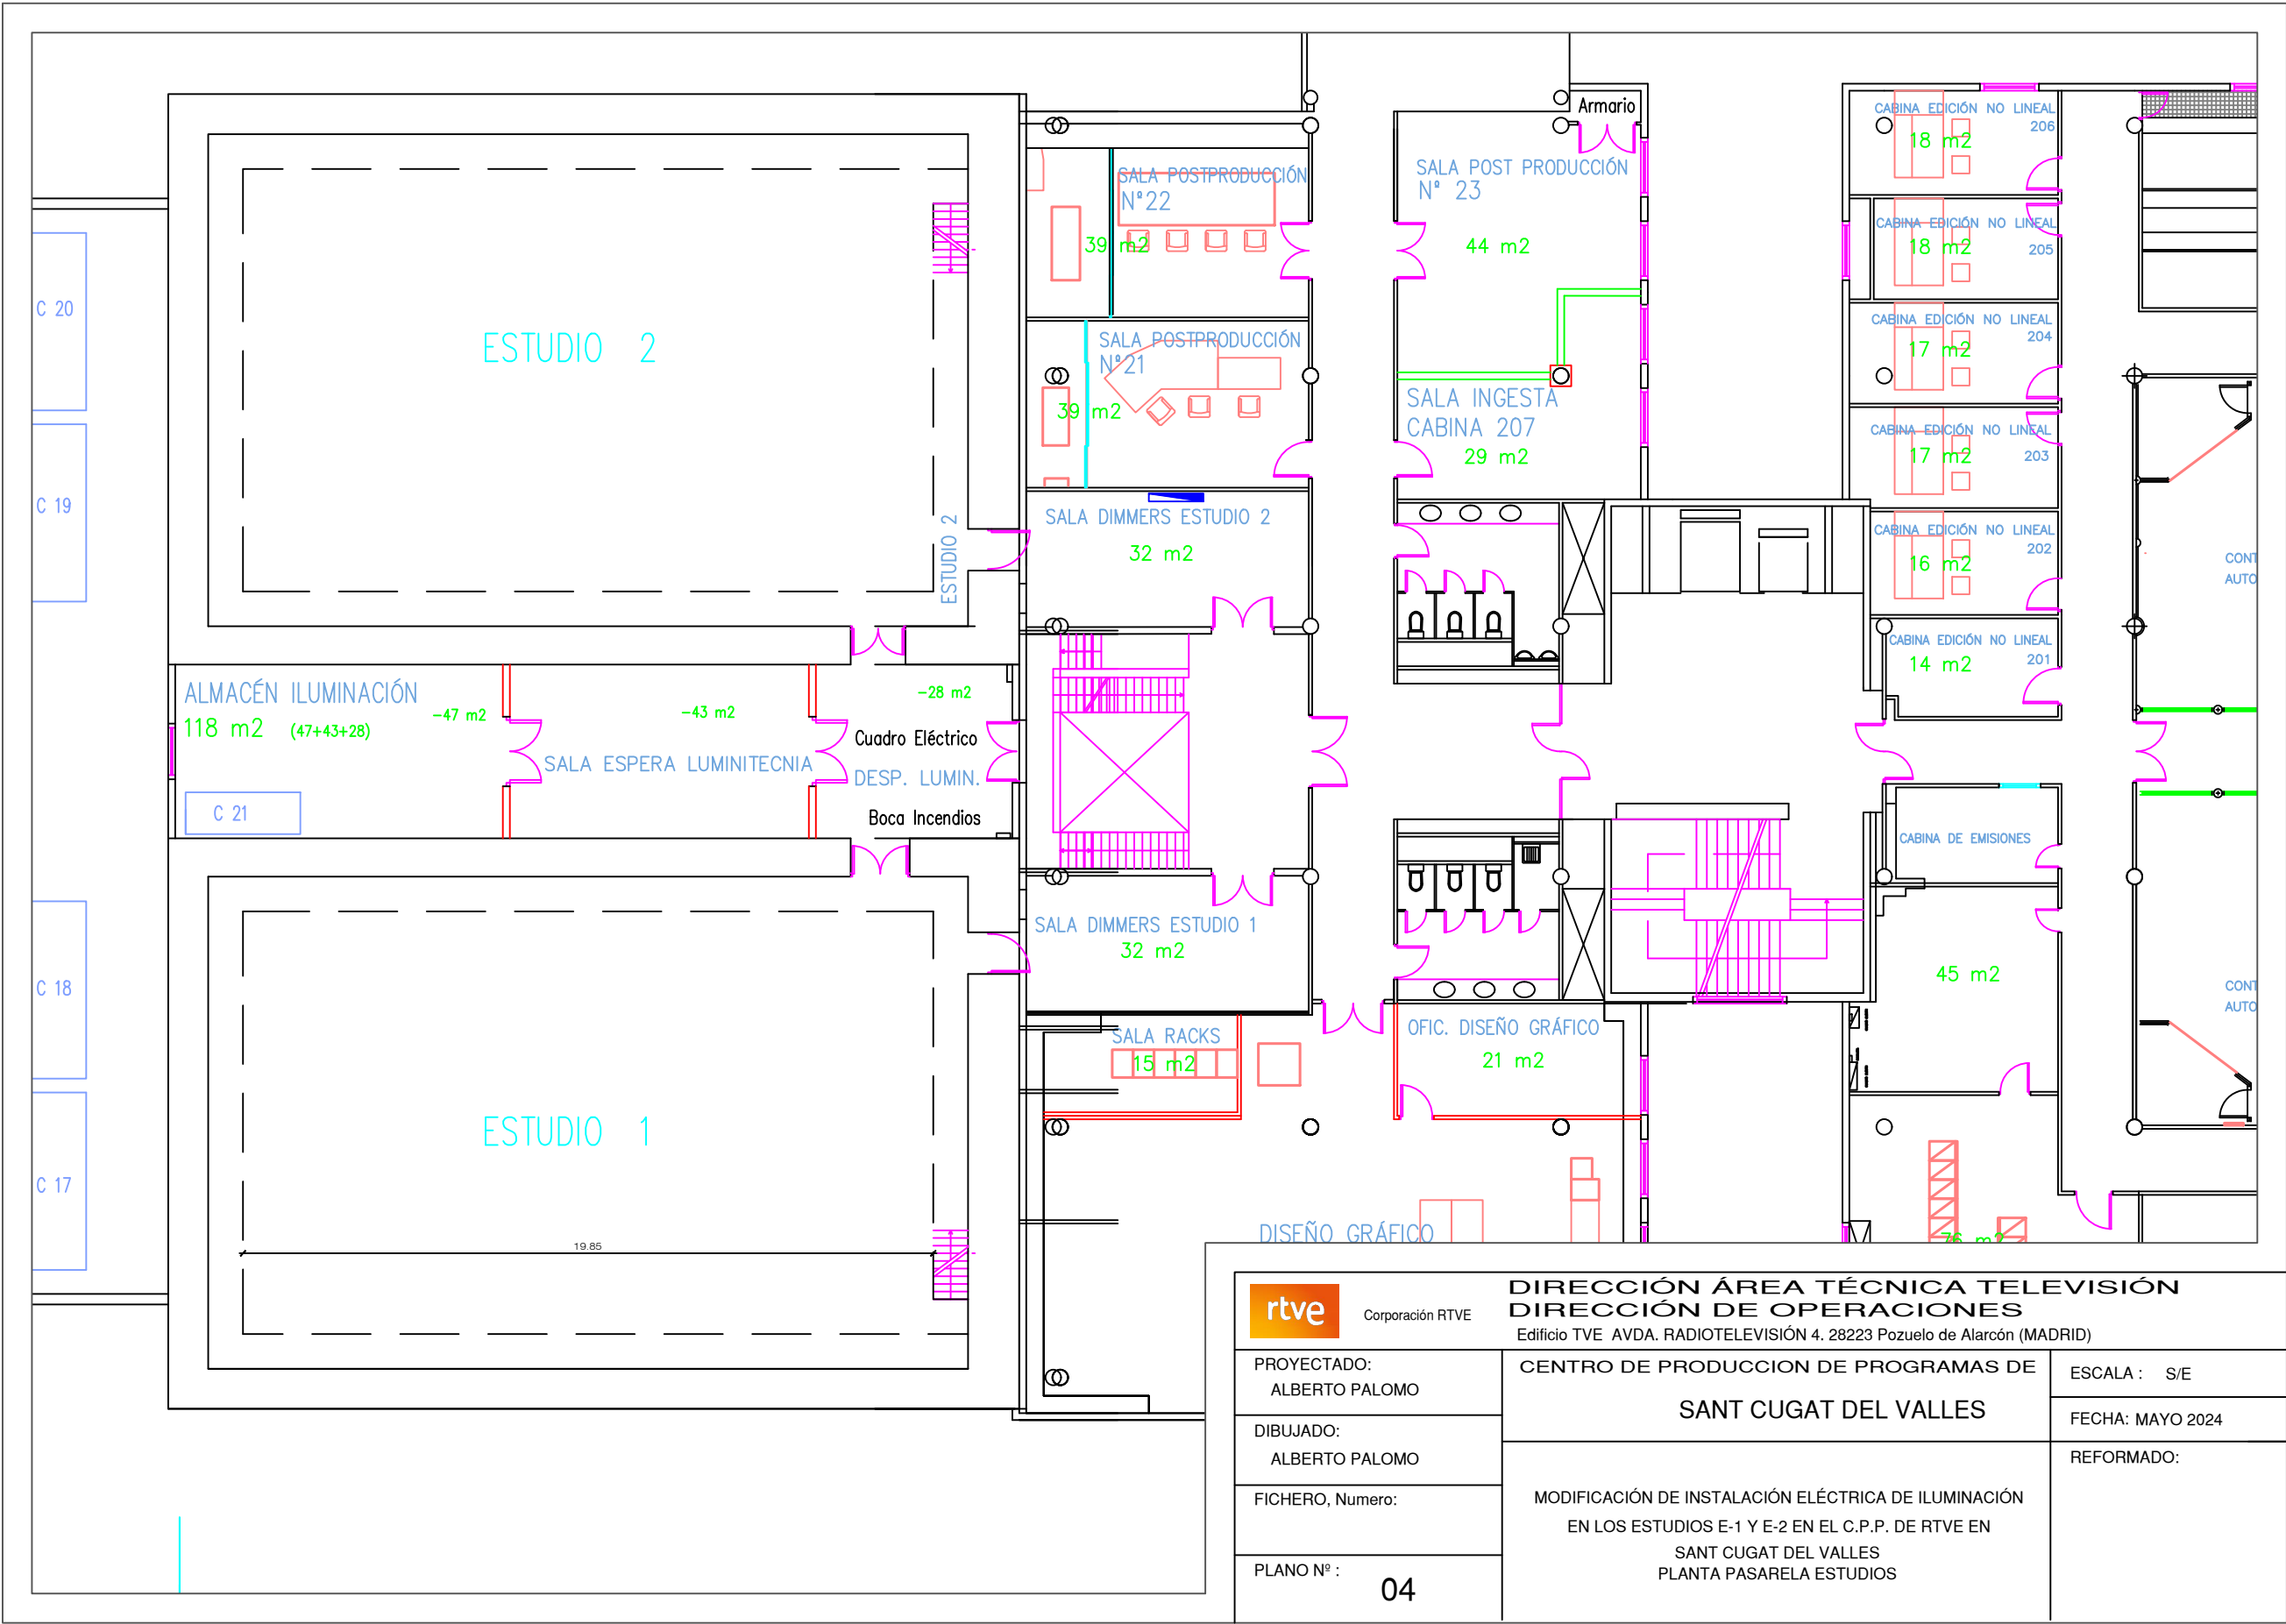

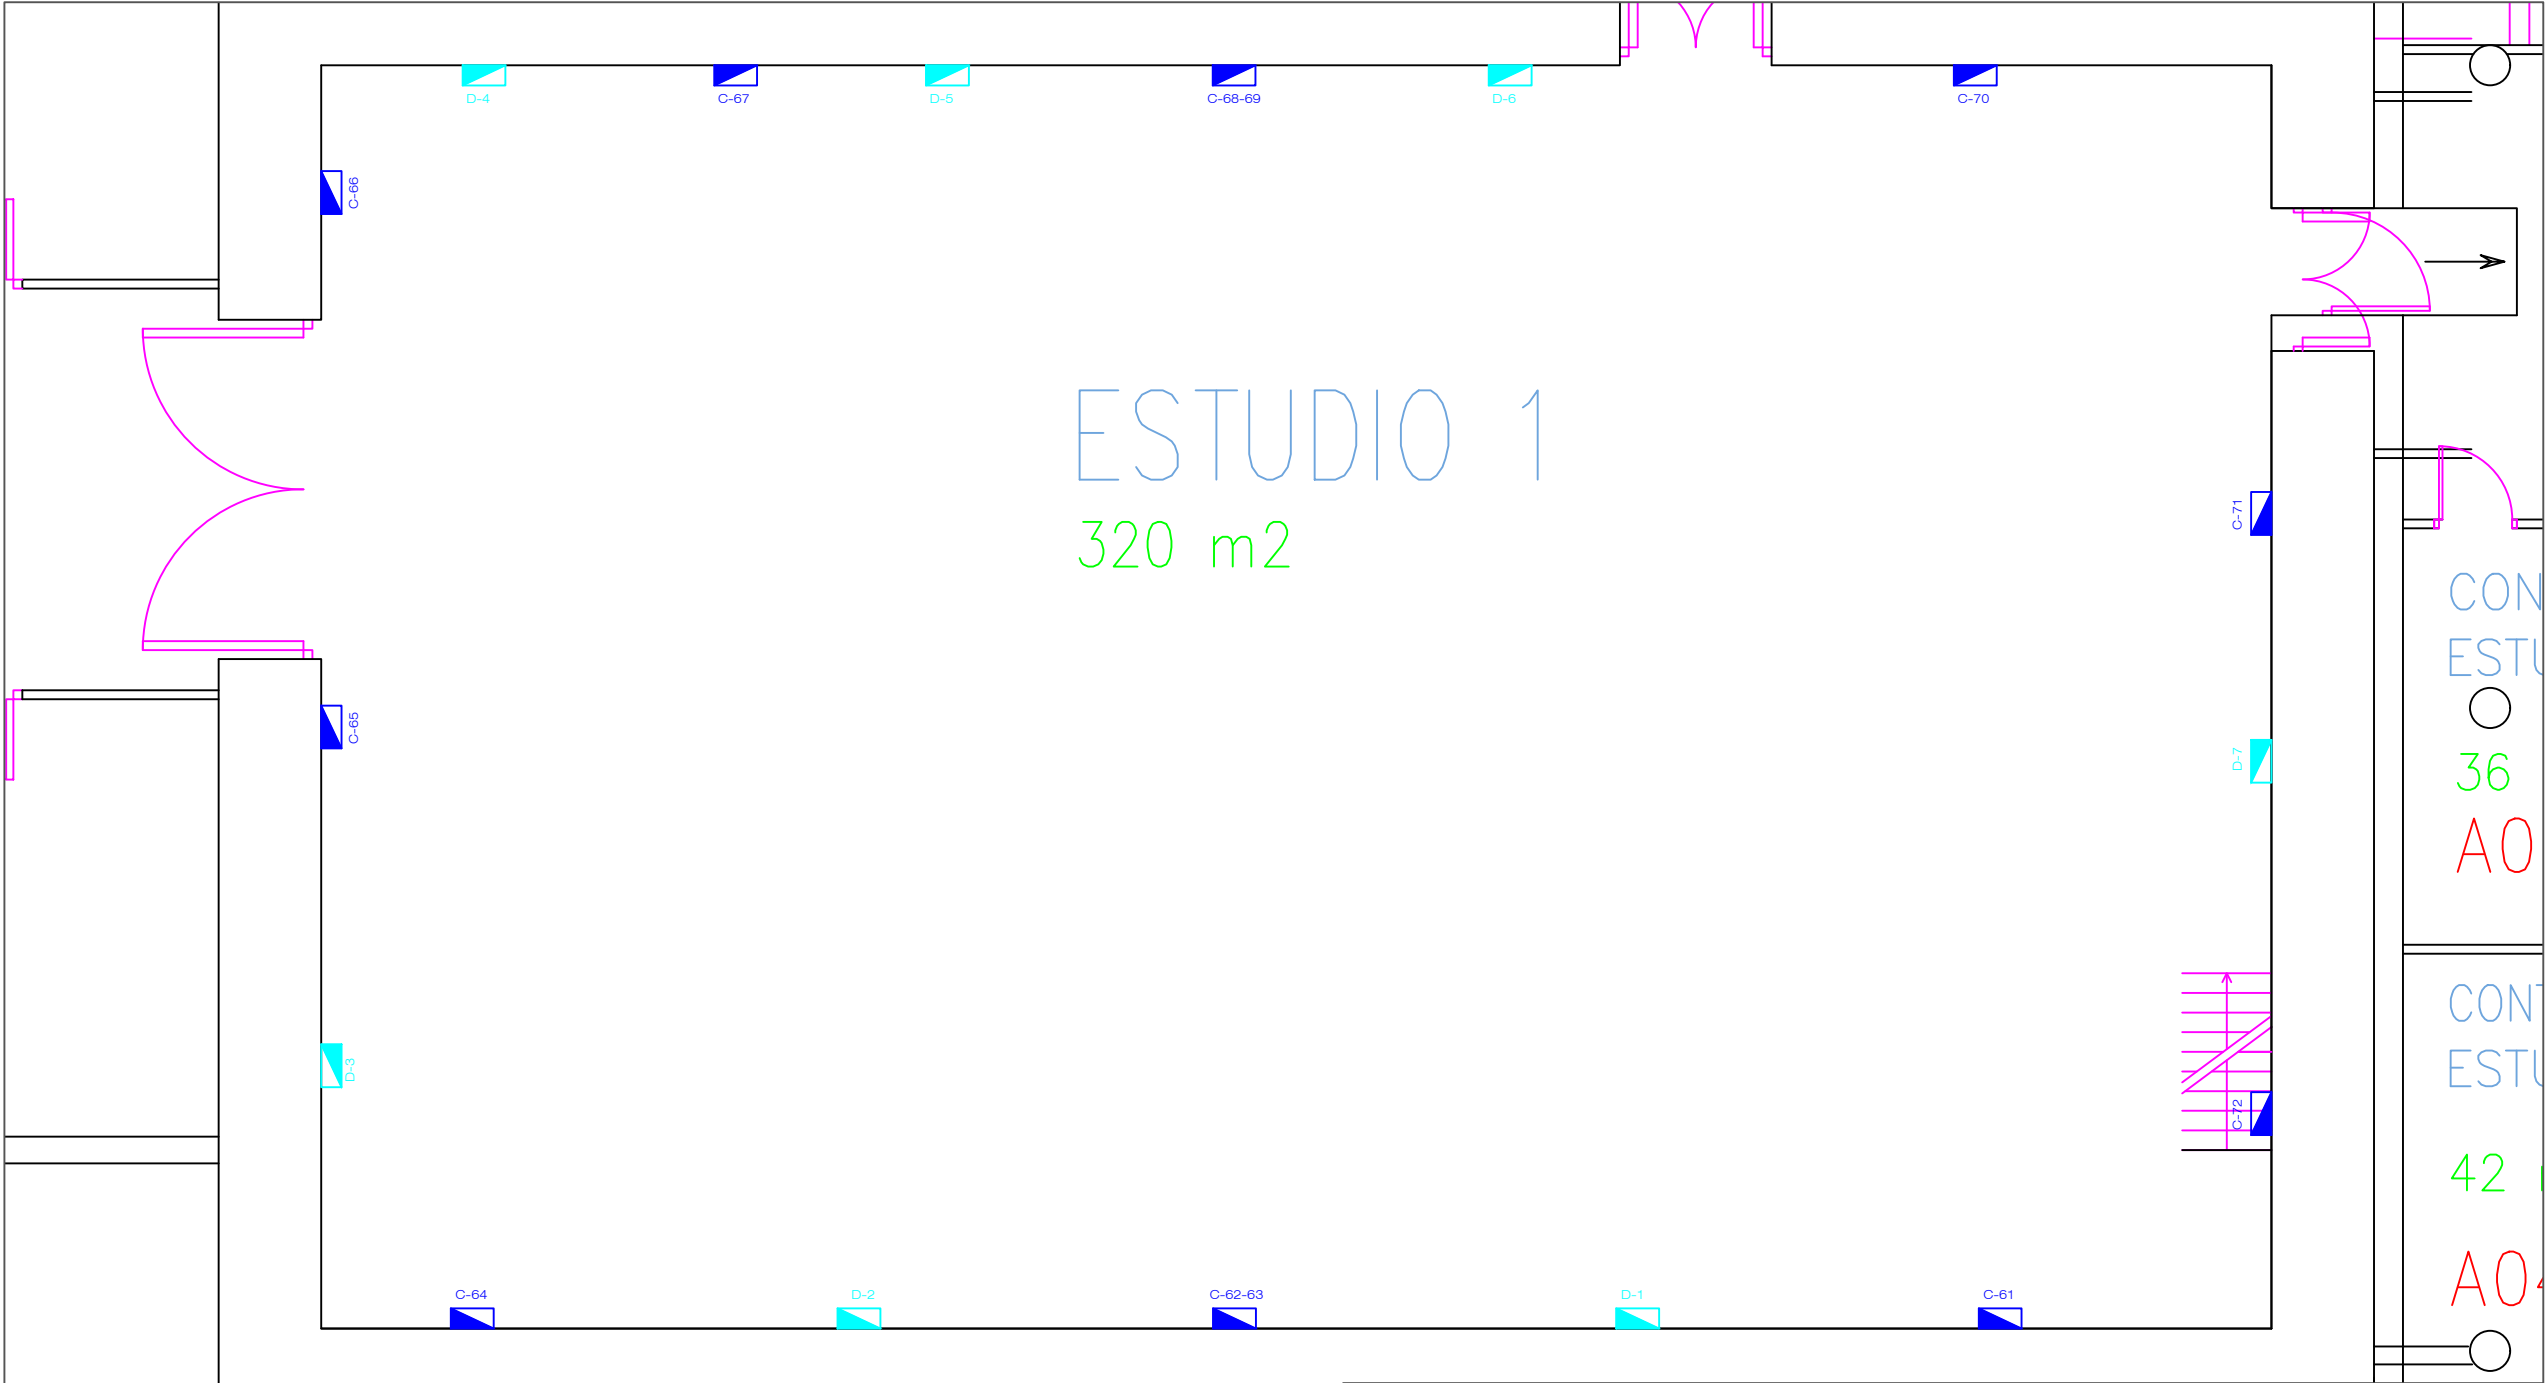

←→ BLOQUE ESTUDIOS



Corporación RTVE

**DIRECCIÓN ÁREA TÉCNICA TELEVISIÓN  
DIRECCIÓN DE OPERACIONES**

Edificio TVE AVDA. RADIOTELEVISIÓN 4. 28223 Pozuelo de Alarcón (MADRID)

PROYECTADO:  
ALBERTO PALOMO

DIBUJADO:  
ALBERTO PALOMO

FICHERO, Numero:

PLANO Nº :  
**05**

CENTRO DE PRODUCCION DE PROGRAMAS DE  
**SANT CUGAT DEL VALLES**

MODIFICACIÓN DE INSTALACIÓN ELÉCTRICA DE ILUMINACIÓN  
EN LOS ESTUDIOS E-1 Y E-2 EN EL C.P.P. DE RTVE EN  
SANT CUGAT DEL VALLES  
CUADROS ILUMINACIÓN PLATO ESTUDIO 1


ESCALA : S/E

FECHA: MAYO 2024


REFORMADO:

CON  
ESTU  
○  
36  
A0


CON  
ESTU  
○  
42  
A0

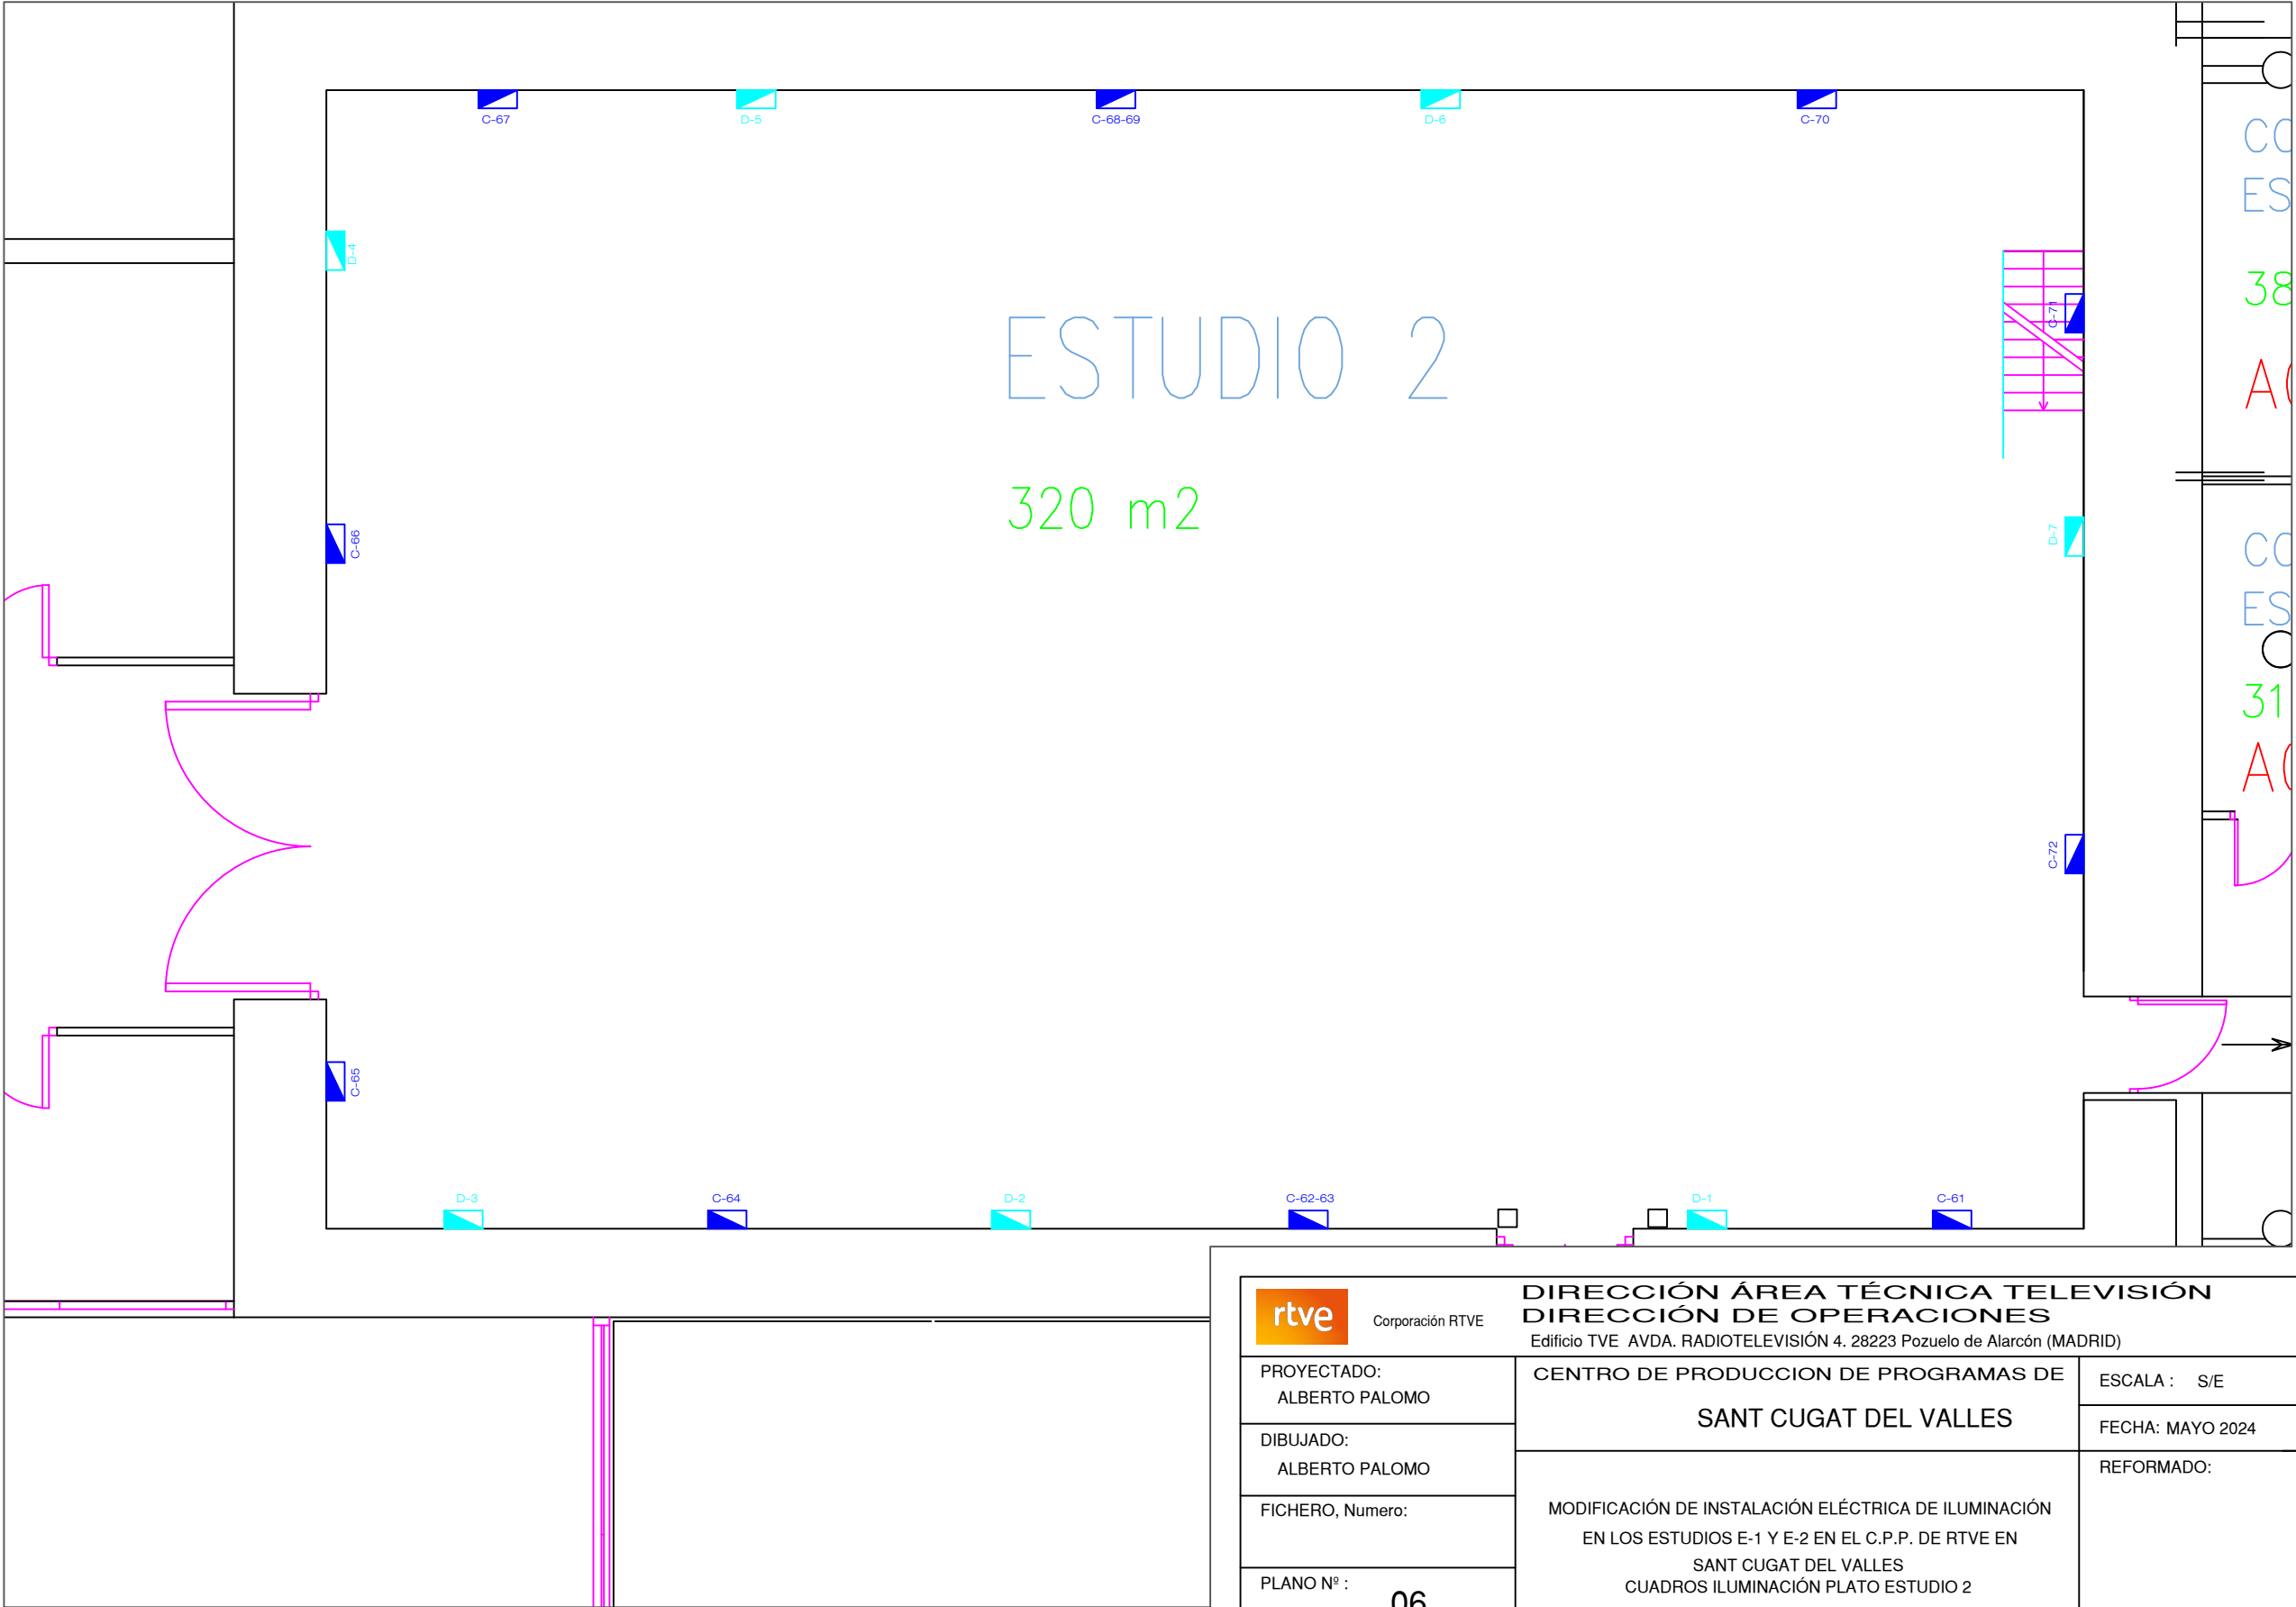

|                                                                                                                                                                                                                                    |                                                                                                                                                                           |                  |
|------------------------------------------------------------------------------------------------------------------------------------------------------------------------------------------------------------------------------------|---------------------------------------------------------------------------------------------------------------------------------------------------------------------------|------------------|
| <div><div>rtve</div><div>Corporación RTVE</div></div> <div><div>DIRECCIÓN ÁREA TÉCNICA TELEVISIÓN</div><div>DIRECCIÓN DE OPERACIONES</div><div>Edificio TVE AVDA. RADIOTELEVISIÓN 4. 28223 Pozuelo de Alarcón (MADRID)</div></div> |                                                                                                                                                                           |                  |
| PROYECTADO:<br>ALBERTO PALOMO                                                                                                                                                                                                      | CENTRO DE PRODUCCION DE PROGRAMAS DE<br><br>SANT CUGAT DEL VALLES                                                                                                         | ESCALA : S/E     |
| DIBUJADO:<br>ALBERTO PALOMO                                                                                                                                                                                                        |                                                                                                                                                                           | FECHA: MAYO 2024 |
| FICHERO, Numero:                                                                                                                                                                                                                   | MODIFICACIÓN DE INSTALACIÓN ELÉCTRICA DE ILUMINACIÓN<br>EN LOS ESTUDIOS E-1 Y E-2 EN EL C.P.P. DE RTVE EN<br>SANT CUGAT DEL VALLES<br>CUADROS ILUMINACIÓN PLATO ESTUDIO 2 | REFORMADO:       |
| PLANO Nº :<br>06                                                                                                                                                                                                                   |                                                                                                                                                                           |                  |

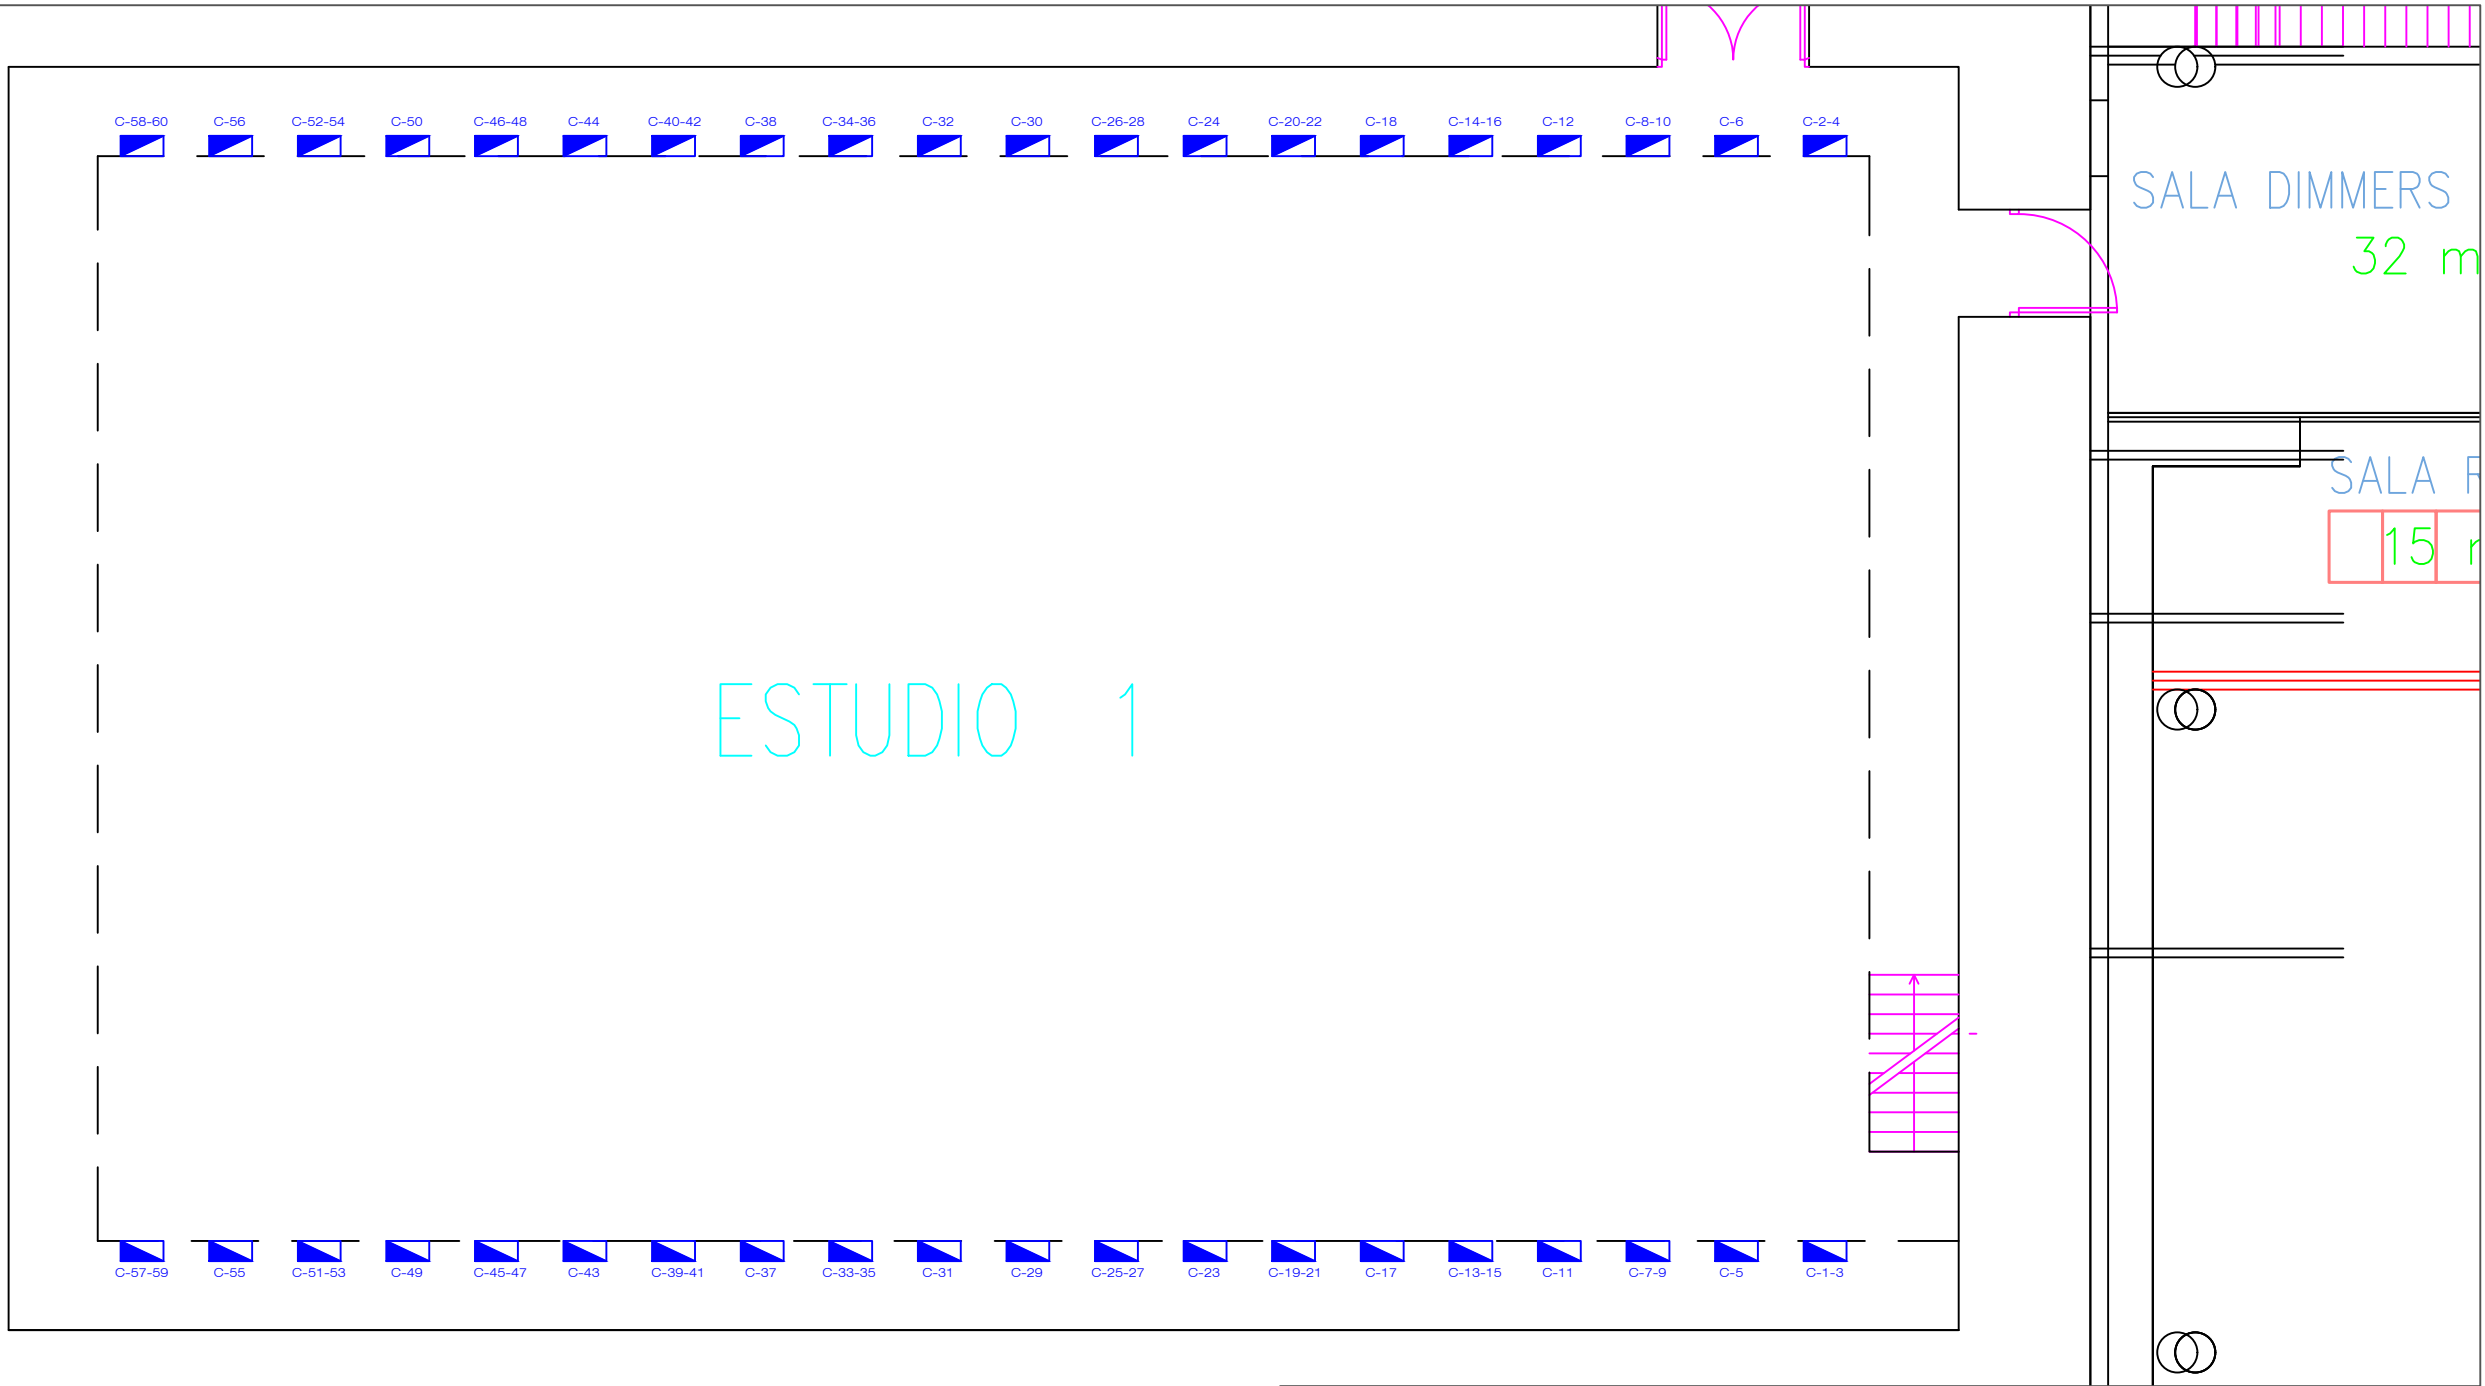

|                                                                                                                                                                                                                                    |                                                                                                                                                                              |                  |
|------------------------------------------------------------------------------------------------------------------------------------------------------------------------------------------------------------------------------------|------------------------------------------------------------------------------------------------------------------------------------------------------------------------------|------------------|
| <div><div>rtve</div><div>Corporación RTVE</div></div> <div><div>DIRECCIÓN ÁREA TÉCNICA TELEVISIÓN</div><div>DIRECCIÓN DE OPERACIONES</div><div>Edificio TVE AVDA. RADIOTELEVISIÓN 4. 28223 Pozuelo de Alarcón (MADRID)</div></div> |                                                                                                                                                                              |                  |
| PROYECTADO:<br>ALBERTO PALOMO                                                                                                                                                                                                      | CENTRO DE PRODUCCION DE PROGRAMAS DE<br><br>SANT CUGAT DEL VALLES                                                                                                            | ESCALA : S/E     |
| DIBUJADO:<br>ALBERTO PALOMO                                                                                                                                                                                                        |                                                                                                                                                                              | FECHA: MAYO 2024 |
| FICHERO, Numero:                                                                                                                                                                                                                   | MODIFICACIÓN DE INSTALACIÓN ELÉCTRICA DE ILUMINACIÓN<br>EN LOS ESTUDIOS E-1 Y E-2 EN EL C.P.P. DE RTVE EN<br>SANT CUGAT DEL VALLES<br>CUADROS ILUMINACIÓN PASARELA ESTUDIO 1 | REFORMADO:       |
| PLANO Nº :<br>07                                                                                                                                                                                                                   |                                                                                                                                                                              |                  |

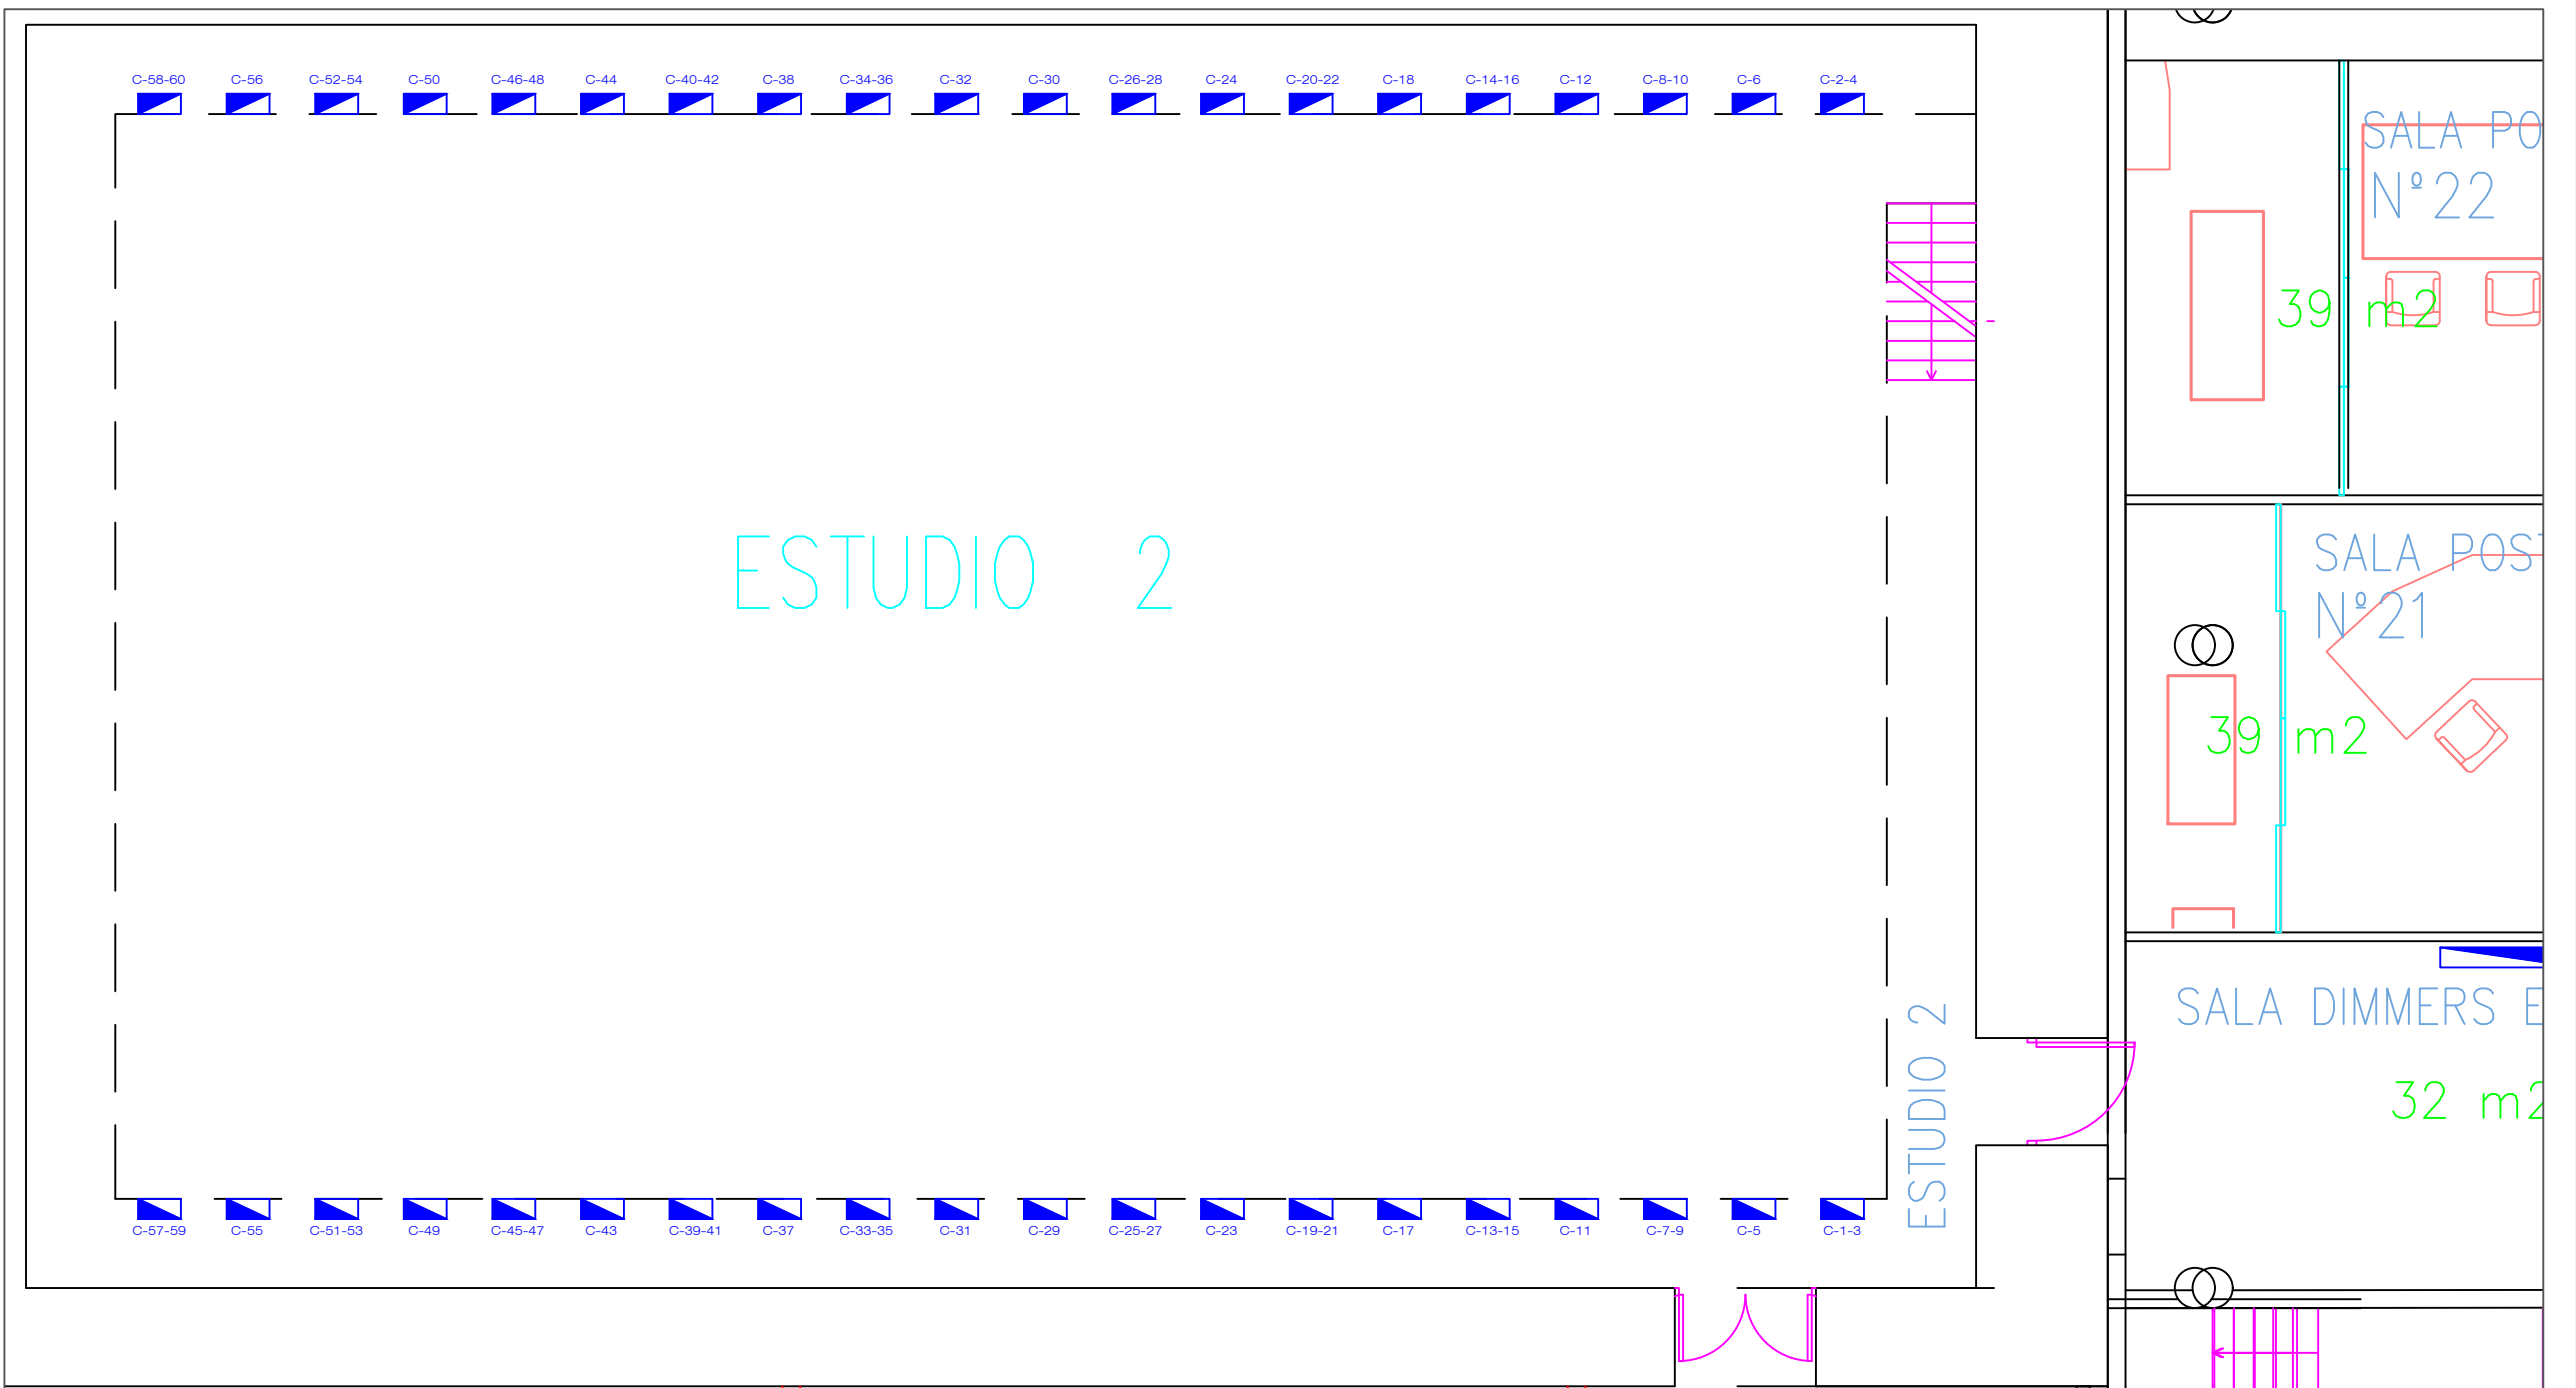


MACÉN ILUMINACIÓN  
8 m2 (47+43+28)

SALA ESPERA LUM

|                                                                                                                                                                                                             |                                                                                                                                                                              |                  |
|-------------------------------------------------------------------------------------------------------------------------------------------------------------------------------------------------------------|------------------------------------------------------------------------------------------------------------------------------------------------------------------------------|------------------|
| <div><div>rtve</div><div>Corporación RTVE</div></div> <div>DIRECCIÓN ÁREA TÉCNICA TELEVISIÓN<br/>DIRECCIÓN DE OPERACIONES<br/>Edificio TVE AVDA. RADIOTELEVISIÓN 4. 28223 Pozuelo de Alarcón (MADRID)</div> |                                                                                                                                                                              |                  |
| PROYECTADO:<br>ALBERTO PALOMO                                                                                                                                                                               | CENTRO DE PRODUCCION DE PROGRAMAS DE<br><br>SANT CUGAT DEL VALLES                                                                                                            | ESCALA : S/E     |
| DIBUJADO:<br>ALBERTO PALOMO                                                                                                                                                                                 |                                                                                                                                                                              | FECHA: MAYO 2024 |
| FICHERO, Numero:                                                                                                                                                                                            | MODIFICACIÓN DE INSTALACIÓN ELÉCTRICA DE ILUMINACIÓN<br>EN LOS ESTUDIOS E-1 Y E-2 EN EL C.P.P. DE RTVE EN<br>SANT CUGAT DEL VALLES<br>CUADROS ILUMINACIÓN PASARELA ESTUDIO 2 | REFORMADO:       |
| PLANO Nº :<br>08                                                                                                                                                                                            |                                                                                                                                                                              |                  |




ESTADO ACTUAL

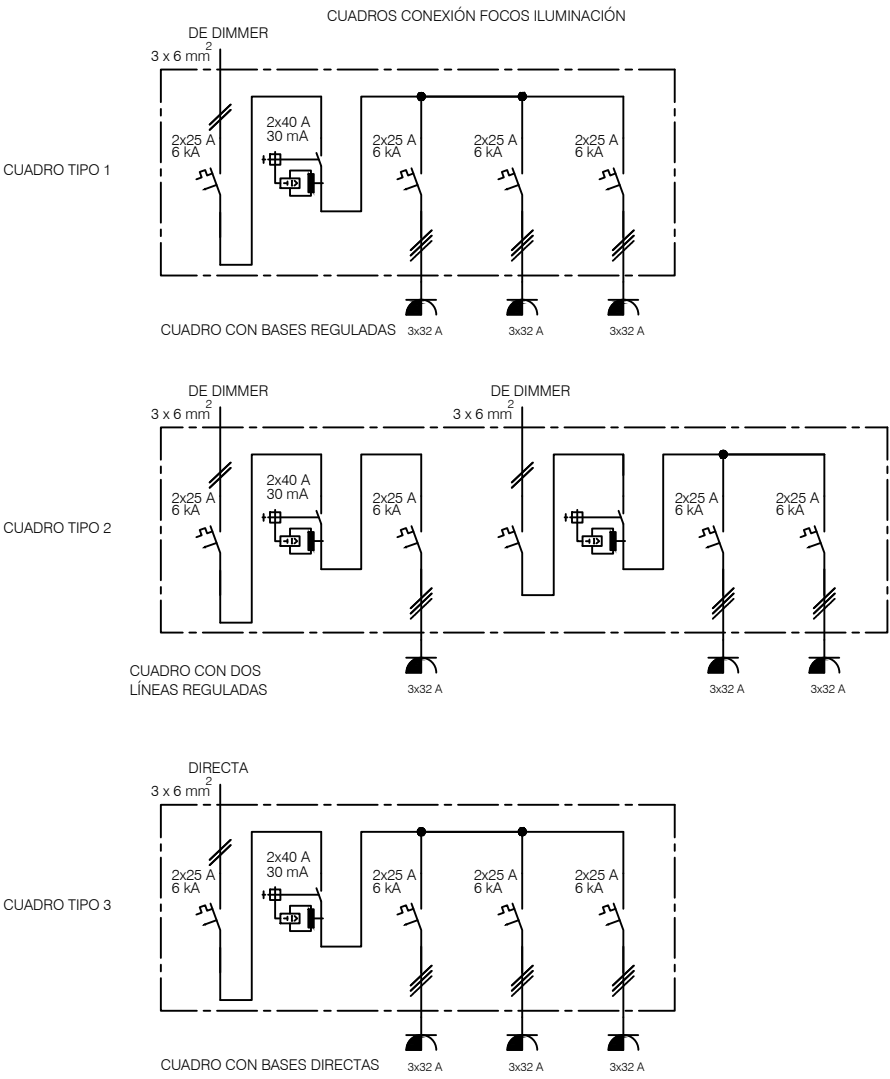




|                                                                                                                                                                                                             |                                                                                                                                                                                                                        |                   |
|-------------------------------------------------------------------------------------------------------------------------------------------------------------------------------------------------------------|------------------------------------------------------------------------------------------------------------------------------------------------------------------------------------------------------------------------|-------------------|
| <div><div>rtve</div><div>Corporación RTVE</div></div> <div>DIRECCIÓN ÁREA TÉCNICA TELEVISIÓN<br/>DIRECCIÓN DE OPERACIONES<br/>Edificio TVE AVDA. RADIOTELEVISIÓN 4. 28223 Pozuelo de Alarcón (MADRID)</div> |                                                                                                                                                                                                                        |                   |
| PROYECTADO:<br>ALBERTO PALOMO                                                                                                                                                                               | CENTRO DE PRODUCCION DE PROGRAMAS DE<br><br>SANT CUGAT DEL VALLES                                                                                                                                                      | ESCALA : S/E      |
| DIBUJADO:<br>ALBERTO PALOMO                                                                                                                                                                                 |                                                                                                                                                                                                                        | FECHA : MAYO 2024 |
| FICHERO, Numero:                                                                                                                                                                                            | MODIFICACIÓN DE INSTALACIÓN ELÉCTRICA DE ILUMINACIÓN<br>EN LOS ESTUDIOS E-1 Y E-2 EN EL C.P.P. DE RTVE EN<br>SANT CUGAT DEL VALLES<br>ESQUEMAS UNIFILARES CUADROS CONEXIÓN FOCOS<br>ILUMINACIÓN ESCÉNICA ESTADO ACTUAL | REFORMADO:        |
| PLANO Nº :<br><br>09                                                                                                                                                                                        |                                                                                                                                                                                                                        |                   |

ESTADO MODIFICADO


CUADROS CONEXIÓN FOCOS ILUMINACIÓN

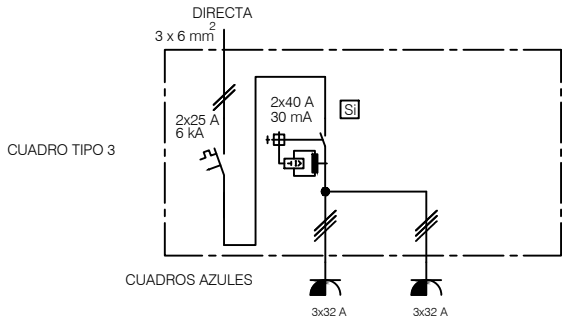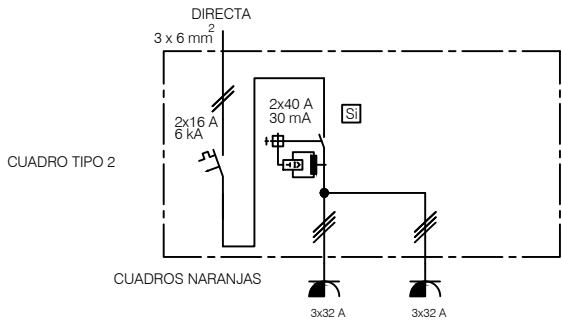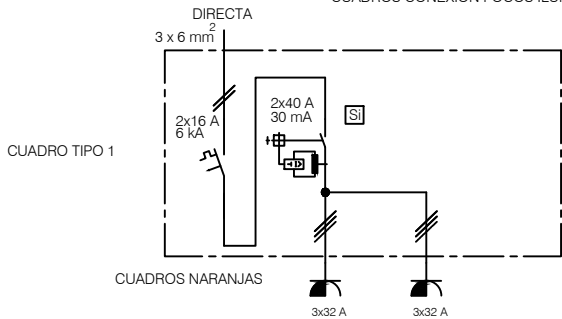

|                                                                                                                                                                                                                                    |                                                                                                                                                                                                                            |                   |
|------------------------------------------------------------------------------------------------------------------------------------------------------------------------------------------------------------------------------------|----------------------------------------------------------------------------------------------------------------------------------------------------------------------------------------------------------------------------|-------------------|
| <div><div>rtve</div><div>Corporación RTVE</div></div> <div><div>DIRECCIÓN ÁREA TÉCNICA TELEVISIÓN</div><div>DIRECCIÓN DE OPERACIONES</div><div>Edificio TVE AVDA. RADIOTELEVISIÓN 4. 28223 Pozuelo de Alarcón (MADRID)</div></div> |                                                                                                                                                                                                                            |                   |
| PROYECTADO:<br>ALBERTO PALOMO                                                                                                                                                                                                      | CENTRO DE PRODUCCION DE PROGRAMAS DE<br><br>SANT CUGAT DEL VALLES                                                                                                                                                          | ESCALA : S/E      |
| DIBUJADO:<br>ALBERTO PALOMO                                                                                                                                                                                                        |                                                                                                                                                                                                                            | FECHA : MAYO 2024 |
| FICHERO, Numero:                                                                                                                                                                                                                   | MODIFICACIÓN DE INSTALACIÓN ELÉCTRICA DE ILUMINACIÓN<br>EN LOS ESTUDIOS E-1 Y E-2 EN EL C.P.P. DE RTVE EN<br>SANT CUGAT DEL VALLES<br>ESQUEMAS UNIFILARES CUADROS CONEXIÓN FOCOS<br>ILUMINACIÓN ESCÉNICA ESTADO MODIFICADO | REFORMADO:        |
| PLANO Nº :<br><br>10                                                                                                                                                                                                               |                                                                                                                                                                                                                            |                   |

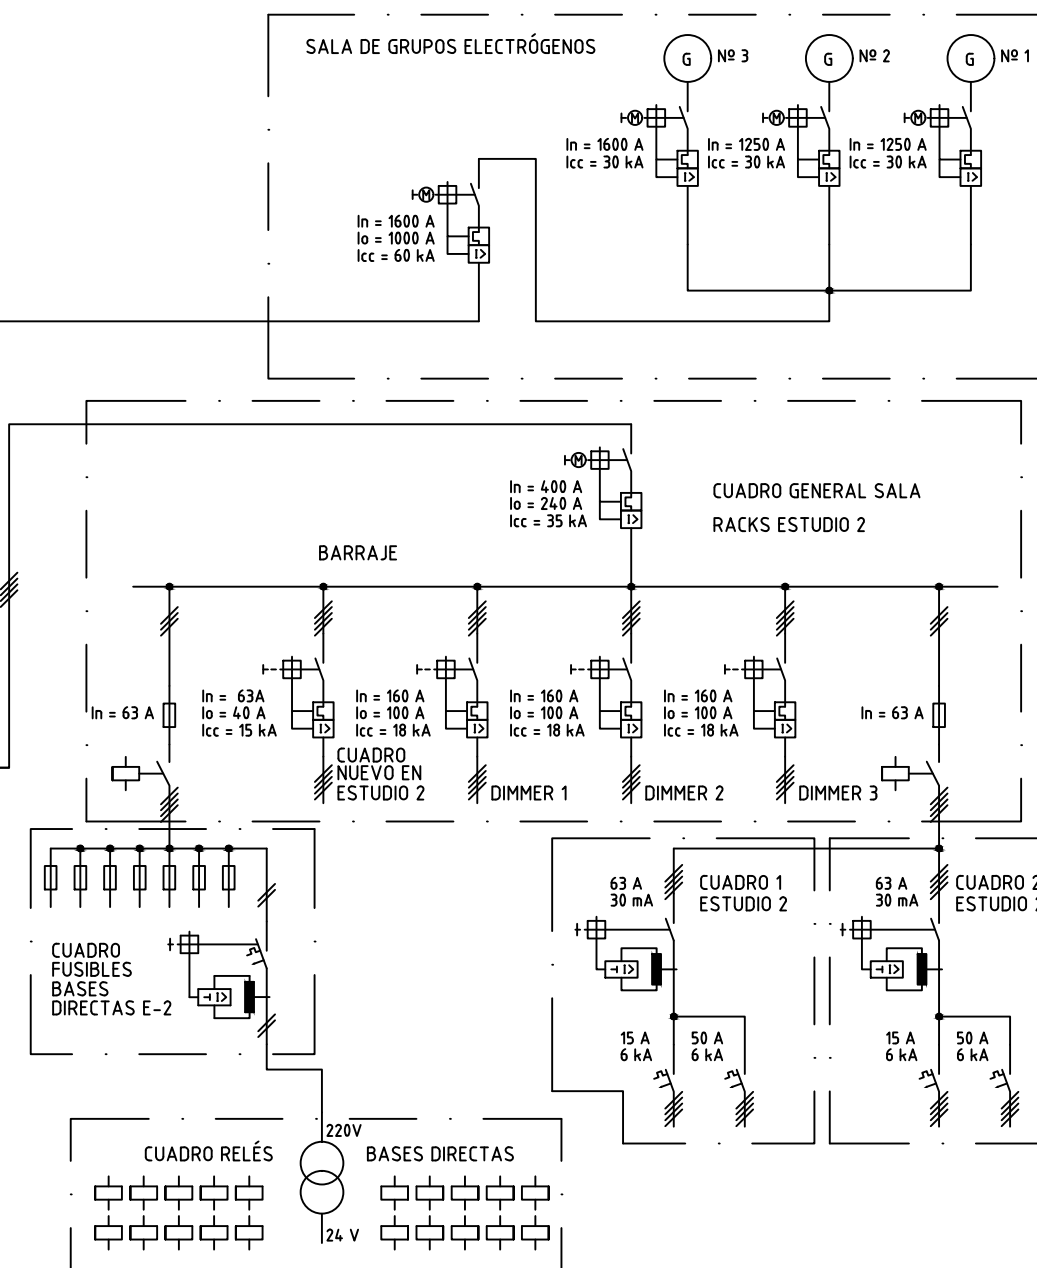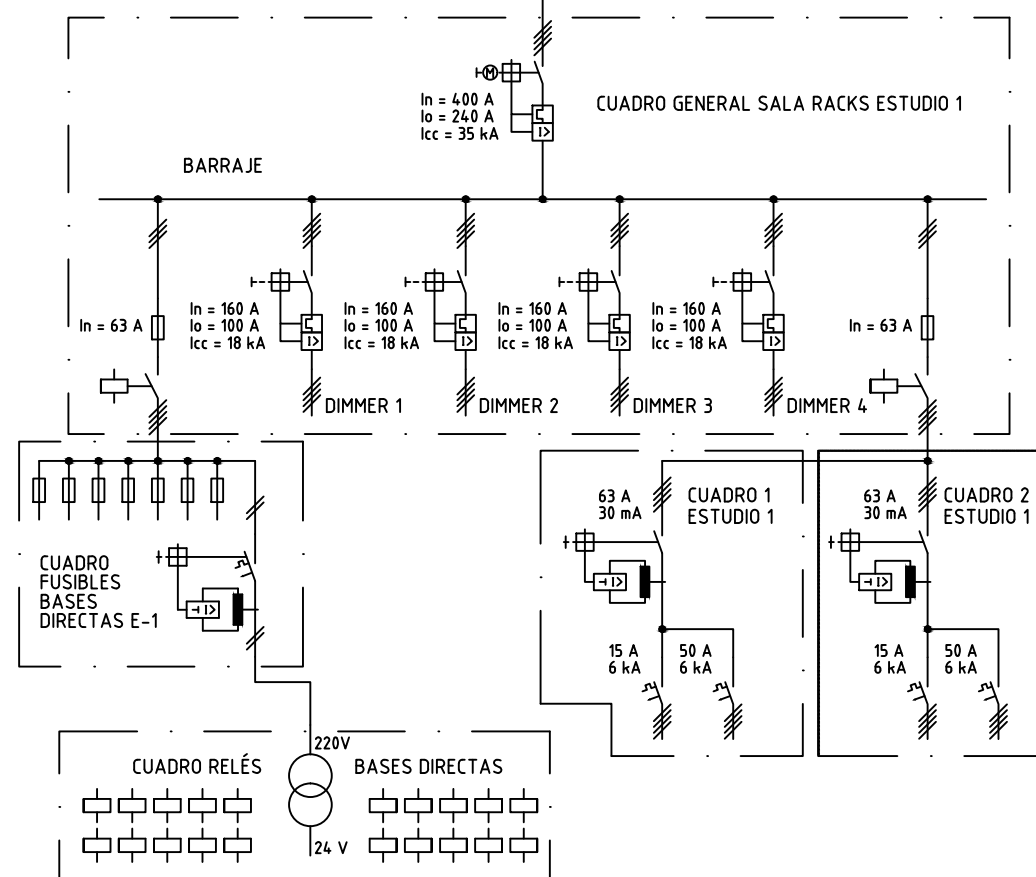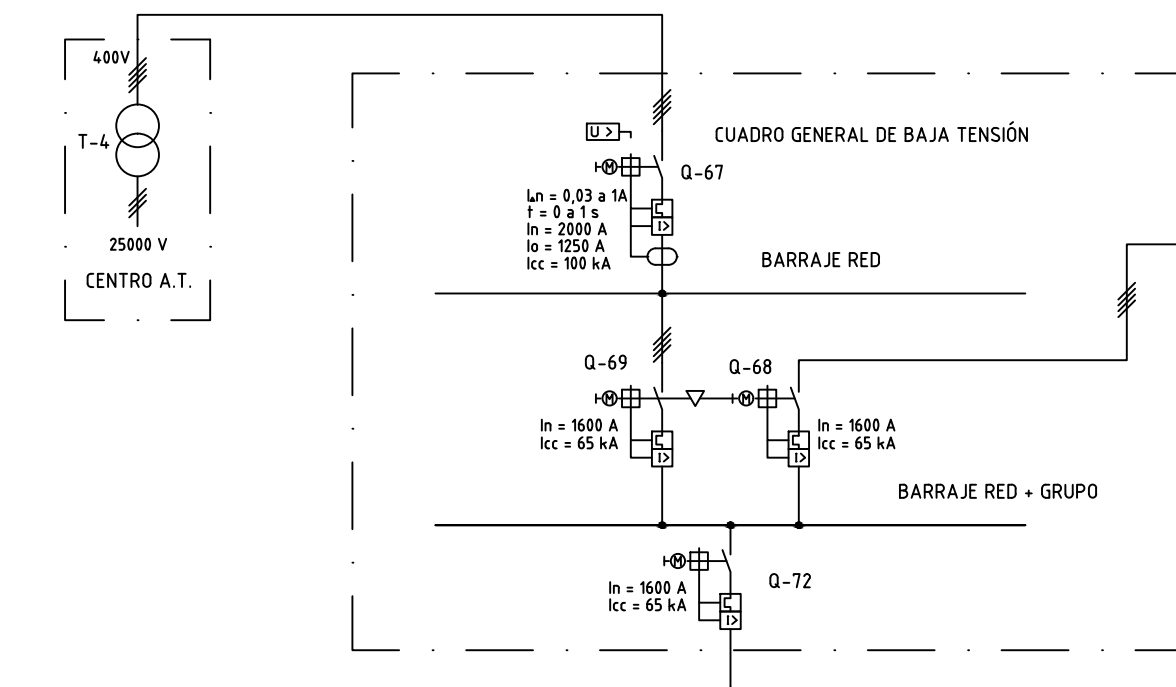

|                                                                                                                                                                                                                                    |                                                                                                                                                                              |                  |
|------------------------------------------------------------------------------------------------------------------------------------------------------------------------------------------------------------------------------------|------------------------------------------------------------------------------------------------------------------------------------------------------------------------------|------------------|
| <div><div>rtve</div><div>Corporación RTVE</div></div> <div><div>DIRECCIÓN ÁREA TÉCNICA TELEVISIÓN</div><div>DIRECCIÓN DE OPERACIONES</div><div>Edificio TVE AVDA. RADIOTELEVISIÓN 4. 28223 Pozuelo de Alarcón (MADRID)</div></div> |                                                                                                                                                                              |                  |
| PROYECTADO:<br>ALBERTO PALOMO                                                                                                                                                                                                      | CENTRO DE PRODUCCION DE PROGRAMAS DE<br><b>SANT CUGAT DEL VALLES</b>                                                                                                         | ESCALA : S/E     |
| DIBUJADO:<br>ALBERTO PALOMO                                                                                                                                                                                                        |                                                                                                                                                                              | FECHA: MAYO 2024 |
| FICHERO, Numero:                                                                                                                                                                                                                   | MODIFICACIÓN DE INSTALACIÓN ELÉCTRICA DE ILUMINACIÓN<br>EN LOS ESTUDIOS E-1 Y E-2 EN EL C.P.P. DE RTVE EN<br>SANT CUGAT DEL VALLES<br>CUADROS SALAS DE DIMMERS ESTADO ACTUAL | REFORMADO:       |
| PLANO Nº :<br><b>11</b>                                                                                                                                                                                                            |                                                                                                                                                                              |                  |

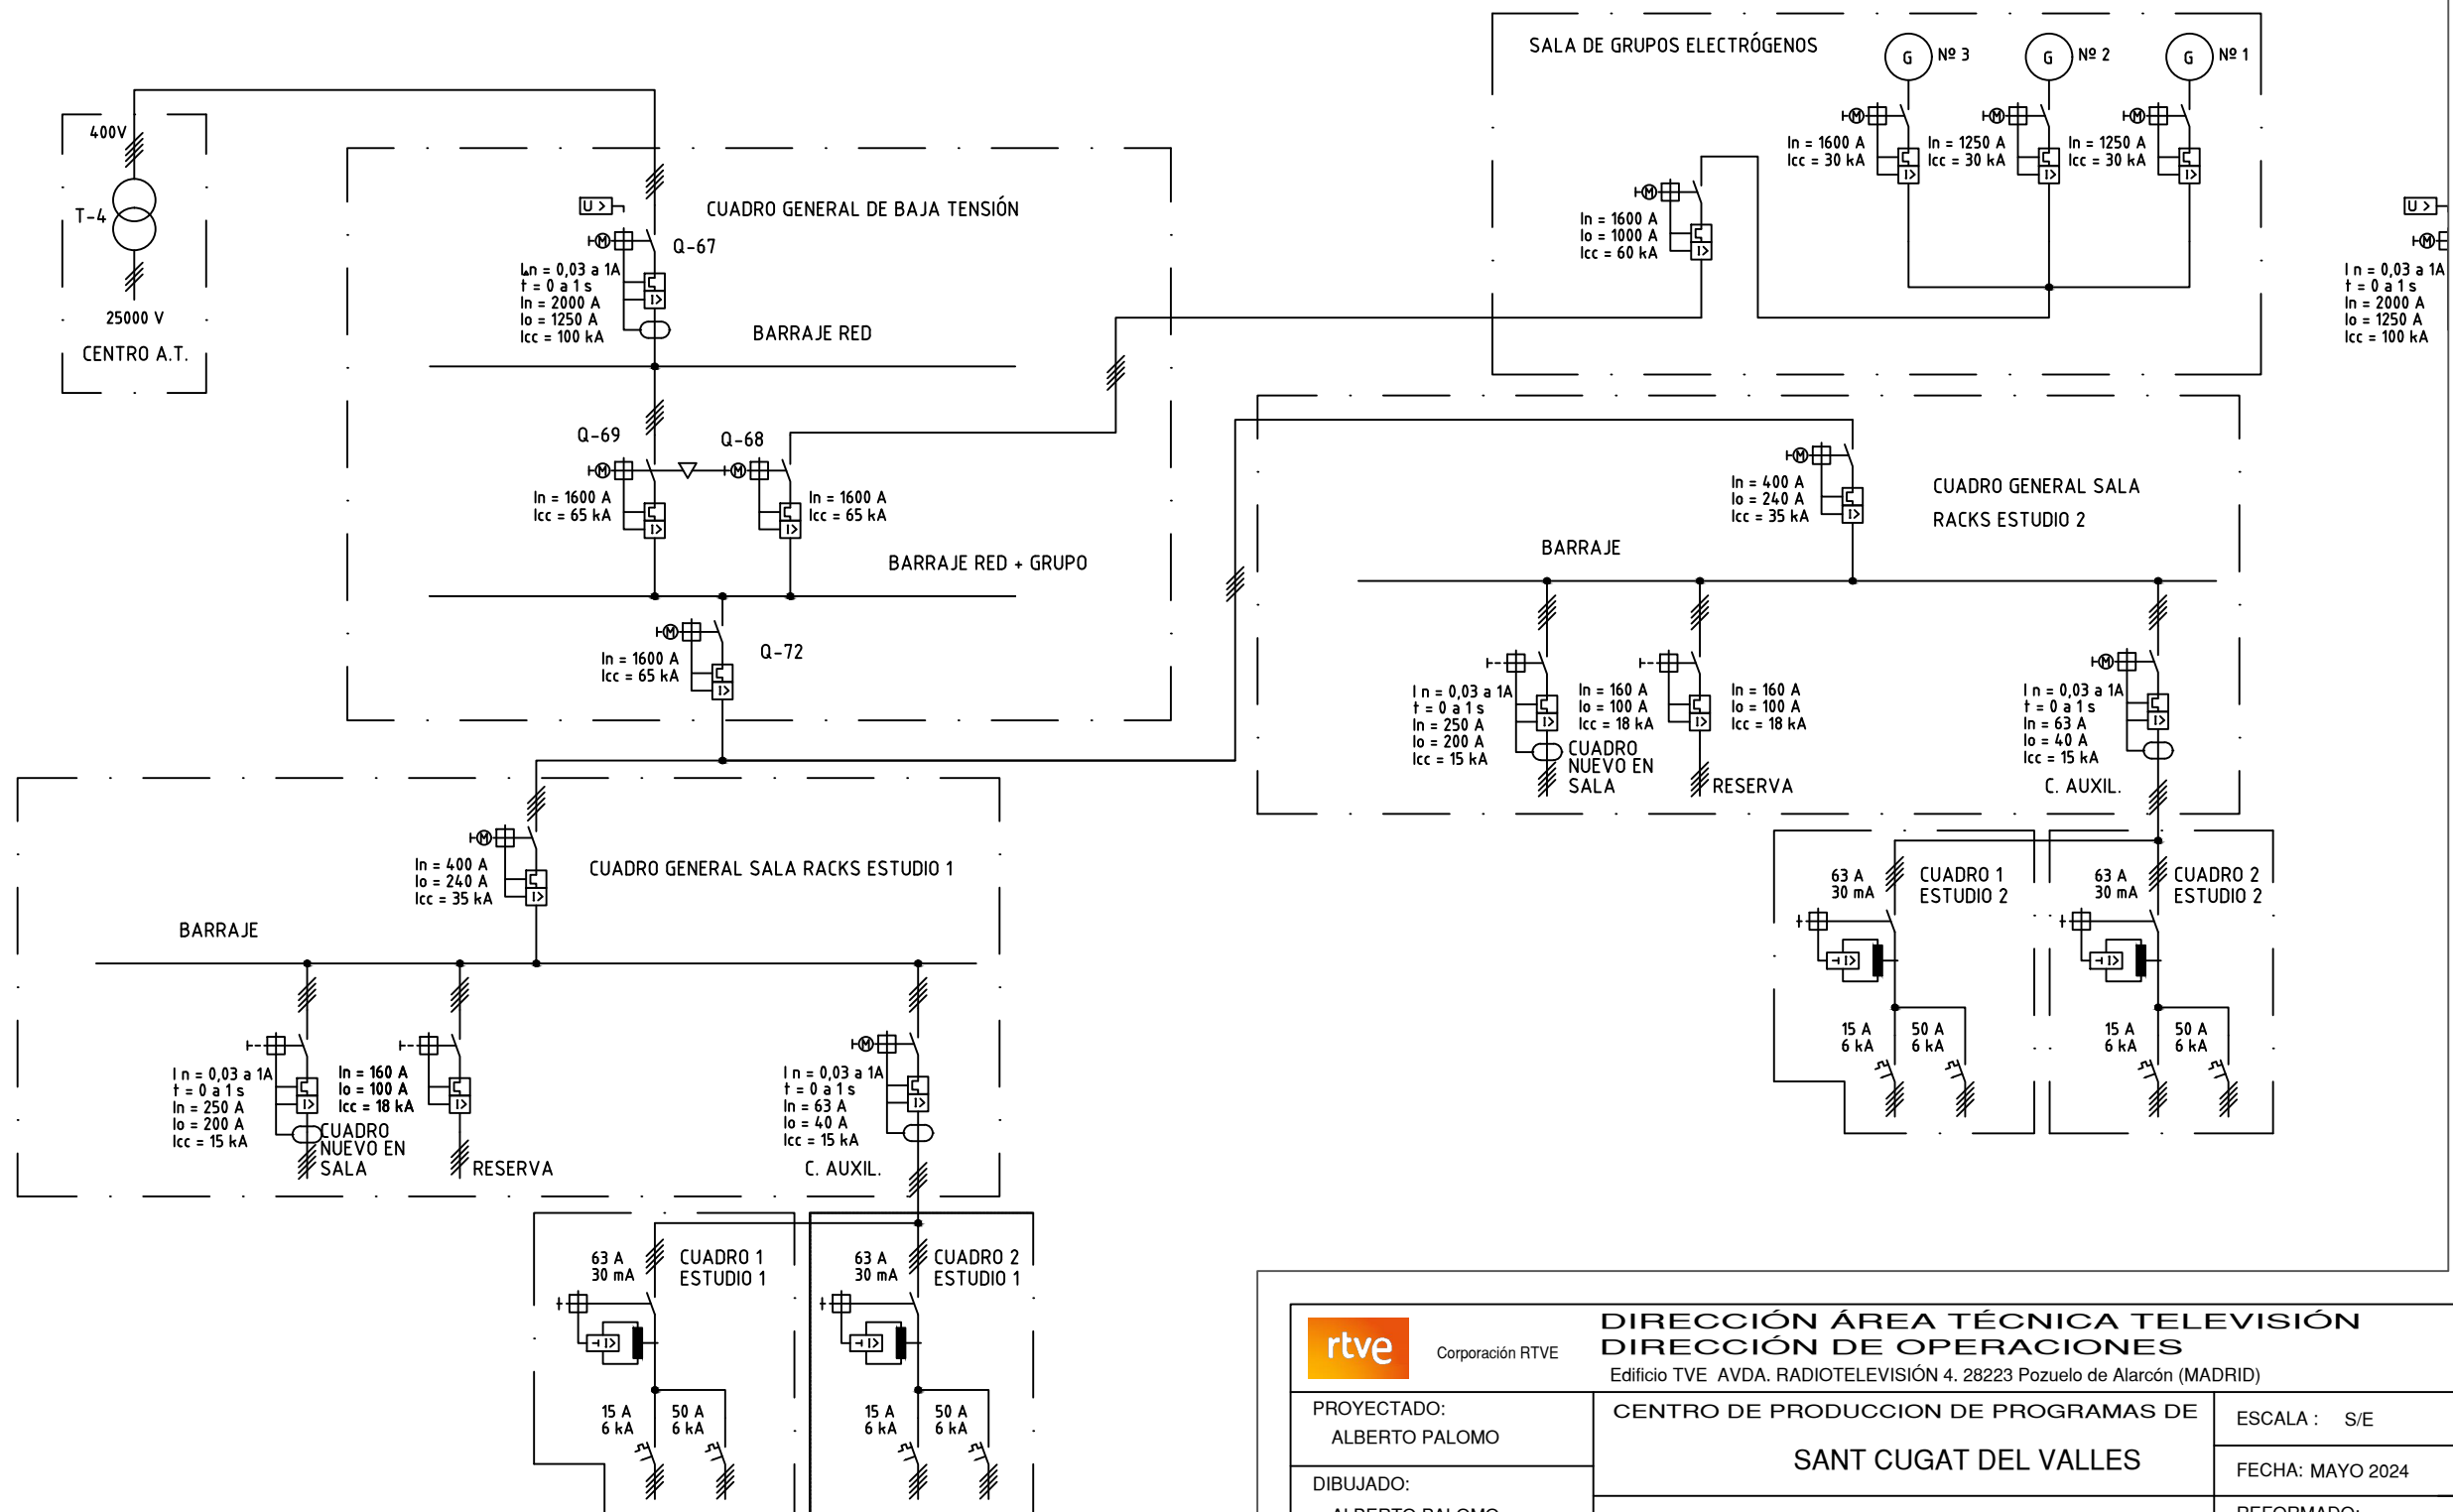

Corporación RTVE

## DIRECCIÓN ÁREA TÉCNICA TELEVISIÓN DIRECCIÓN DE OPERACIONES

Edificio TVE AVDA. RADIOTELEVISIÓN 4. 28223 Pozuelo de Alarcón (MADRID)

PROYECTADO:

ALBERTO PALOMO

DIBUJADO:

ALBERTO PALOMO

FICHERO, Numero:

PLANO Nº :

12


CENTRO DE PRODUCCION DE PROGRAMAS DE  
**SANT CUGAT DEL VALLES**

MODIFICACIÓN DE INSTALACIÓN ELÉCTRICA DE ILUMINACIÓN  
EN LOS ESTUDIOS E-1 Y E-2 EN EL C.P.P. DE RTVE EN  
SANT CUGAT DEL VALLES  
CUADROS SALAS DE DIMMERS ESTADO MODIFICADO

ESCALA : S/E

FECHA: MAYO 2024

REFORMADO:

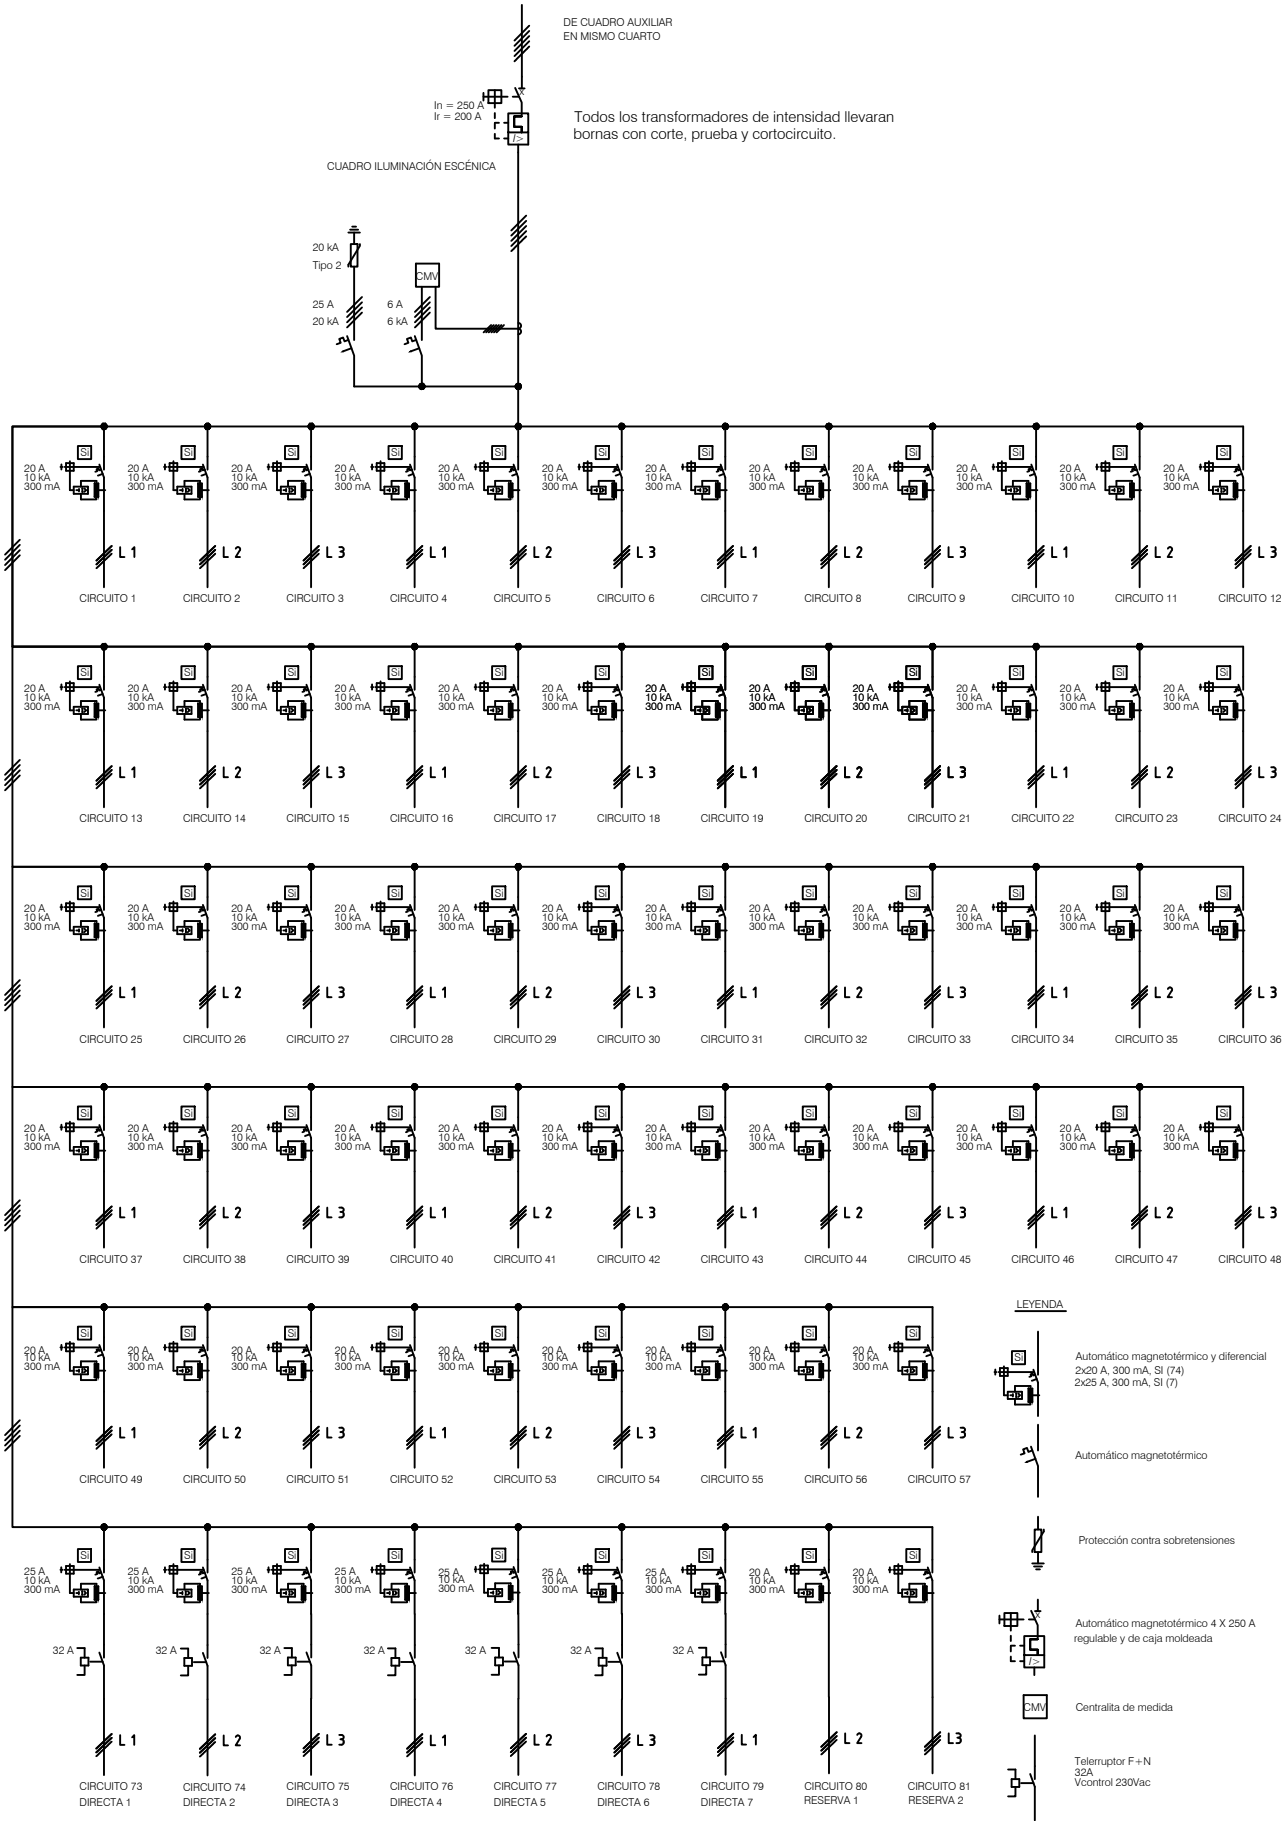

**DIRECCIÓN ÁREA TÉCNICA TELEVISIÓN**  
**DIRECCIÓN DE OPERACIONES**

Edificio TVE AVDA. RADIOTELEVISIÓN 4, 28223 Pozuelo de Alarcón (MADRID)



PROYECTADO:  
ALBERTO PALOMO

DIBUJADO:  
ALBERTO PALOMO

FICHERO, Número:

PLANO Nº : **13**


CENTRO DE PRODUCCION DE PROGRAMAS DE  
**TORRESPAÑA**

MODIFICACIÓN DE INSTALACIÓN ELÉCTRICA DE ILUMINACIÓN  
EN LOS ESTUDIOS E-1 Y E-2 EN EL C.P.P. DE RTVE EN  
SANT CUGAT DEL VALLES  
ESQUEMA UNIFILAR DE CUADROS ILUMINACIÓN NUEVOS  
IGUALES PARA LOS DOS ESTUDIOS



ESCALA : 1/100

FECHA: MAYO 2024

REFORMADO:

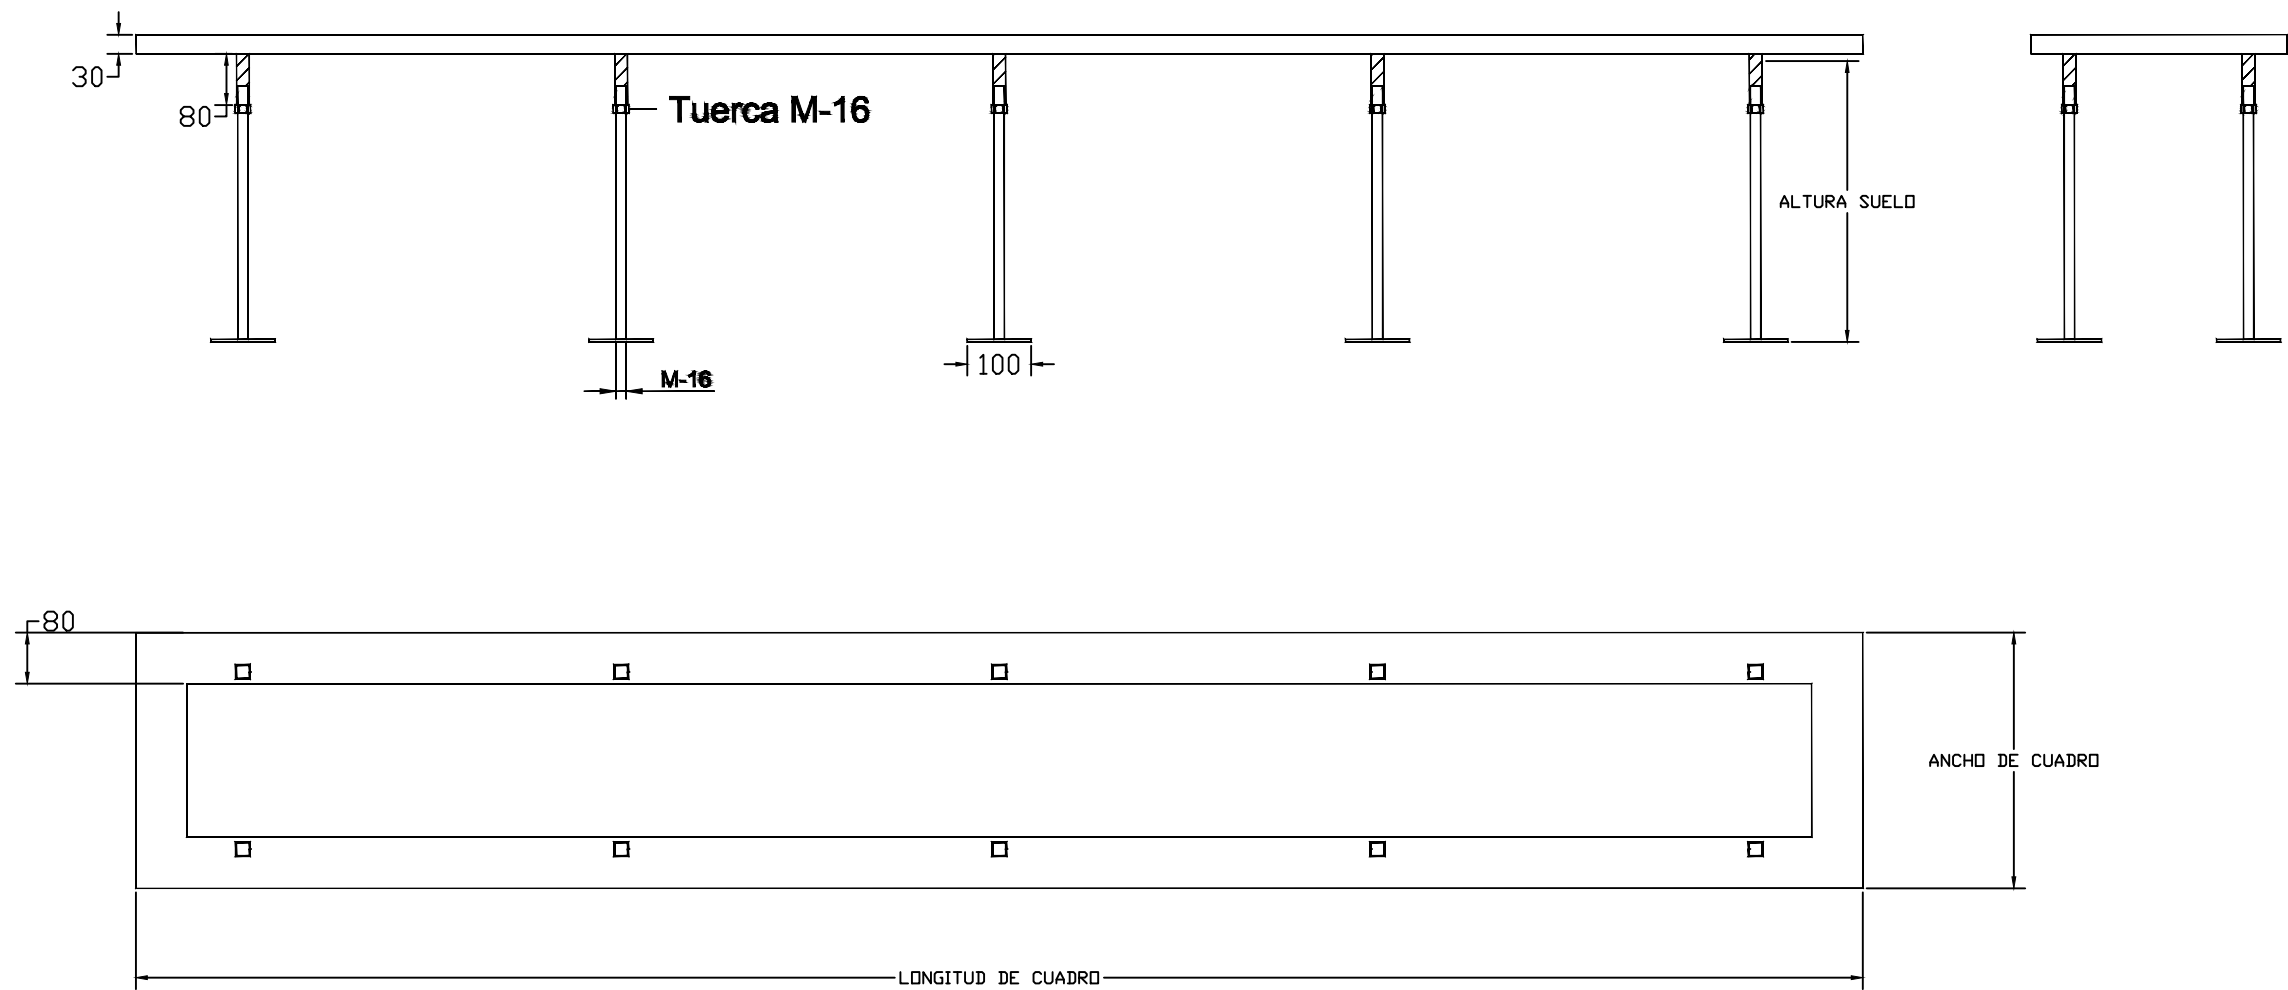

|                                                                                                                                                                                                                                    |                                                                                                                                                       |                   |
|------------------------------------------------------------------------------------------------------------------------------------------------------------------------------------------------------------------------------------|-------------------------------------------------------------------------------------------------------------------------------------------------------|-------------------|
| <div><div>rtve</div><div>Corporación RTVE</div></div> <div><div>DIRECCIÓN ÁREA TÉCNICA TELEVISIÓN</div><div>DIRECCIÓN DE OPERACIONES</div><div>Edificio TVE AVDA. RADIOTELEVISIÓN 4. 28223 Pozuelo de Alarcón (MADRID)</div></div> |                                                                                                                                                       |                   |
| PROYECTADO:<br>ALBERTO PALOMO                                                                                                                                                                                                      | CENTRO DE PRODUCCION DE PROGRAMAS DE<br><br>SANT CUGAT DEL VALLES                                                                                     | ESCALA : S/E      |
| DIBUJADO:<br>ALBERTO PALOMO                                                                                                                                                                                                        |                                                                                                                                                       | FECHA: ABRIL 2024 |
| FICHERO, Numero:                                                                                                                                                                                                                   | MODIFICACIÓN DE INSTALACIÓN ELÉCTRICA DE ILUMINACIÓN<br>EN LOS ESTUDIOS E-1 Y E-2 EN EL C.P.P. DE RTVE EN<br>SANT CUGAT DEL VALLES<br>BANCADA CUADROS | REFORMADO:        |
| PLANO Nº :<br>14                                                                                                                                                                                                                   |                                                                                                                                                       |                   |

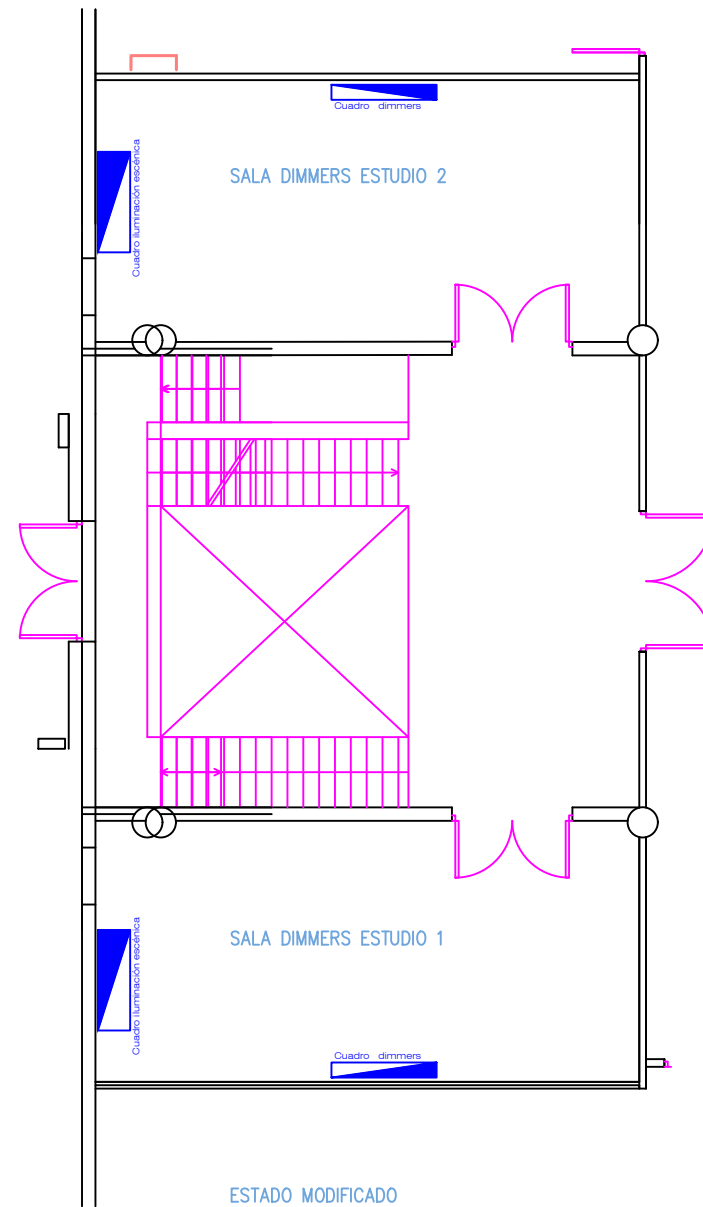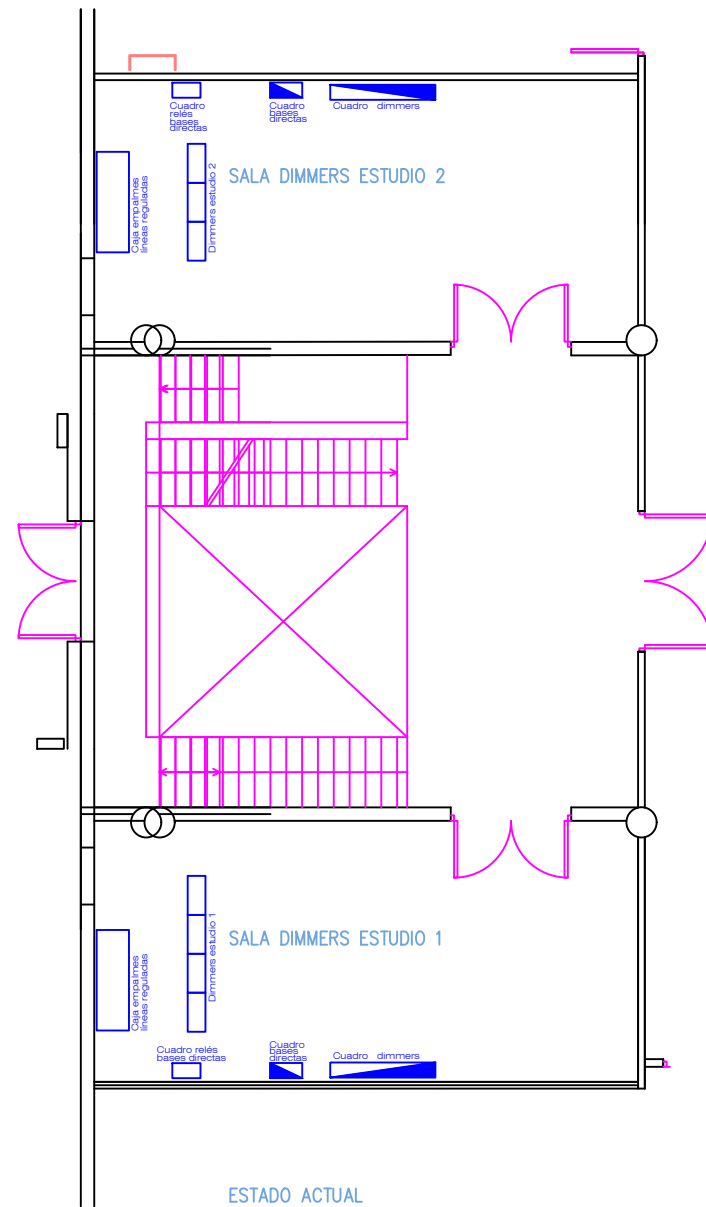

|                                                                                                                                                                                                                                    |                                                                                                                                                                                          |                   |
|------------------------------------------------------------------------------------------------------------------------------------------------------------------------------------------------------------------------------------|------------------------------------------------------------------------------------------------------------------------------------------------------------------------------------------|-------------------|
| <div><div>rtve</div><div>Corporación RTVE</div></div> <div><div>DIRECCIÓN ÁREA TÉCNICA TELEVISIÓN</div><div>DIRECCIÓN DE OPERACIONES</div><div>Edificio TVE AVDA. RADIOTELEVISIÓN 4. 28223 Pozuelo de Alarcón (MADRID)</div></div> |                                                                                                                                                                                          |                   |
| PROYECTADO:<br>ALBERTO PALOMO                                                                                                                                                                                                      | CENTRO DE PRODUCCION DE PROGRAMAS DE<br><br>SANT CUGAT DEL VALLES                                                                                                                        | ESCALA : S/E      |
| DIBUJADO:<br>ALBERTO PALOMO                                                                                                                                                                                                        |                                                                                                                                                                                          | FECHA: ABRIL 2024 |
| FICHERO, Numero:                                                                                                                                                                                                                   | MODIFICACIÓN DE INSTALACIÓN ELÉCTRICA DE ILUMINACIÓN<br>EN LOS ESTUDIOS E-1 Y E-2 EN EL C.P.P. DE RTVE EN<br>SANT CUGAT DEL VALLES<br>ESTADO ACTUAL Y MODIFICADO DE LAS SALAS DE DIMMERS | REFORMADO:        |
| PLANO Nº :<br>15                                                                                                                                                                                                                   |                                                                                                                                                                                          |                   |