
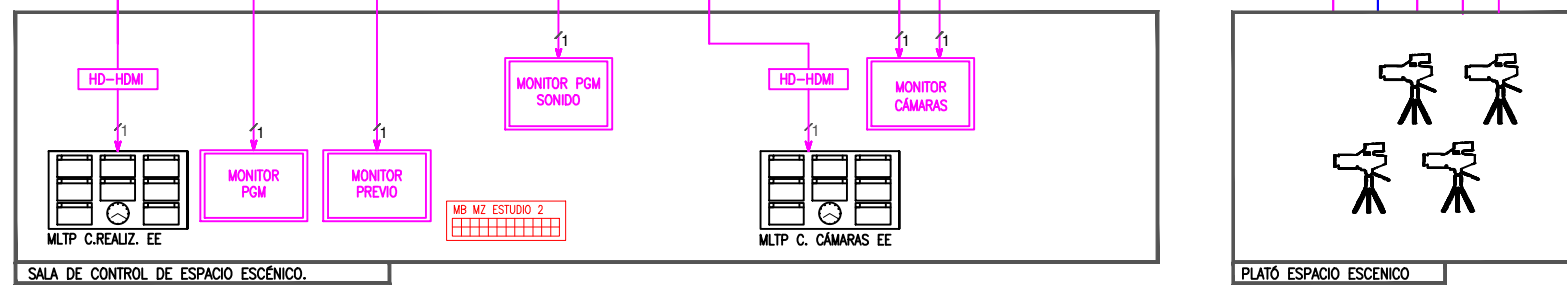
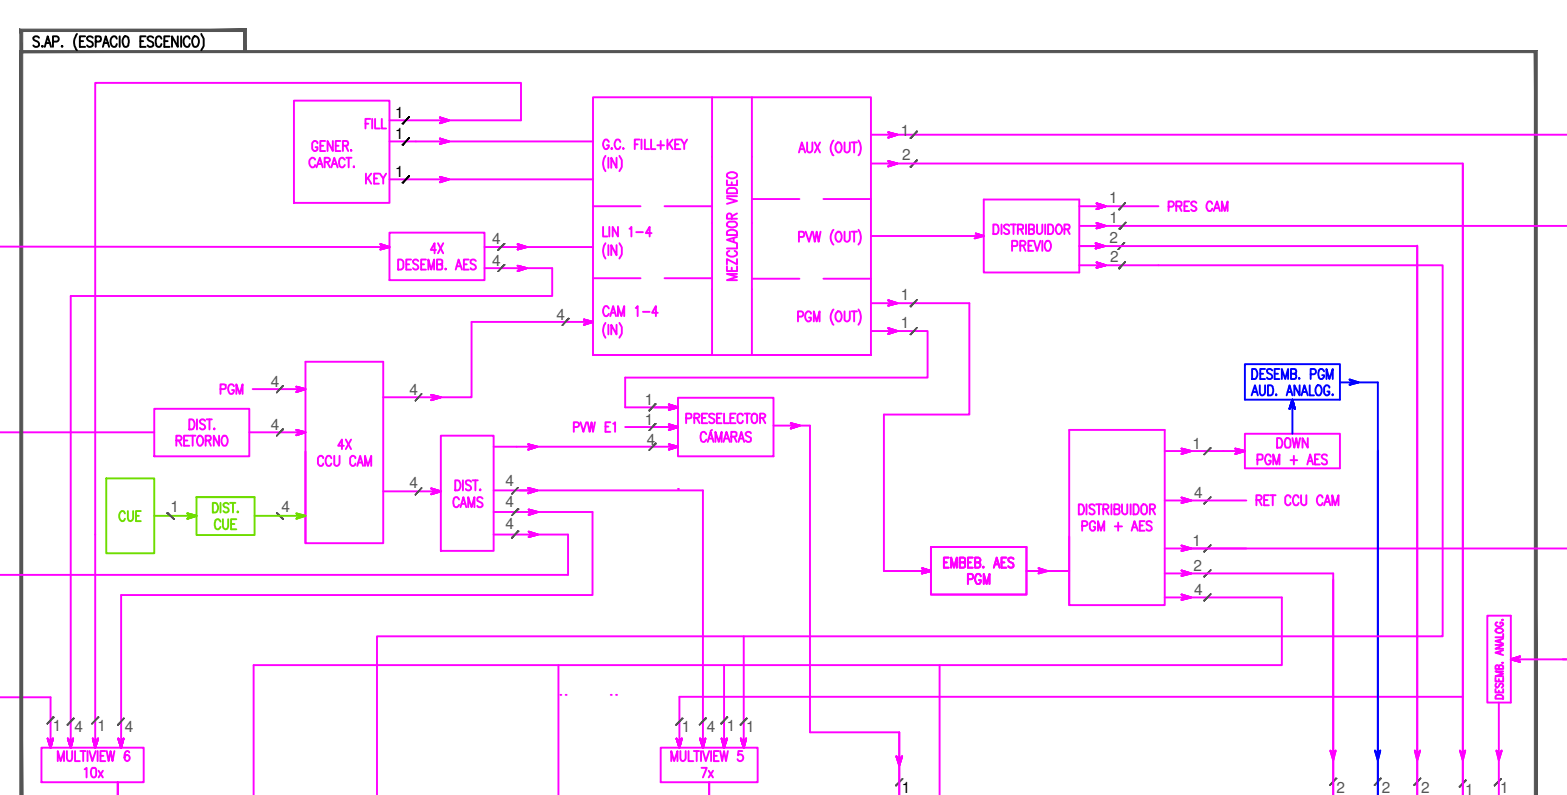
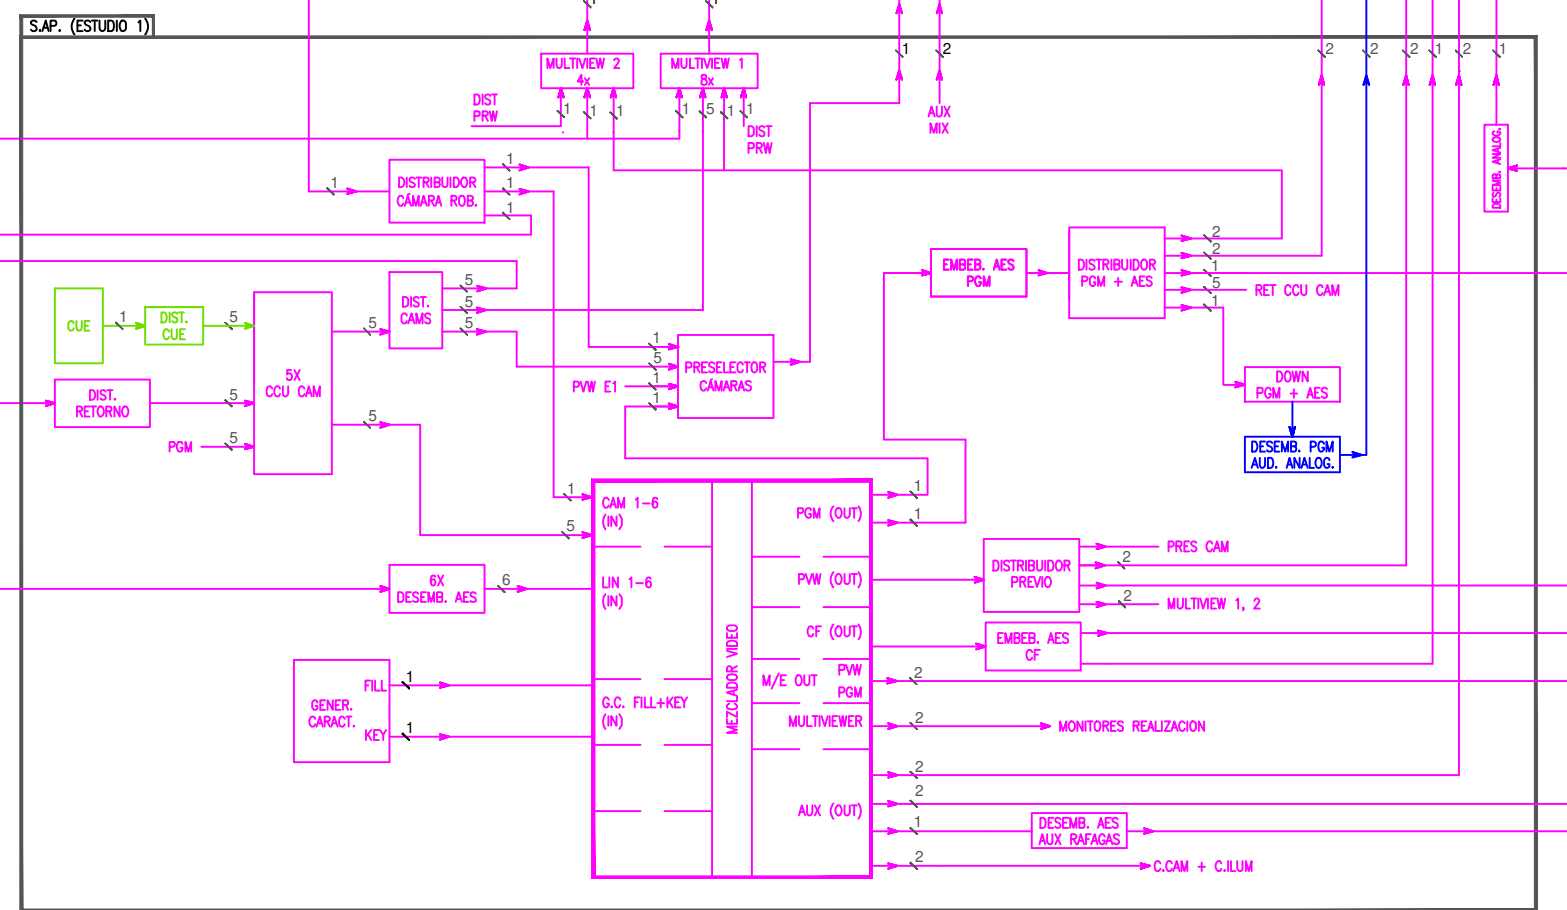









PLANOS

MATRIZ DE CONmutACIÓN 48 X 48

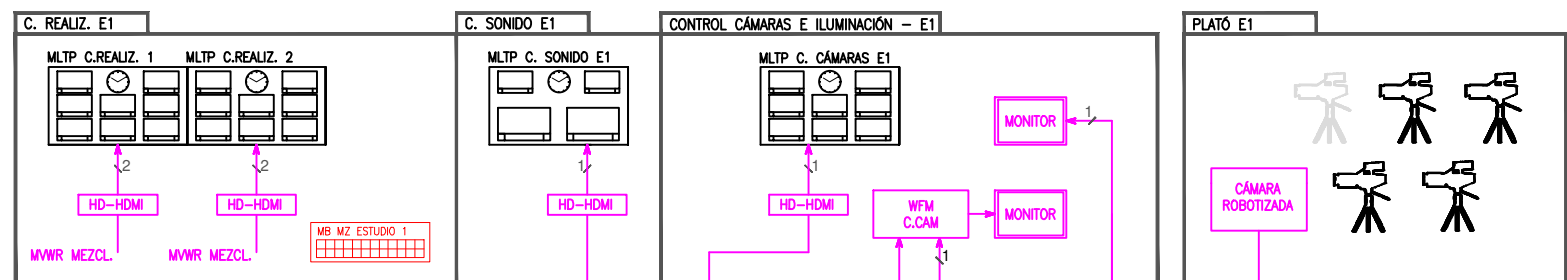

TODAS LAS CONEXIONES DE ENTRADAS Y SALIDAS DE MATRIZ, MEZCLADOR Y EQUIP. AUXILIAR PASARÁN POR PATCH DE SECCIONAMIENTO.

MATRIZ DE CONmutACIÓN 48 X 48

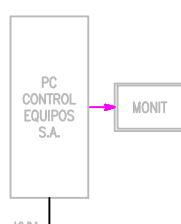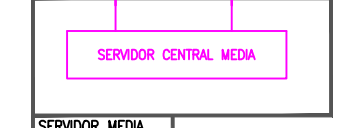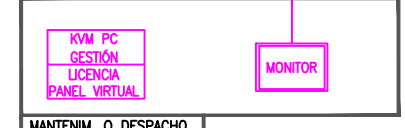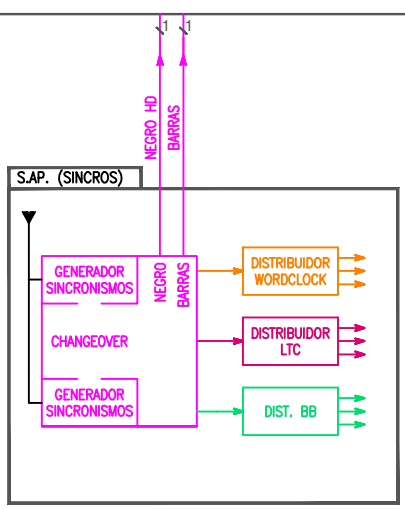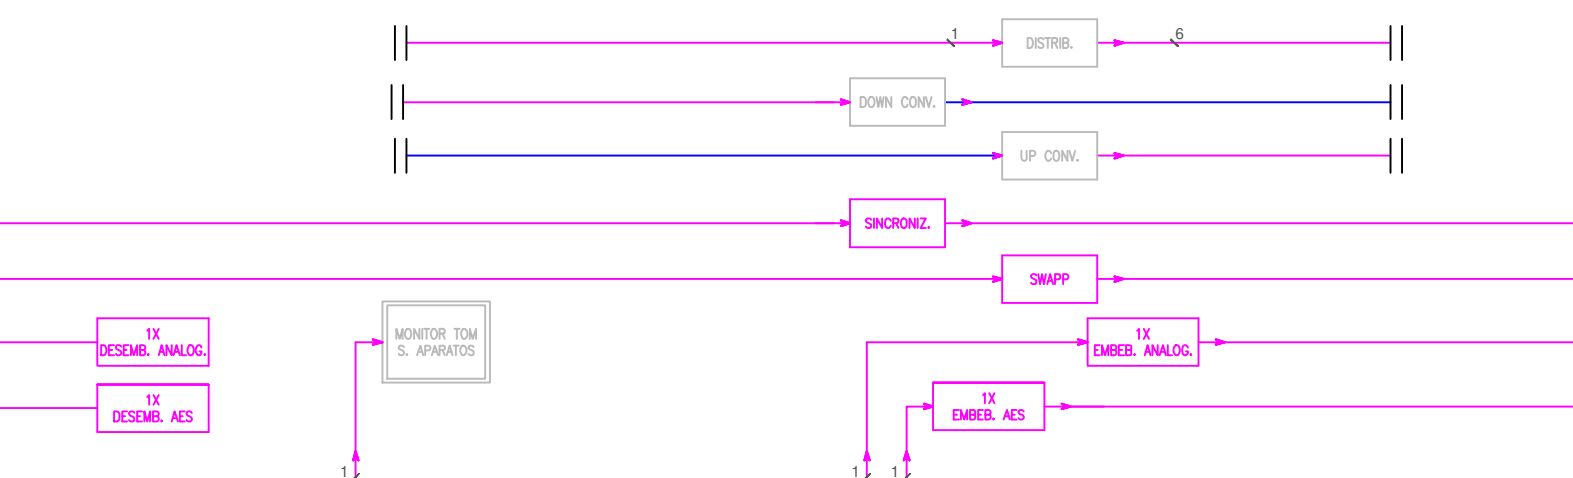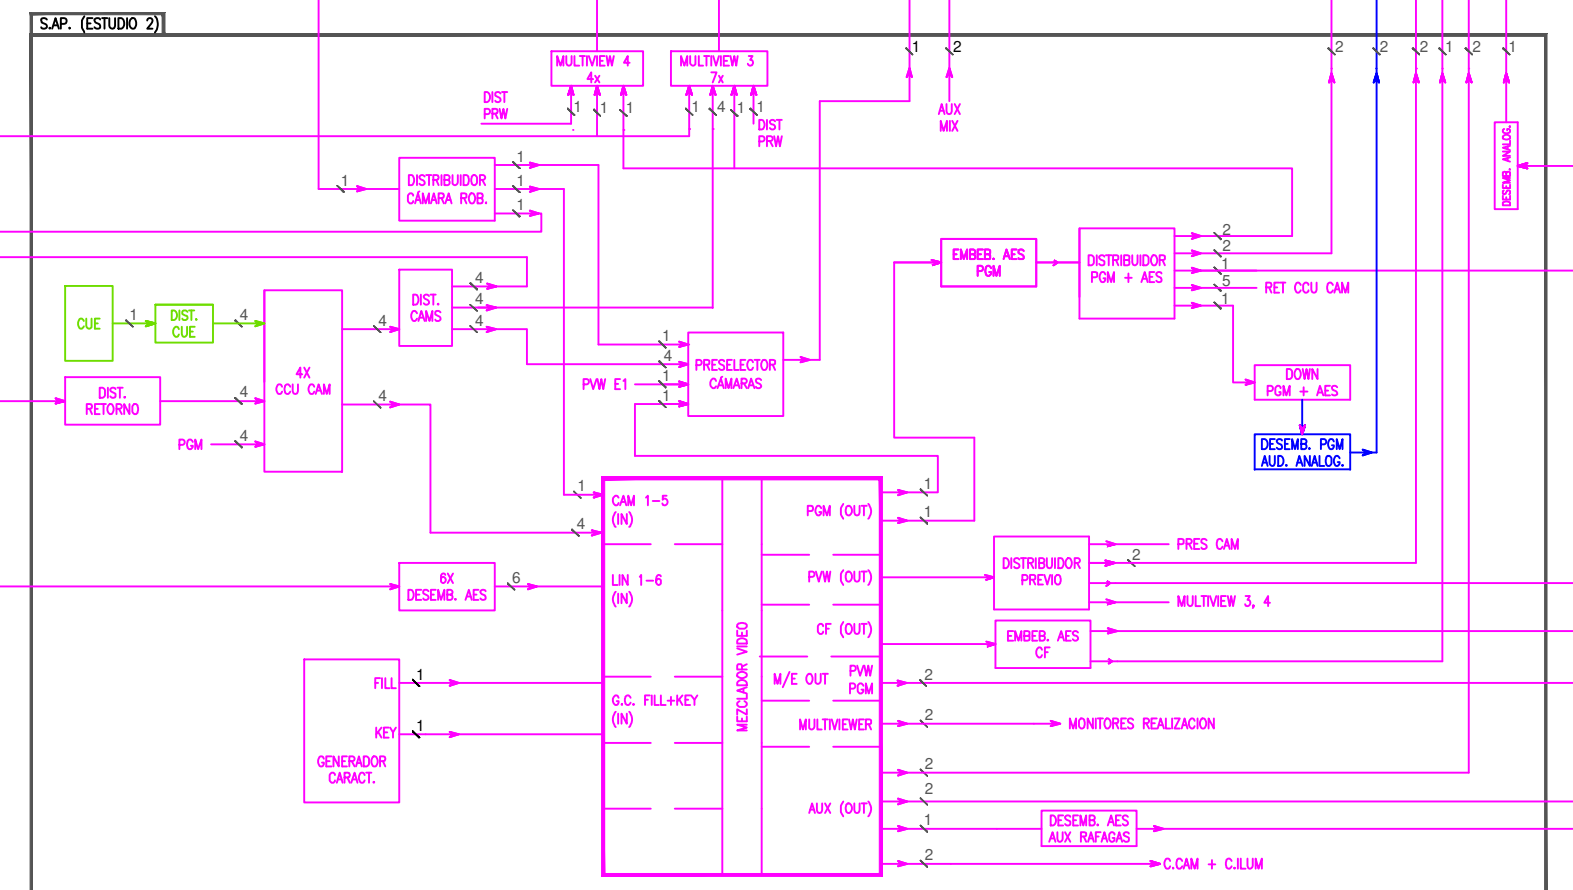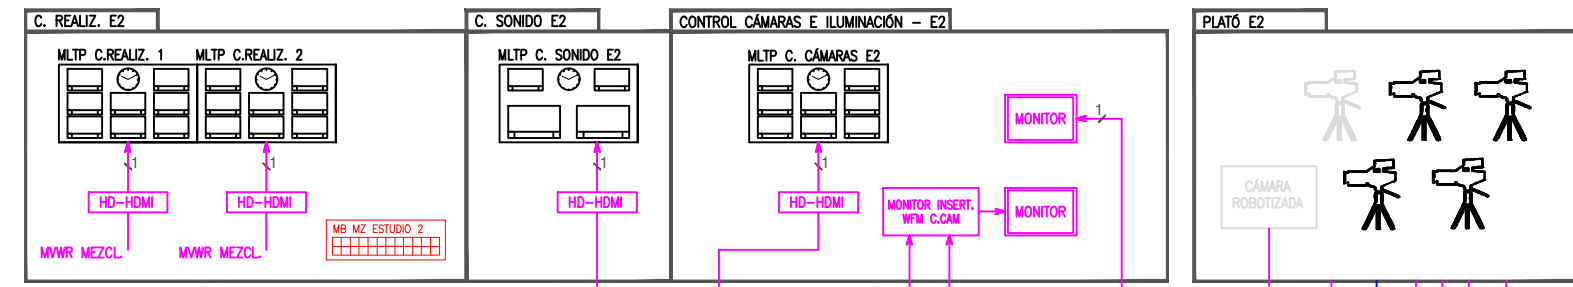

TIE LINES ENTRE AREAS

DESPACHO MANT.	1/	SALA EQUIPOS
AULA MAGNA	6/	SALA EQUIPOS
C. ESPACIO ESC.	6/	SALA EQUIPOS
REALIZ EST.1	2/	SALA EQUIPOS
REALIZ EST.2	2/	SALA EQUIPOS


rtve Corporación RTVE

DIRECCIÓN ÁREA TÉCNICA TELEVISIÓN

DIRECCIÓN DE OPERACIONES


Edificio ESTUDIOS AVDA. RADIOTELEVISIÓN 4. 28223 Pozuelo de Alarcón (MADRID)

PROYECTADO: JM. GONZÁLEZ/I. ESCUTIA	INSTITUTO RADIOTELEVISIÓN ESPAÑOLA	ESCALA : A2
DIBUJADO: JM. GONZÁLEZ/I. ESCUTIA		FECHA : ABRIL 2.020
FICHERO, Numero:	DIAGRAMA BLOQUES VIDEO	REFORMADO:
PLANO Nº : 1		

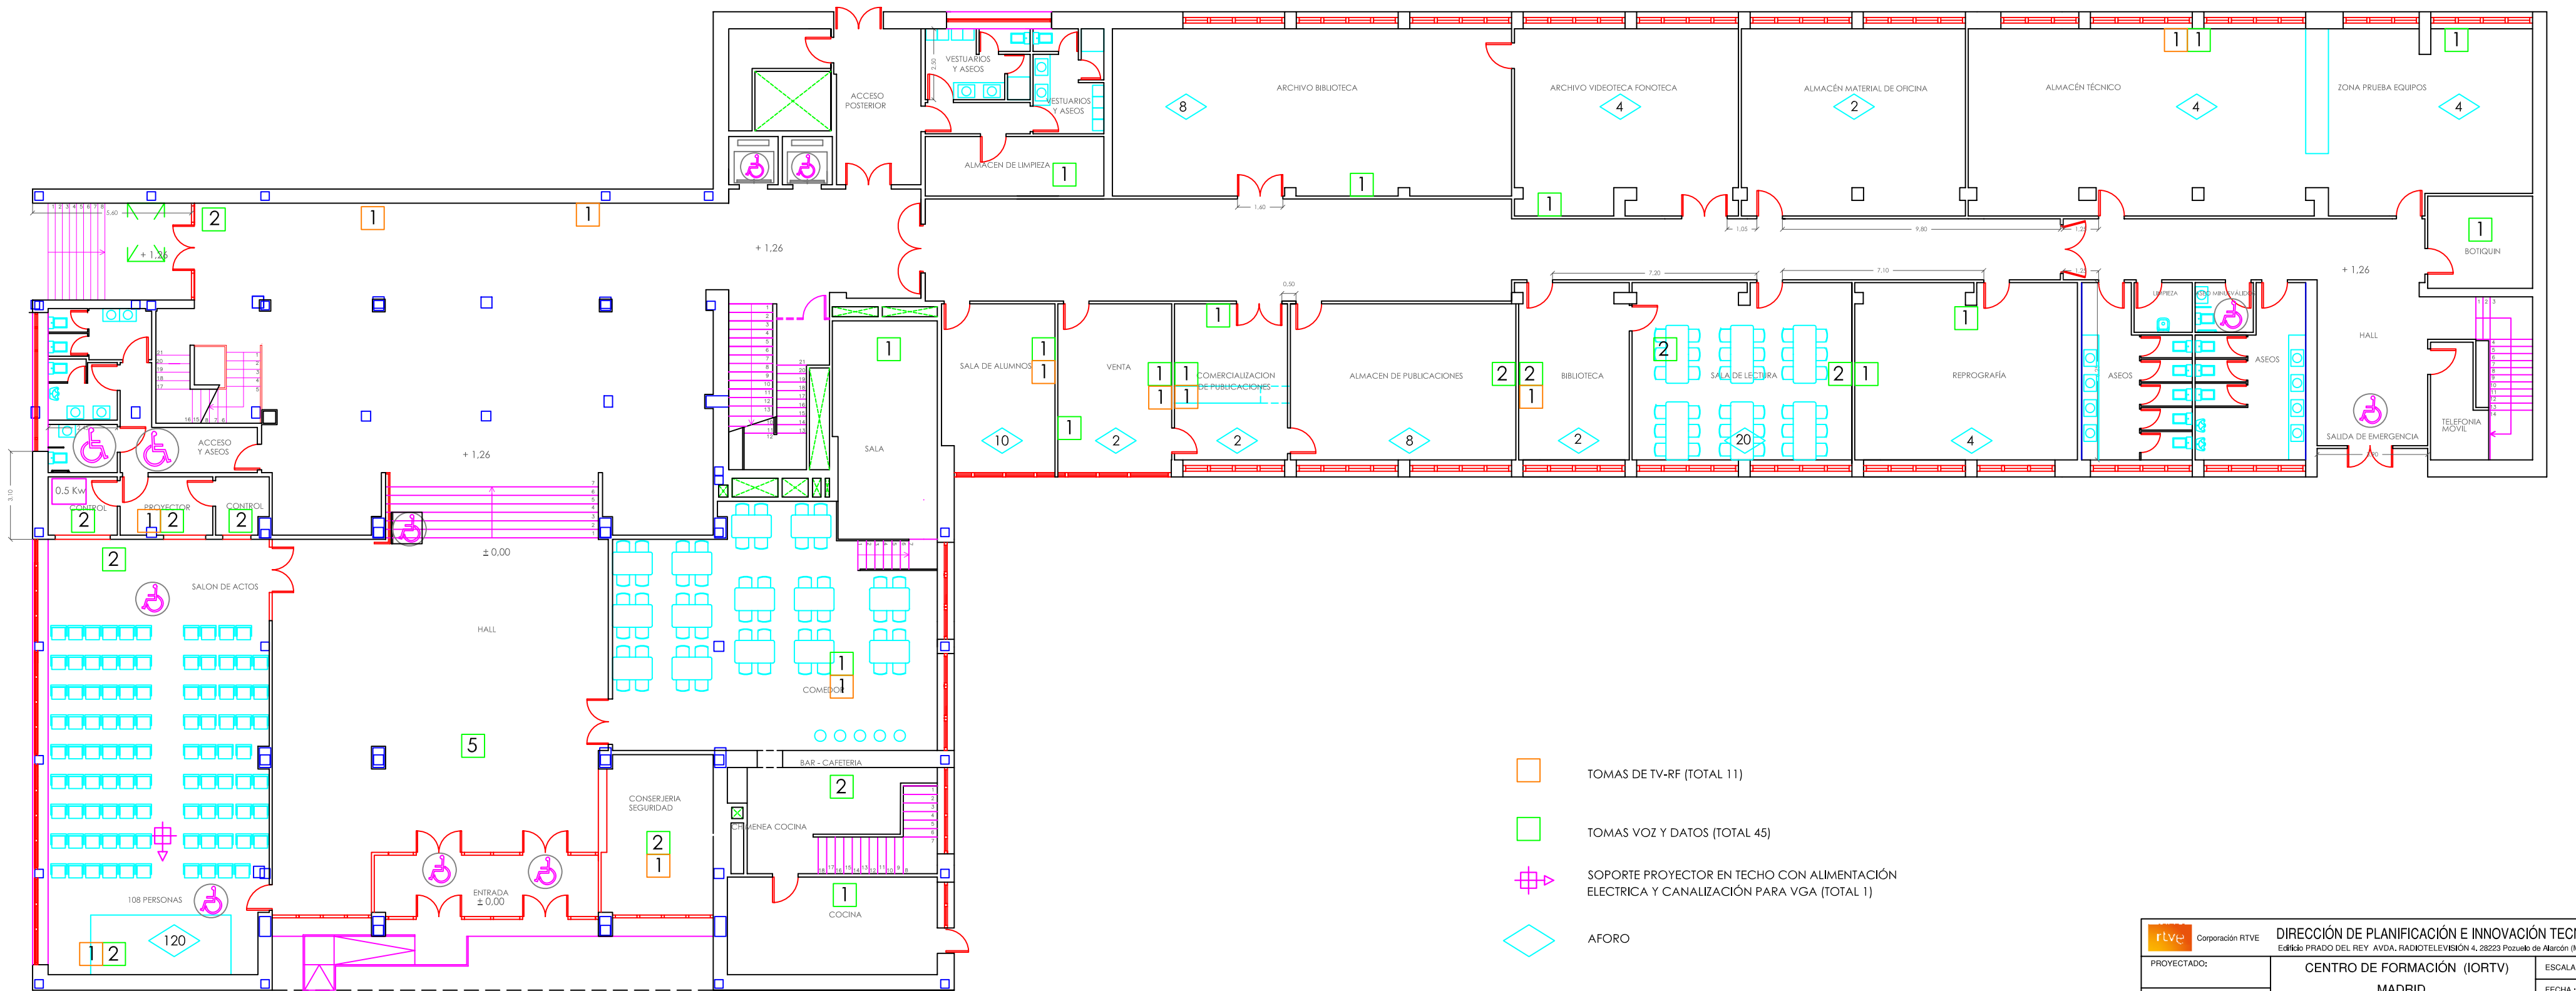


- TOMAS DE TV-RF (TOTAL 11)
- TOMAS VOZ Y DATOS (TOTAL 45)
- SOPORTE PROYECTOR EN TECHO CON ALIMENTACIÓN ELÉCTRICA Y CANALIZACIÓN PARA VGA (TOTAL 1)
- AFORO

rtve Corporación RTVE DIRECCIÓN DE PLANIFICACIÓN E INNOVACIÓN TECNOLÓGICA Edificio PRADO DEL REY AVDA. RADIODIFUSIÓN 4, 28223 Pozuelo de Alarcón (MADRID)		
PROYECTADO:	CENTRO DE FORMACIÓN (IORTV) MADRID PLANTA BAJA	ESCALA: 1/100
DIBUJADO:		FECHA:
FICHERO, Número:		REFORMADO:
PLANO Nº:		

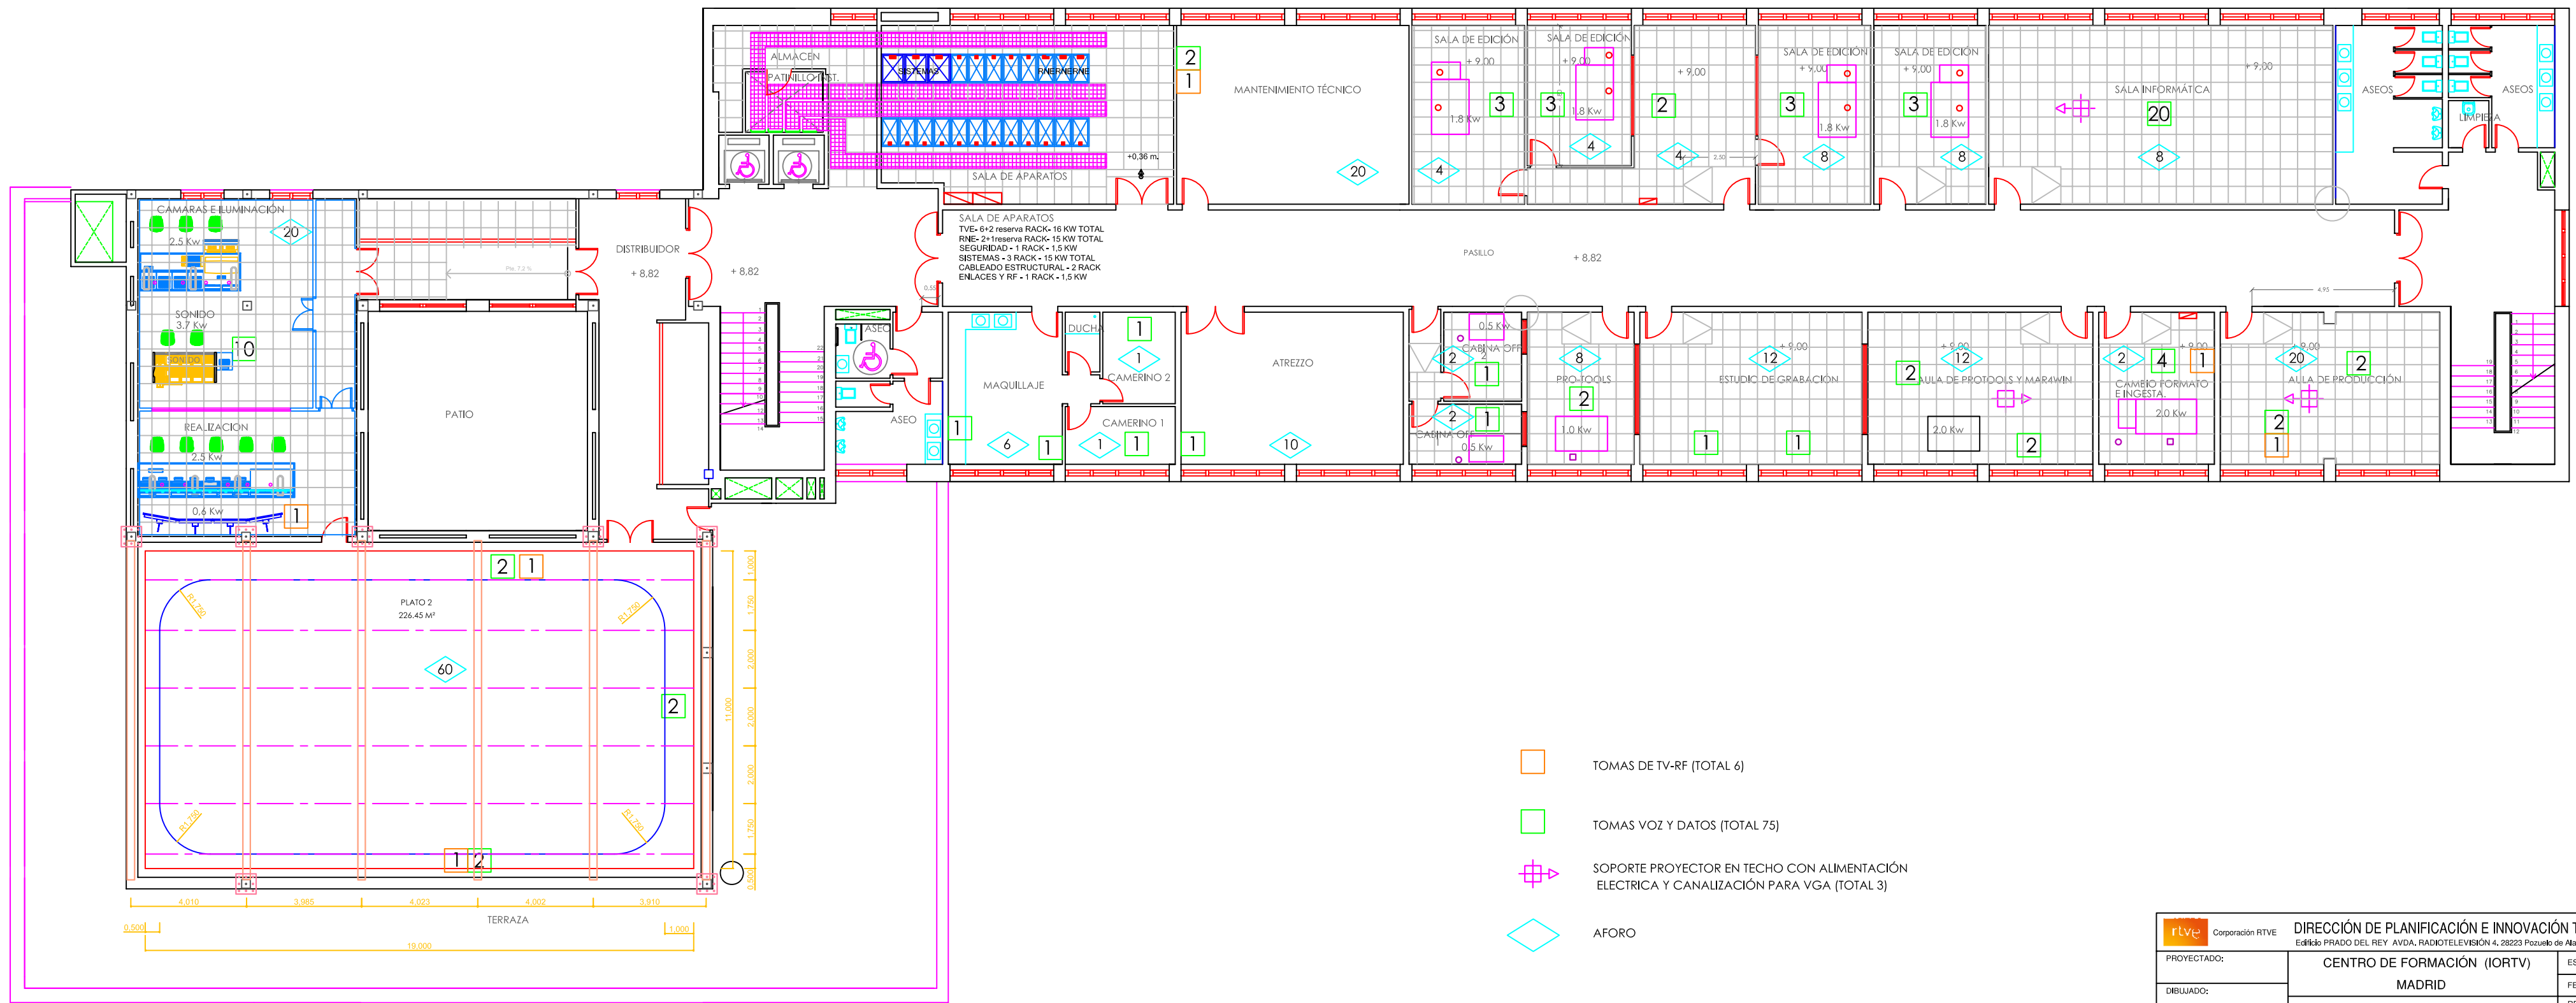


rtve Corporación RTVE DIRECCIÓN DE PLANIFICACIÓN E INNOVACIÓN TECNOLÓGICA Edificio PRADO DEL REY AVDA. RADIODIFUSIÓN 4, 28223 Pozuelo de Alarcón (MADRID)		
PROYECTADO:	CENTRO DE FORMACIÓN (IORTV) MADRID PLANTA SEGUNDA	ESCALA: 1/100
DIBUJADO:		FECHA:
FICHERO, Numero:		REFORMADO:
PLANO Nº:		

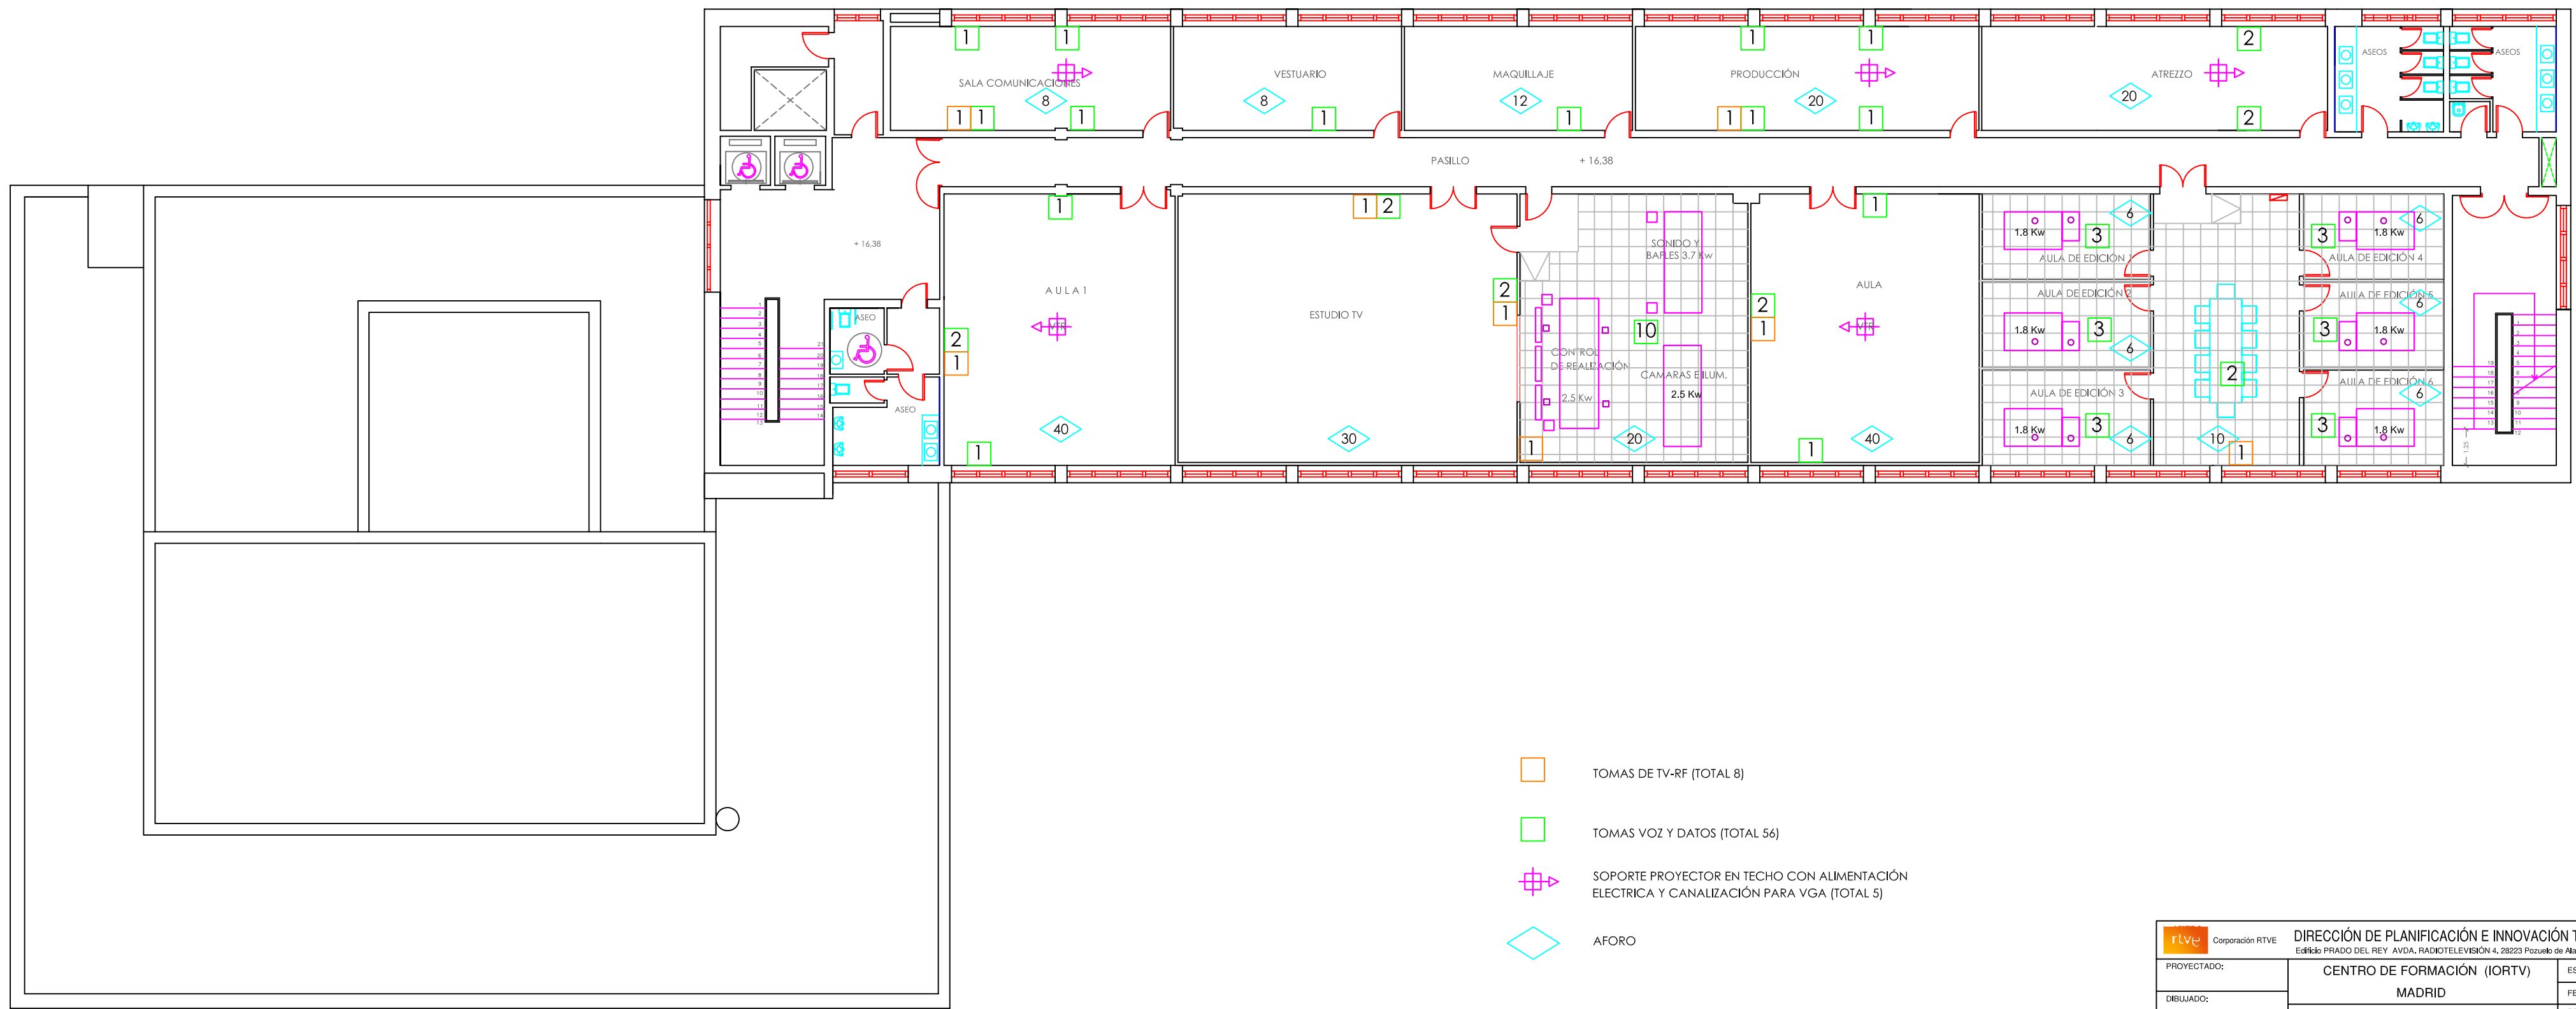

-  TOMAS DE TV-RF (TOTAL 8)
-  TOMAS VOZ Y DATOS (TOTAL 56)
-  SOPORTE PROYECTOR EN TECHO CON ALIMENTACIÓN ELÉCTRICA Y CANALIZACIÓN PARA VGA (TOTAL 5)
-  AFORO

 Corporación RTVE		DIRECCIÓN DE PLANIFICACIÓN E INNOVACIÓN TECNOLÓGICA Edificio PRADO DEL REY AVDA. RADIODIFUSIÓN 4, 28223 Pozuelo de Alarcón (MADRID)		
PROYECTADO:	CENTRO DE FORMACIÓN (IORTV) MADRID	ESCALA: 1/100		
DIBUJADO:		FECHA:		
FICHERO, Número:		REFORMADO:	PLANTA TERCERA	
PLANO Nº:				

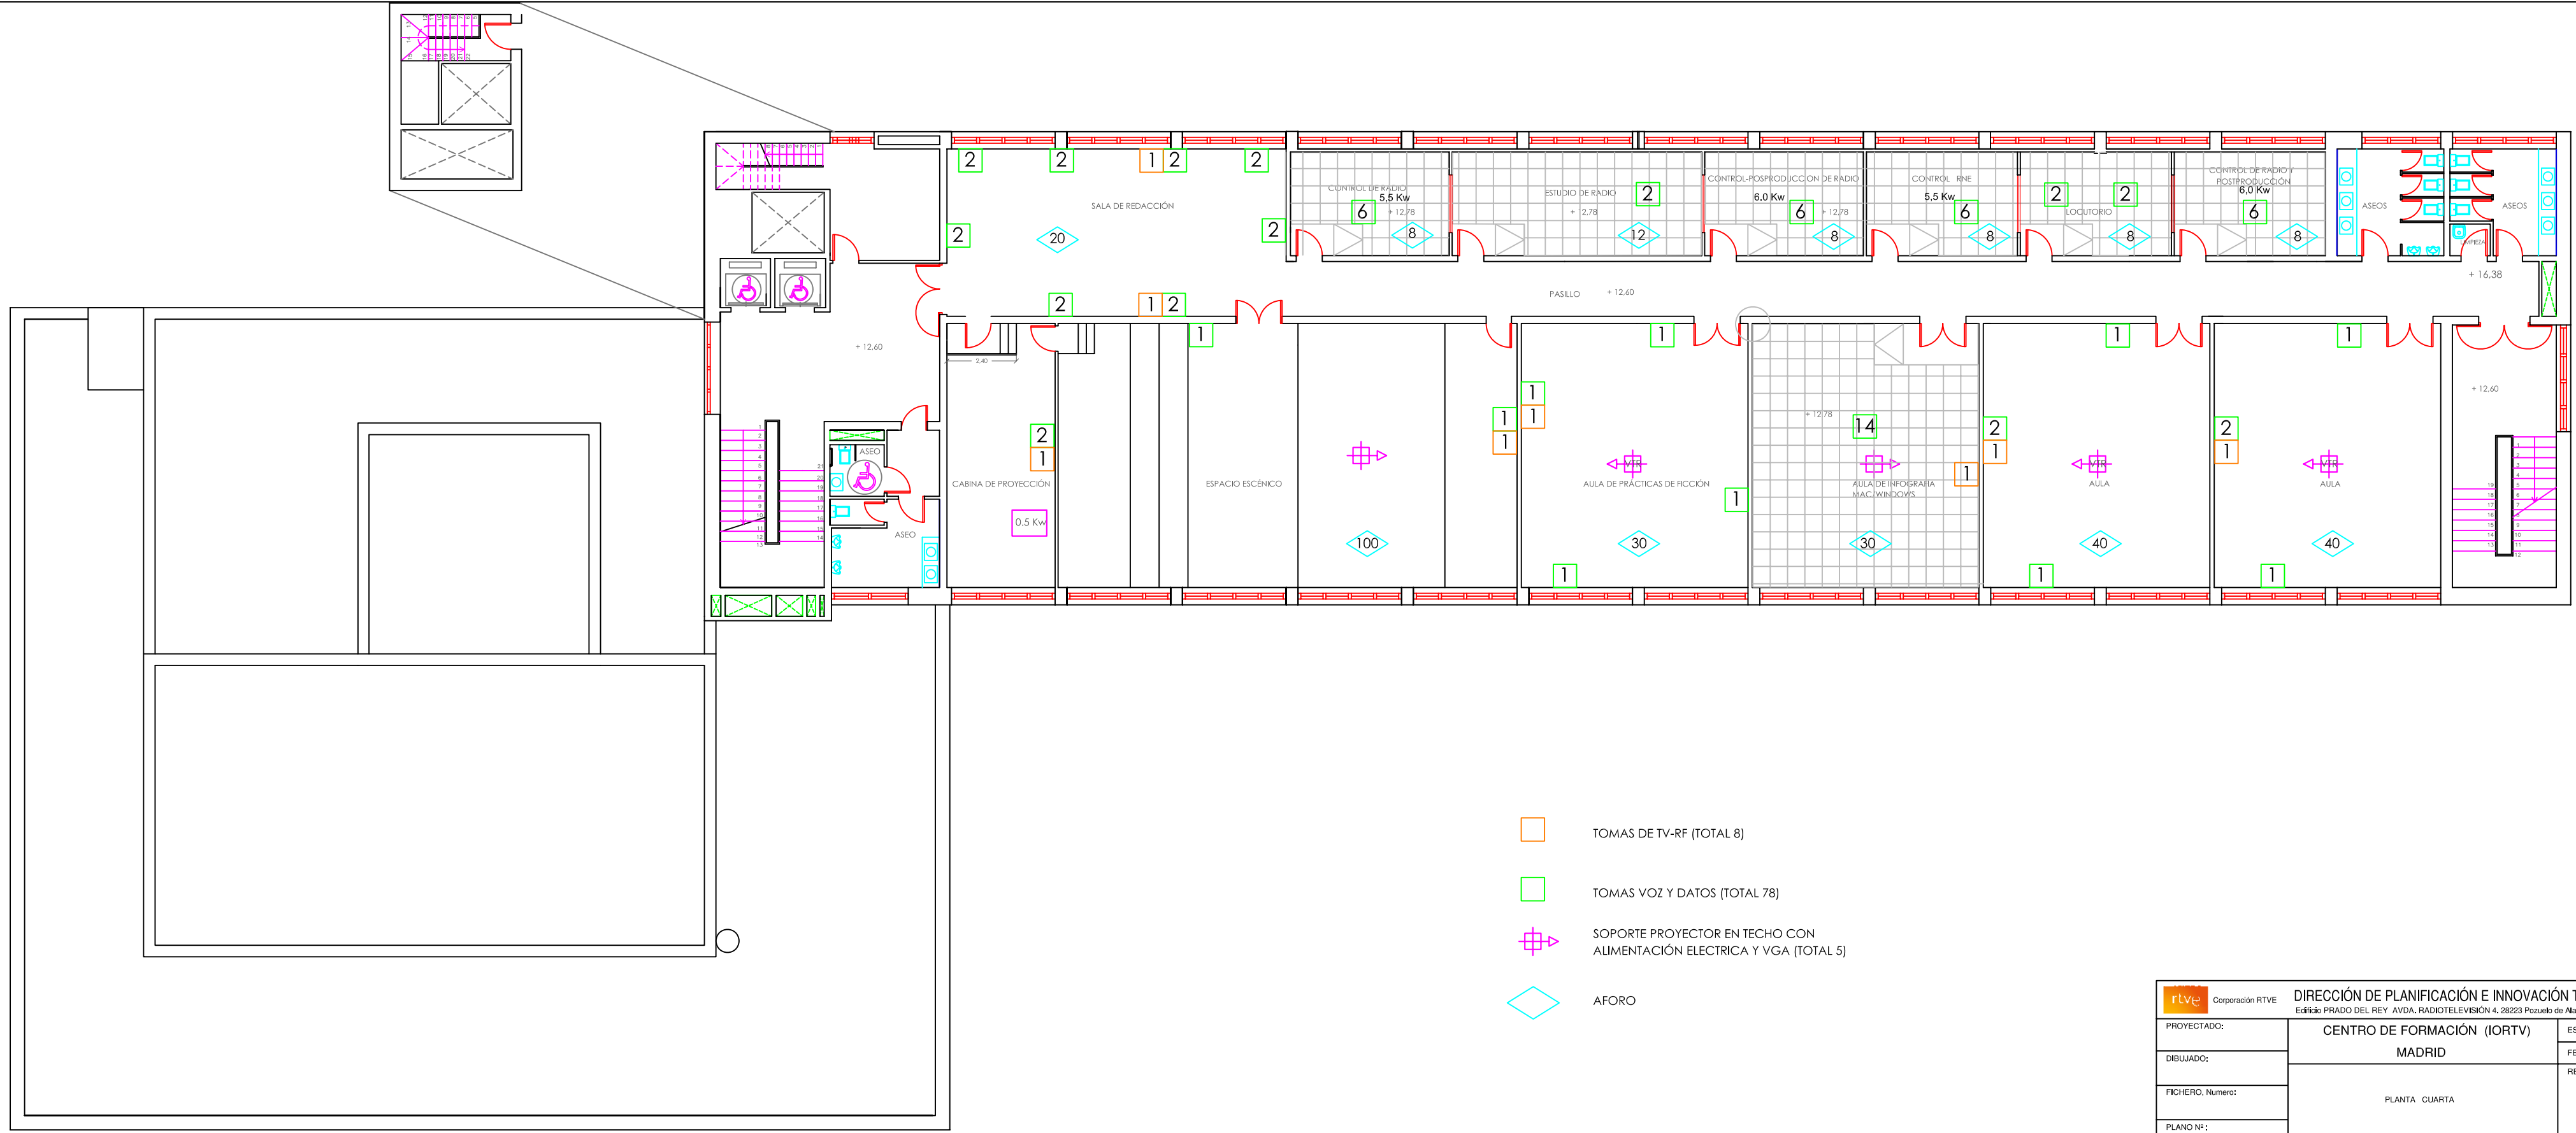

-  TOMAS DE TV-RF (TOTAL 8)
-  TOMAS VOZ Y DATOS (TOTAL 78)
-  SOPORTE PROYECTOR EN TECHO CON ALIMENTACIÓN ELÉCTRICA Y VGA (TOTAL 5)
-  AFORO

rtve Corporación RTVE DIRECCIÓN DE PLANIFICACIÓN E INNOVACIÓN TECNOLÓGICA Edificio PRADO DEL REY AVDA. RADIODIFUSIÓN 4, 28223 Pozuelo de Alarcón (MADRID)		
PROYECTADO:	CENTRO DE FORMACIÓN (IORTV) MADRID PLANTA CUARTA	ESCALA: 1/100
DIBUJADO:		FECHA:
FICHERO, Número:		REFORMADO:
PLANO Nº:		